





PIANTA PIANO SEMINTERRATO
SCALA 1:200

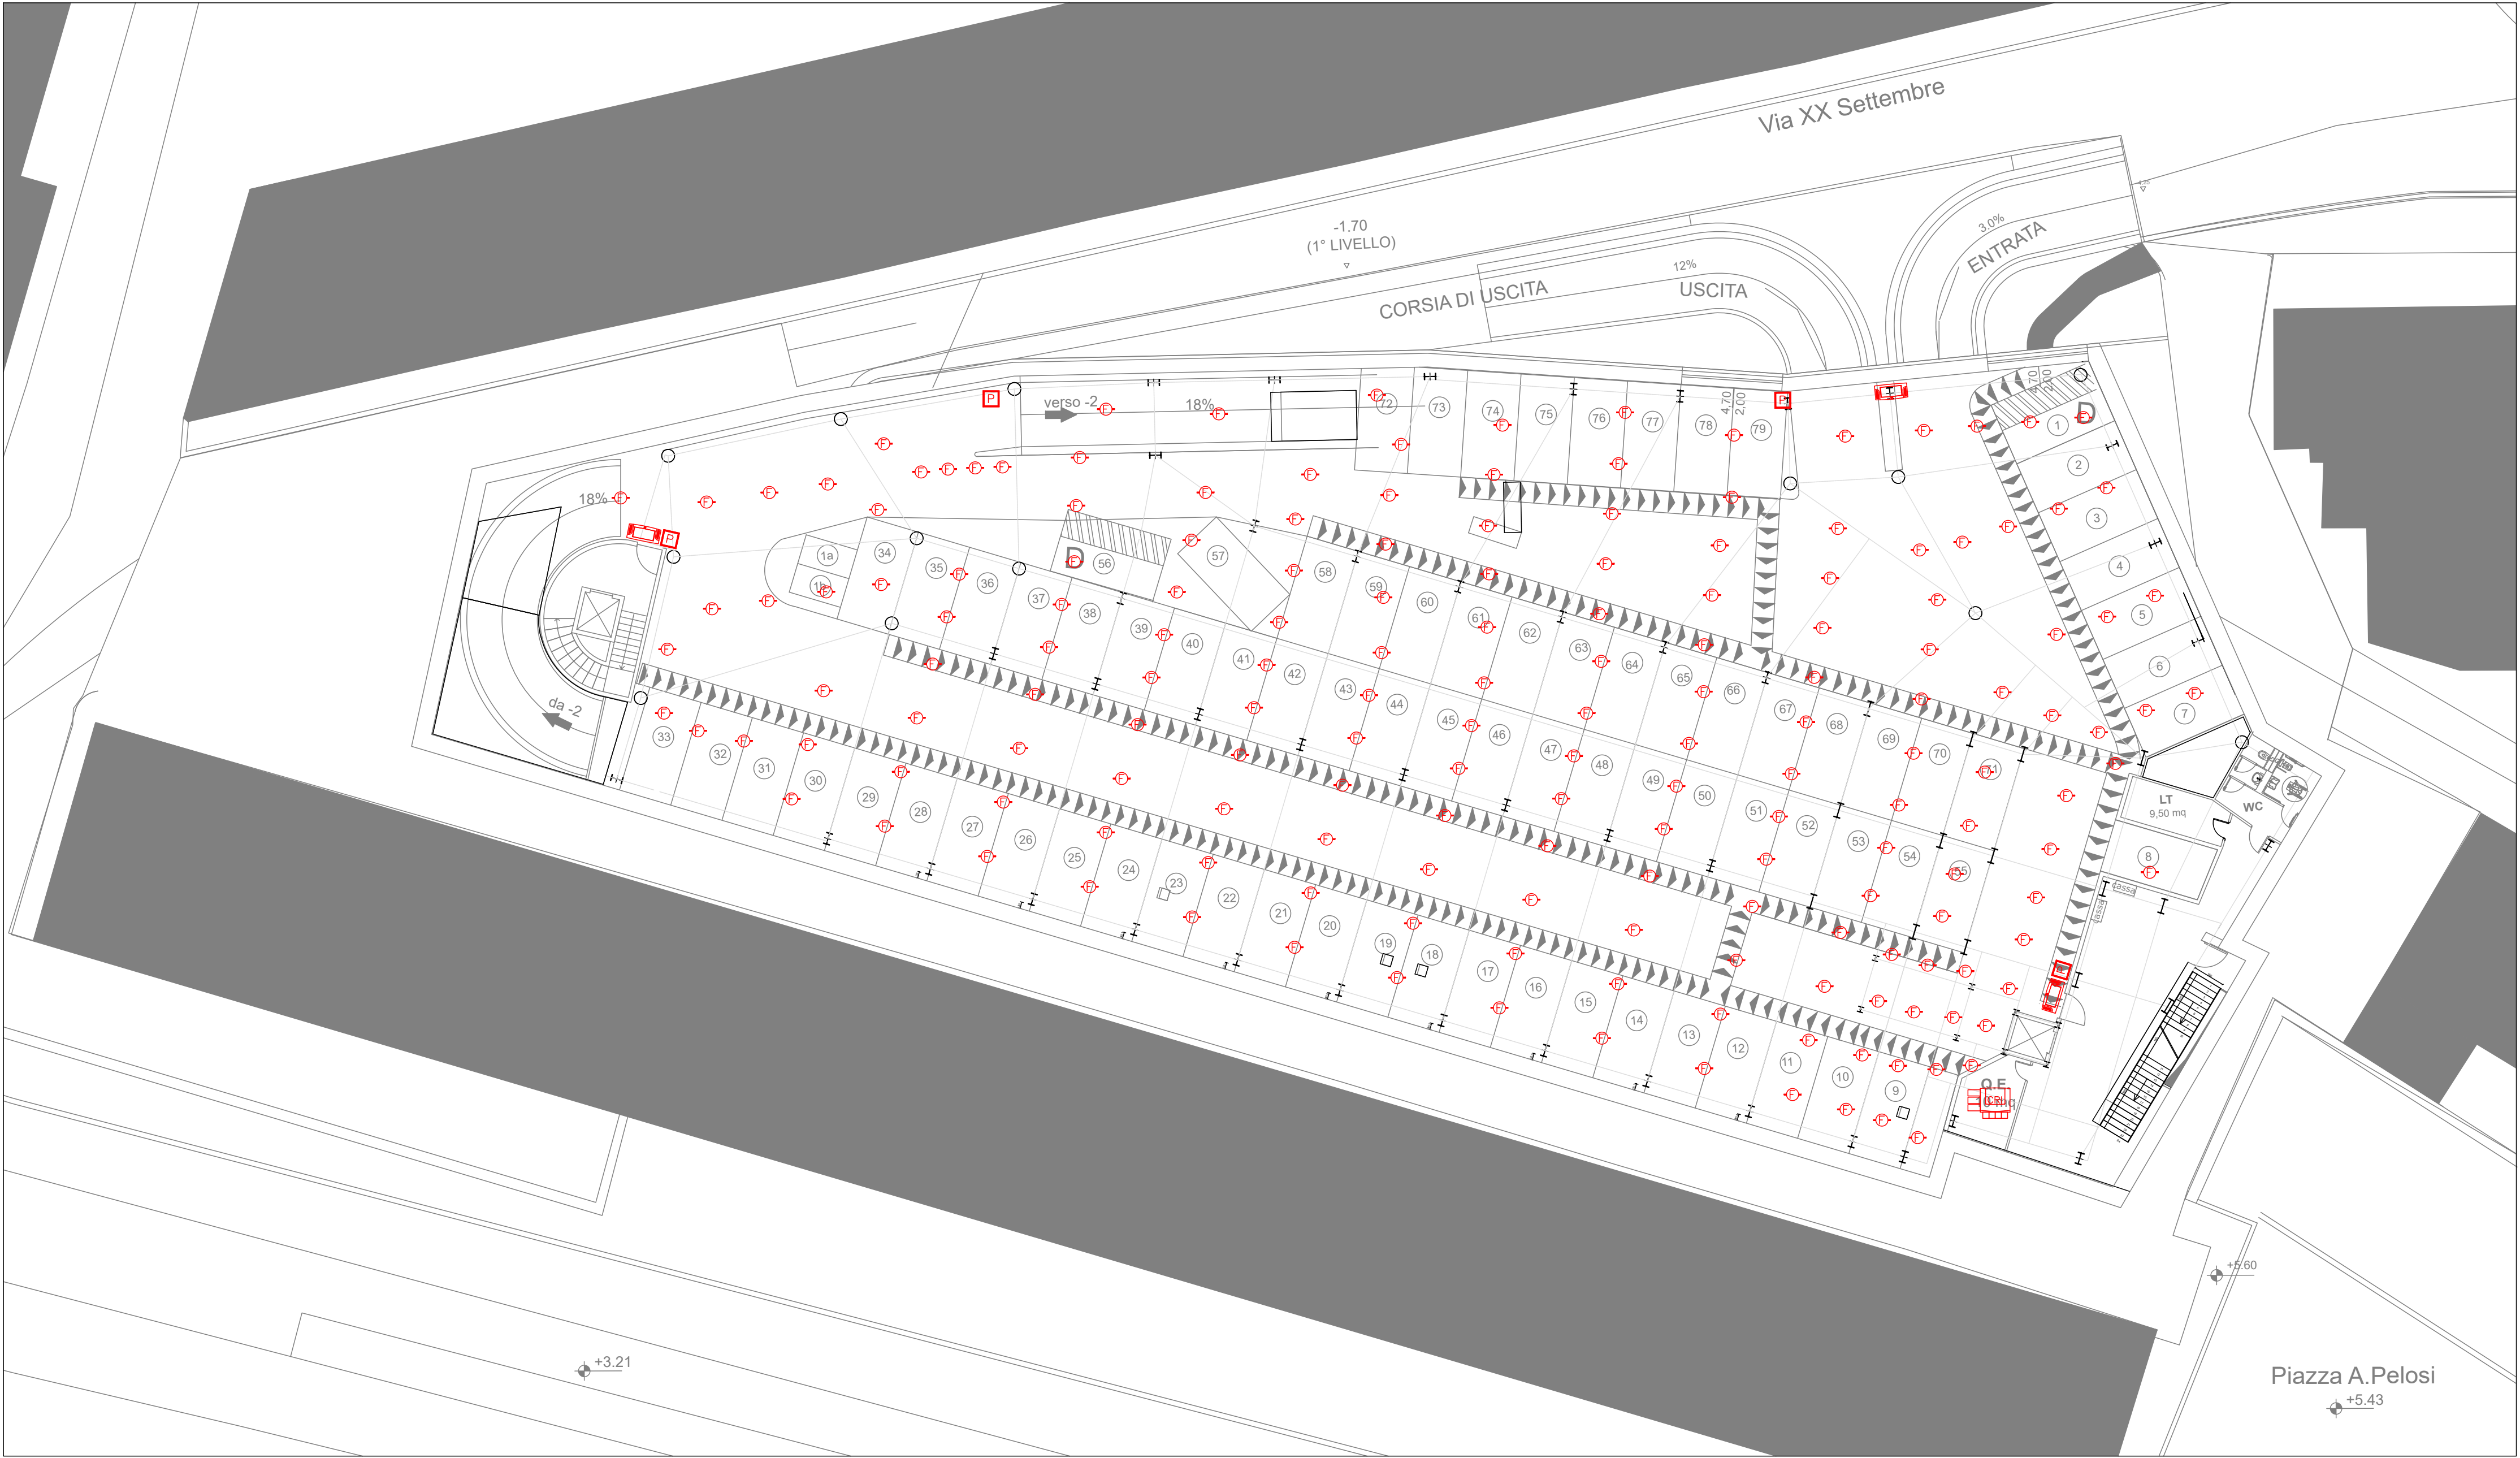

SEZIONE A-A'
SCALA 1:100

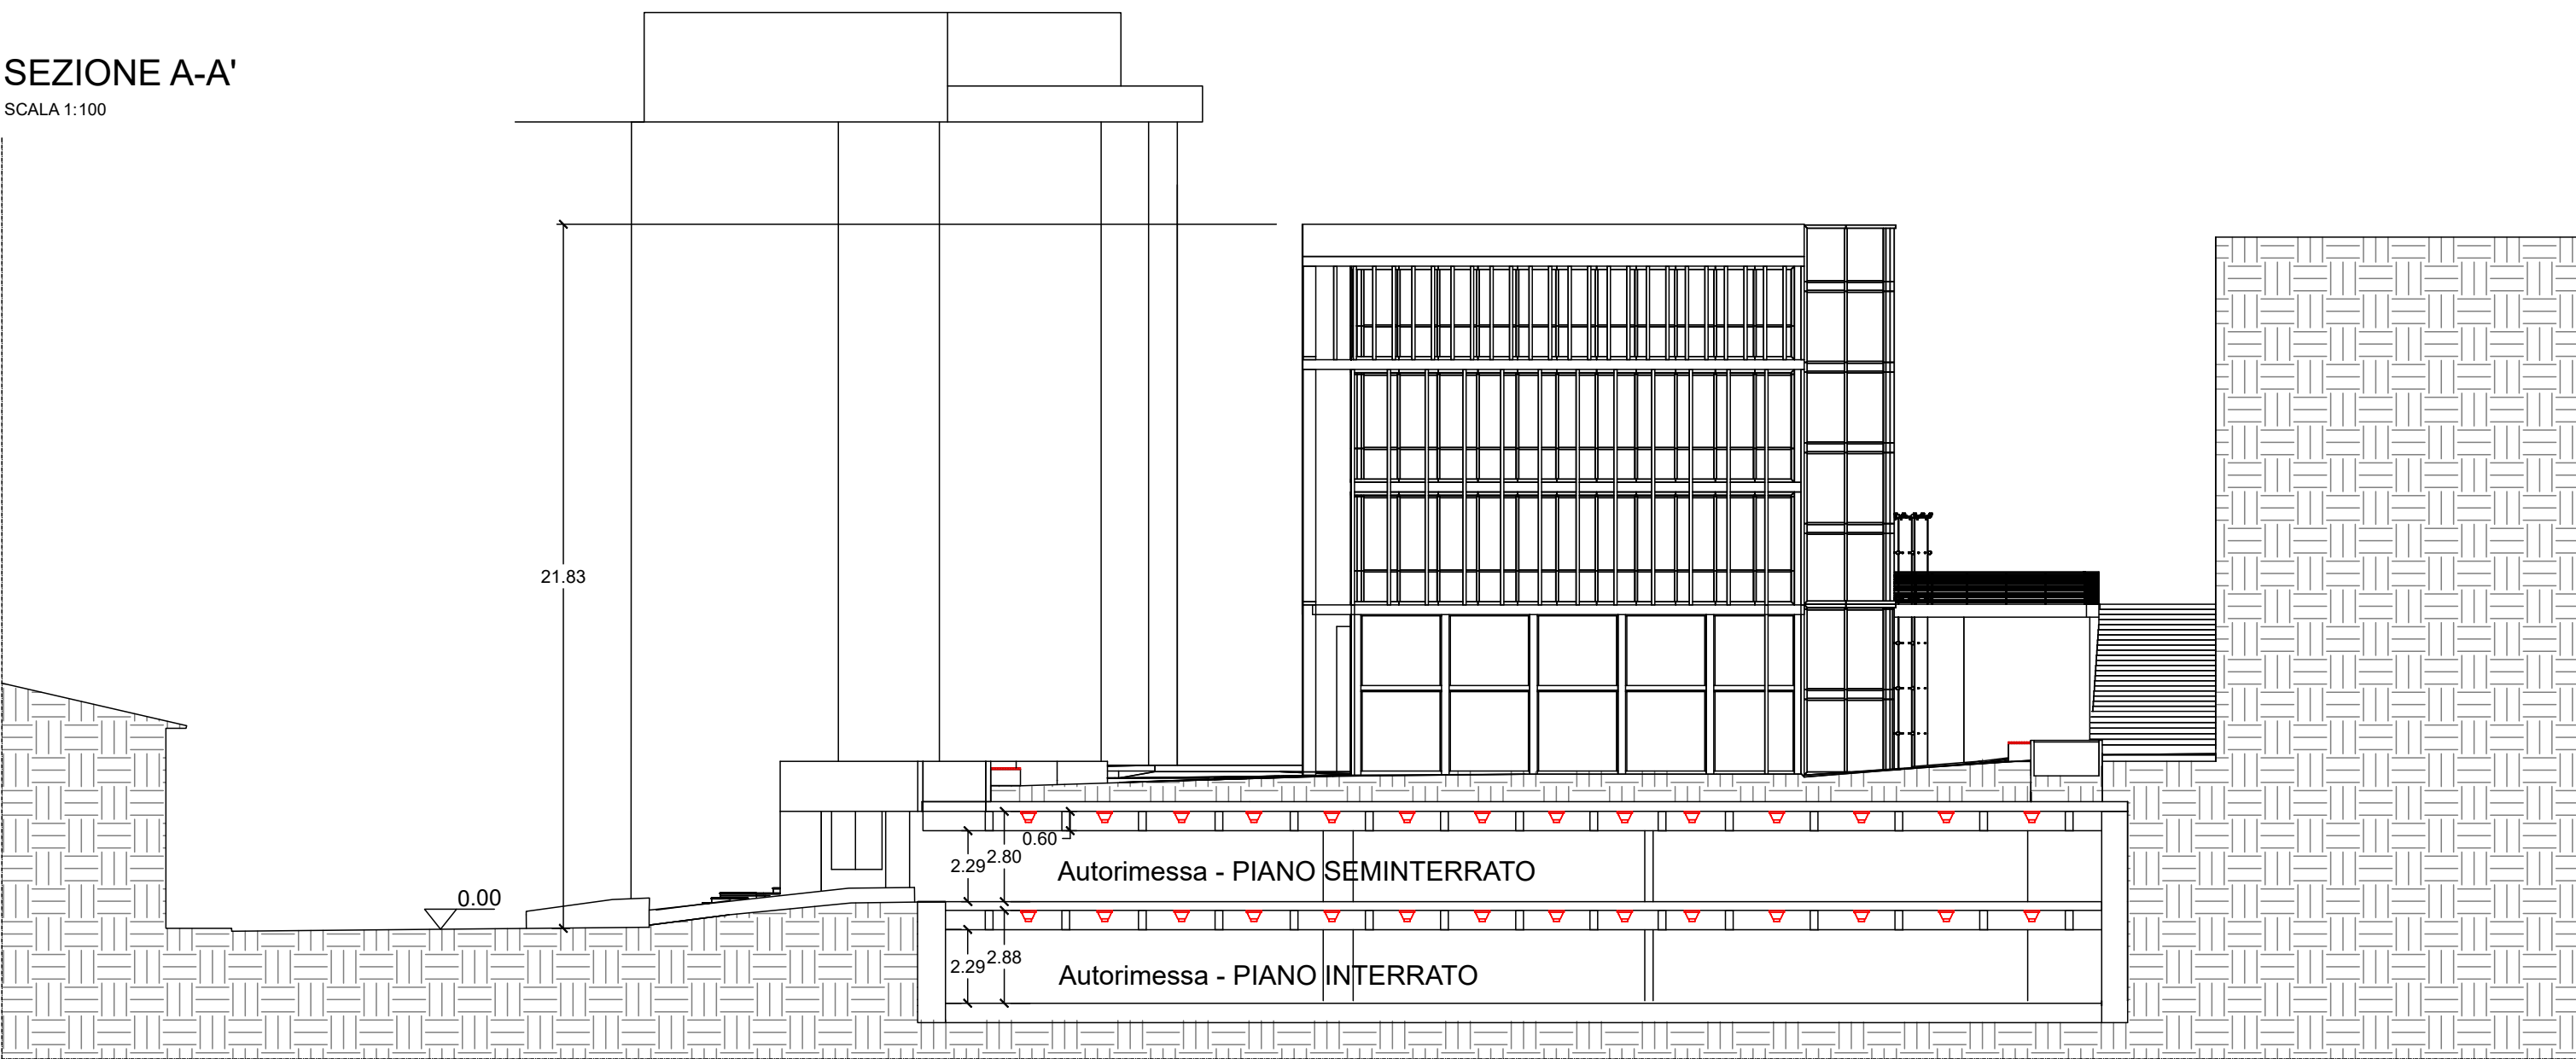

PIANTA SECONDO PIANO INTERRATO
SCALA 1:200

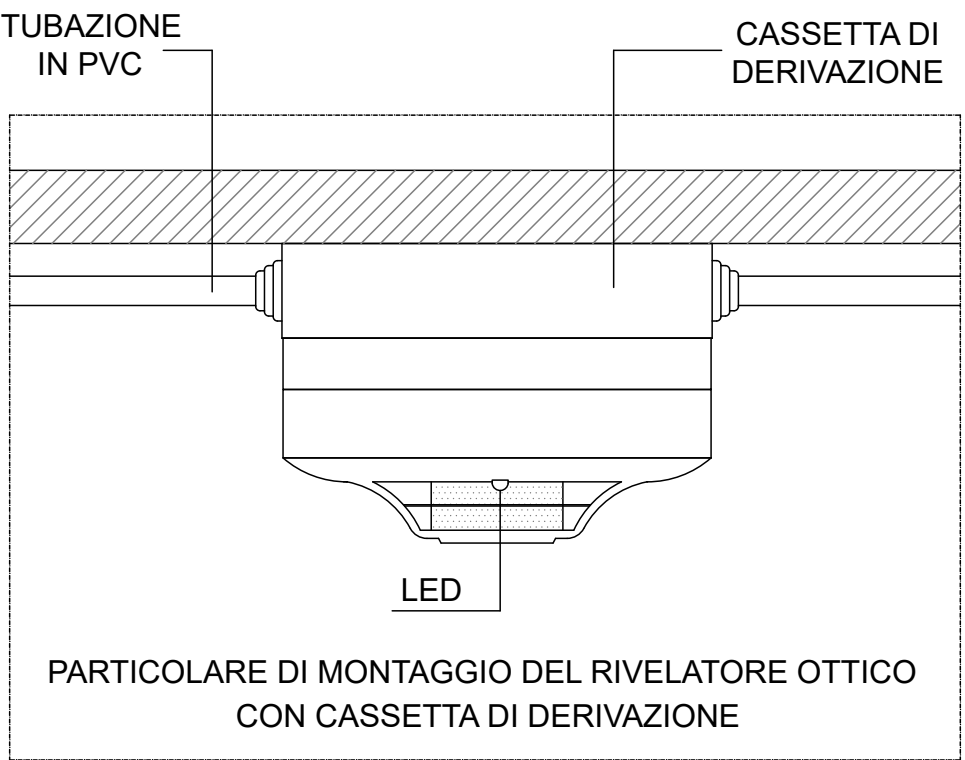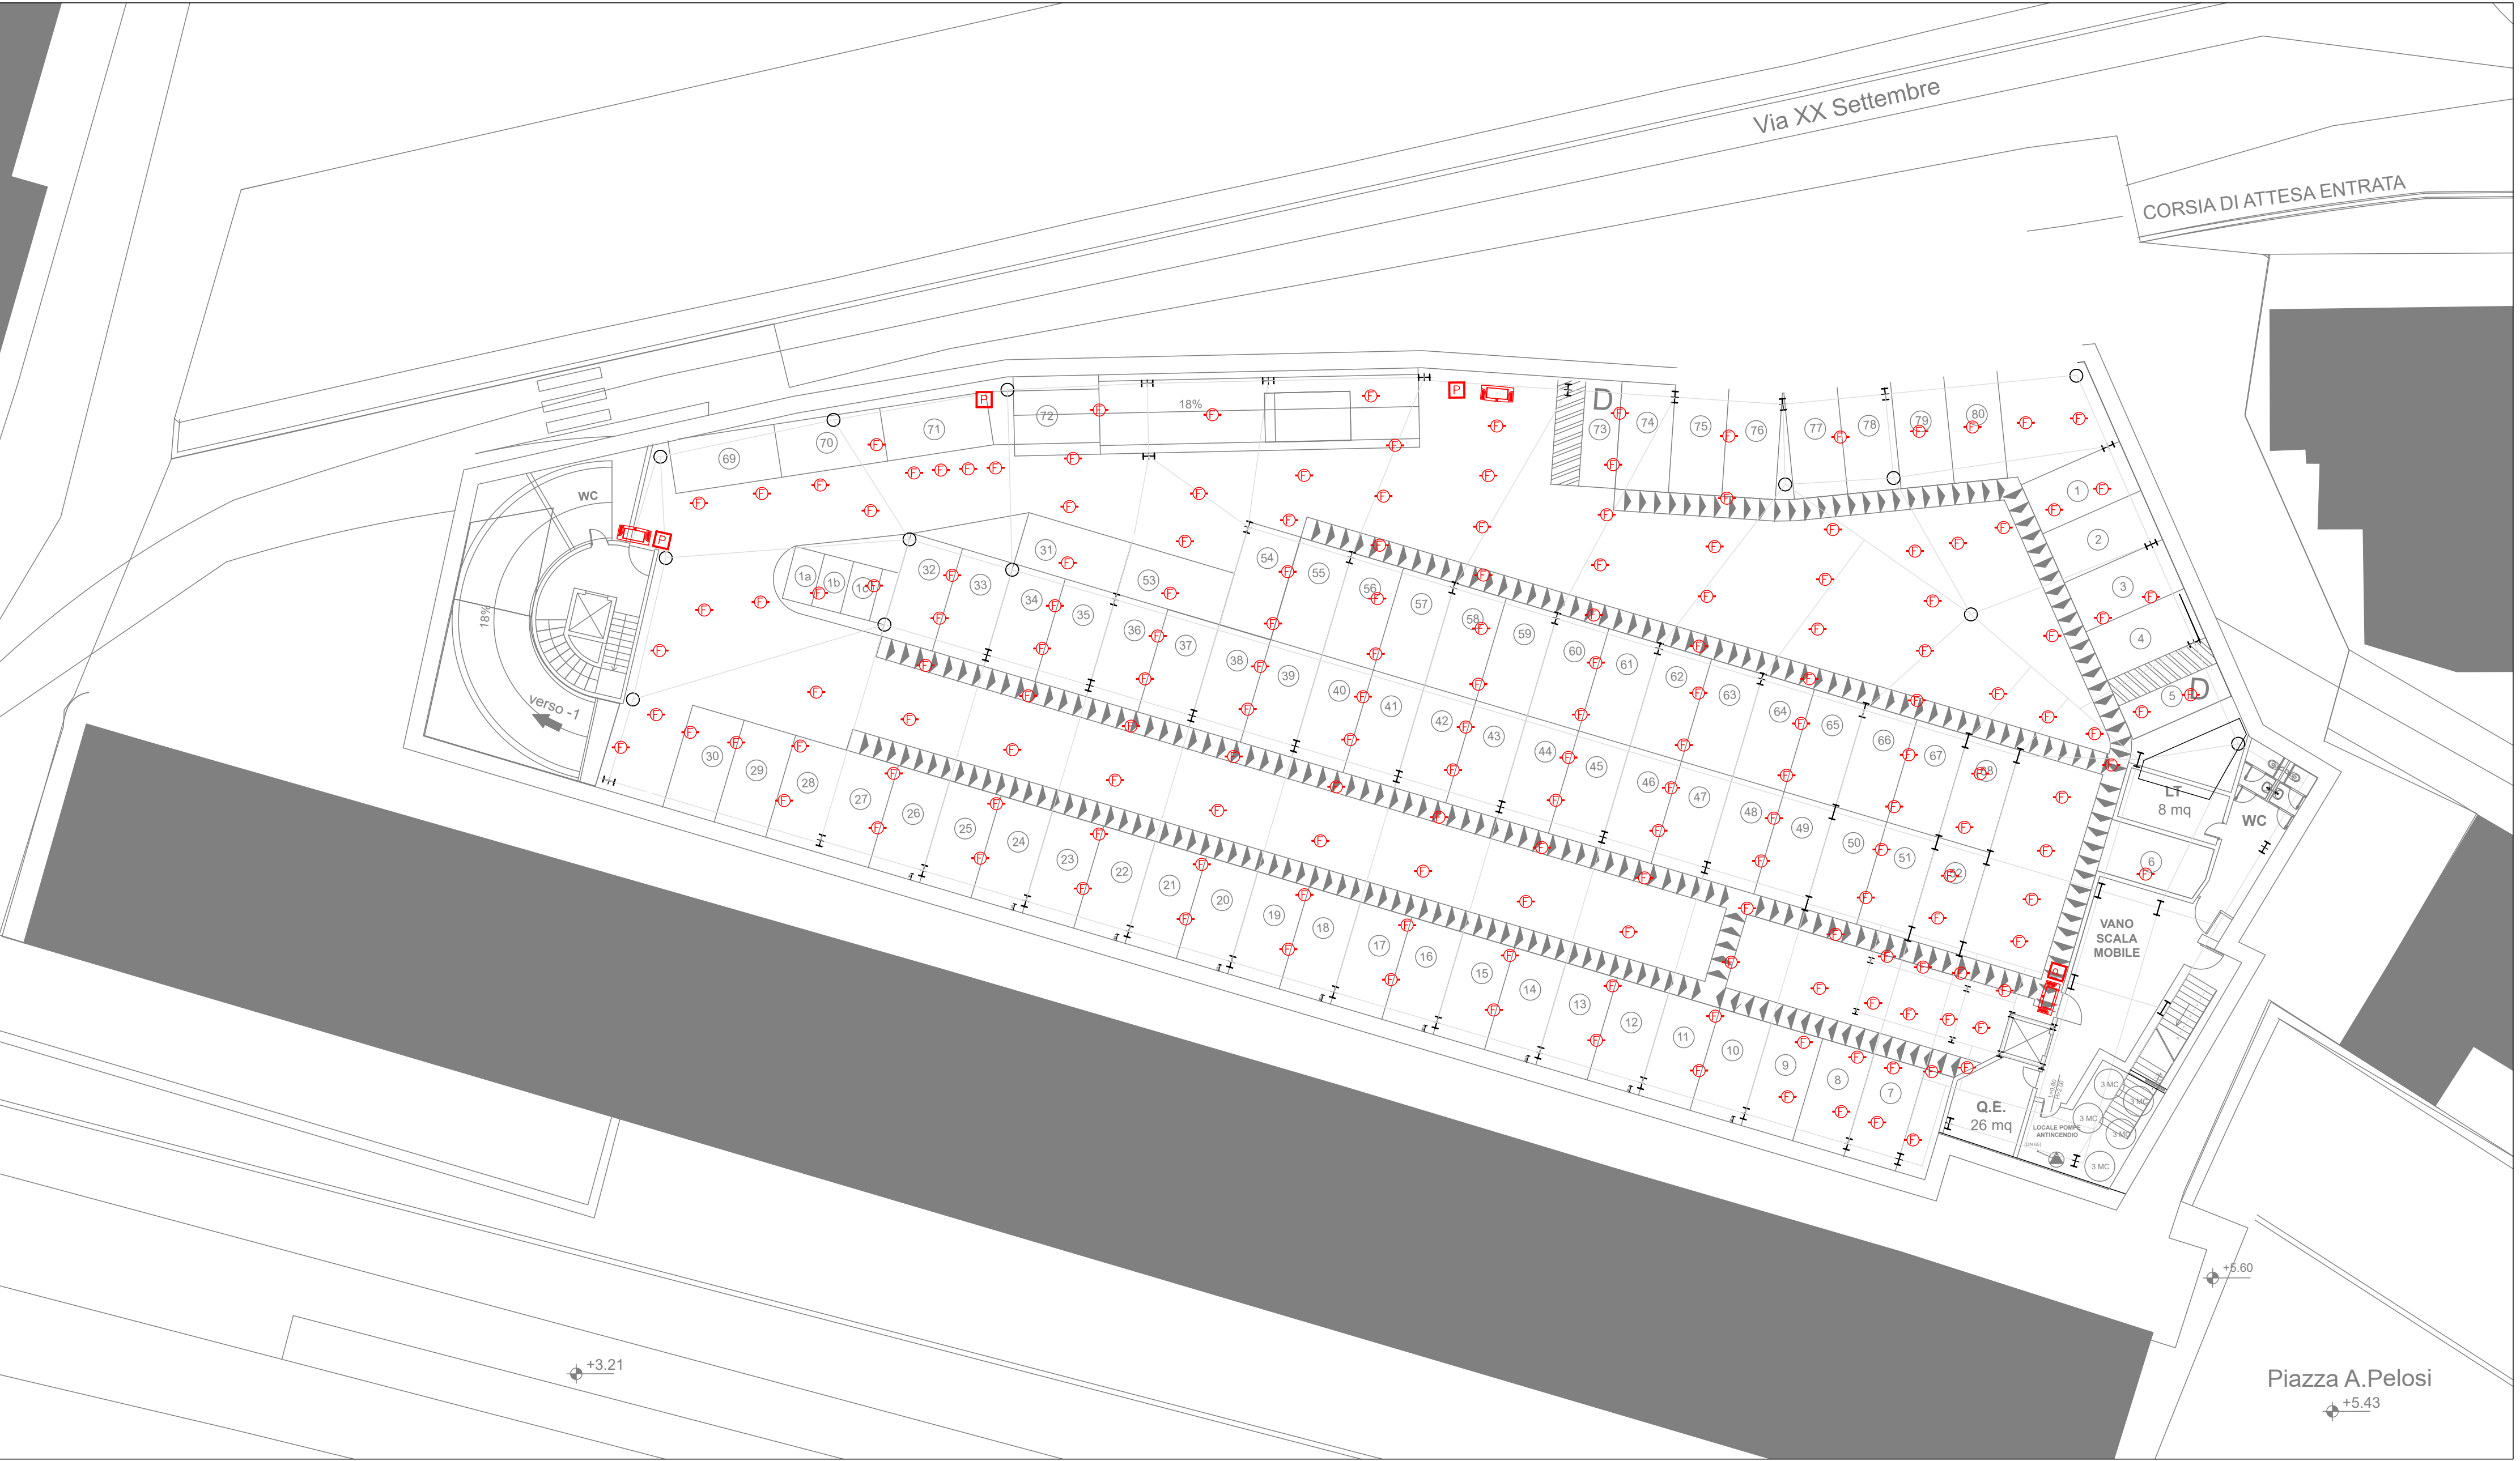


IMPIANTO RIVELAZIONE ED ALLARME INCENDIO

L'impianto, realizzato a norma UNI 9795, è costituito da rivelatori di fumo puntiformi a copertura di tutti i locali dell'attività. I rivelatori di fumo saranno di tipo ottico. L'impianto sarà completato da targhe ottico-acustiche di allarme incendio e pulsanti manuali di allarme incendio posizionati in corrispondenza delle uscite di sicurezza.

PRESCRIZIONI

- I cavi con cui verrà realizzato l'impianto saranno del tipo FG4OHM1 a norma CEI 20-105;
- I pulsanti di allarme dovranno essere installati ad una altezza non inferiore ad 1 m dal piano di calpestio;
- Le targhe ottico-acustiche dovranno essere installate ad una altezza non inferiore a 2,30 m dal piano di calpestio.

PLANIMETRIA UBICATIVA

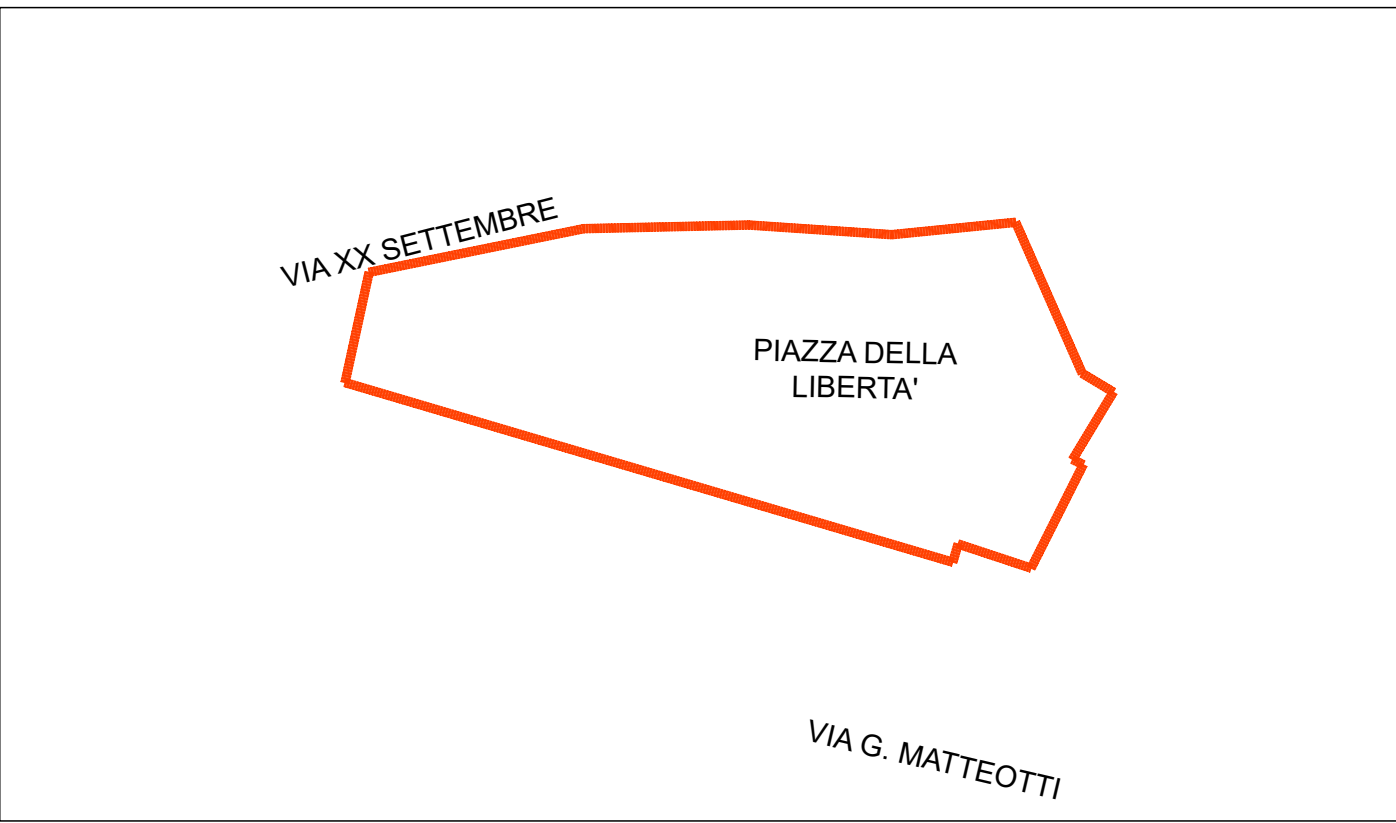

SIMBOLO	DESCRIZIONE	QUANTITA'
	CENTRALE RIVELAZIONE INCENDI	01
	RIVELATORE OTTICO DI FUMO CON BASE, INSTALLATO IN AMBIENTE	Piano-1 173 Piano-2 173
	PULSANTE MANUALE DI ALLARME INCENDIO, CON VETRO RIPRISTINABILE	Piano-1 4 Piano-2 4
	PANNELLO DI SEGNALEZIONE OTTICO-ACUSTICA, BITONALE, DA LOOP	Piano-1 3 Piano-2 3

COMUNE DI MONTEROTONDO



PROVINCIA DI ROMA

CONCESSIONE DEL SERVIZIO DI GESTIONE DELLE AREE DI SOSTA A PAGAMENTO E REALIZZAZIONE DI VERDE ATTREZZATO, PIAZZA PUBBLICA E AUTORIZZAZIONE IN PIAZZA DELLA LIBERTÀ MEDIANTE FINANZA DI PROGETTO, AI SENSI DELL'ART. 183 COMMA 15 DEL D.LGS 50/2016 E S.M.I.

CUP: I91B21001210005 - CIG: 927527463D

PROGETTO DEFINITIVO
(VARIANTE OTT. 2025)

Il Responsabile del Servizio
Arch. Andrea Cucchiaroni

rev.	data	descrizione	verif.	approv.	scad.
0	10.2025	prima emissione	v	v	1.200
					formato: A1+

IL SOGGETTO PROPONENTE	PROGETTAZIONE
RTP mandataria A.J. Mobilità s.r.l. S.S. Flaminia km 131,15 06049 Spoleto (PG)	RTP mandataria C.S.I. srl Via Vincenzo Lambrini, 29 81100 Caserta (CE)
mandante Ing. Vincenzo Caterino Via Provinciale delle Bocce, 40 80147 Napoli (NA)	mandanti Silvestrini Ingegneria srl Via Guglielmo Oberdan, 71 00015 Monterotondo (RM)
	Arch. Carmine Tirone Dott. Geol. Giuseppe Falzarano

All reproductions right are reserved