


PARTICOLARE CORPO ILLUMINANTE

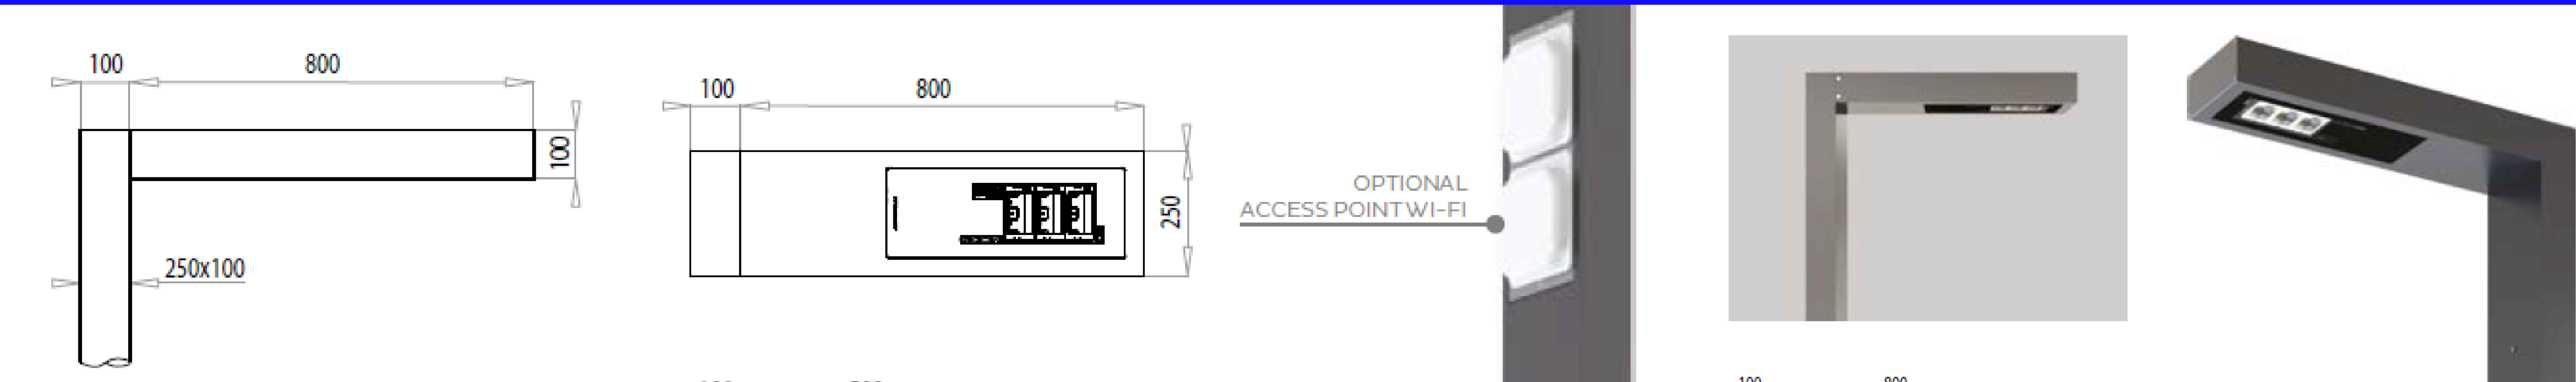

LEGENDA


|  |                         |
|--|-------------------------|
|  | Cassetta di derivazione |
|  | Lampada a LED           |
|  | Pozzetti per impianto   |
|  | Punto luce              |
|  | Quadro                  |

KEYPLAN



Pianta ESTERNO

Scala 1:100

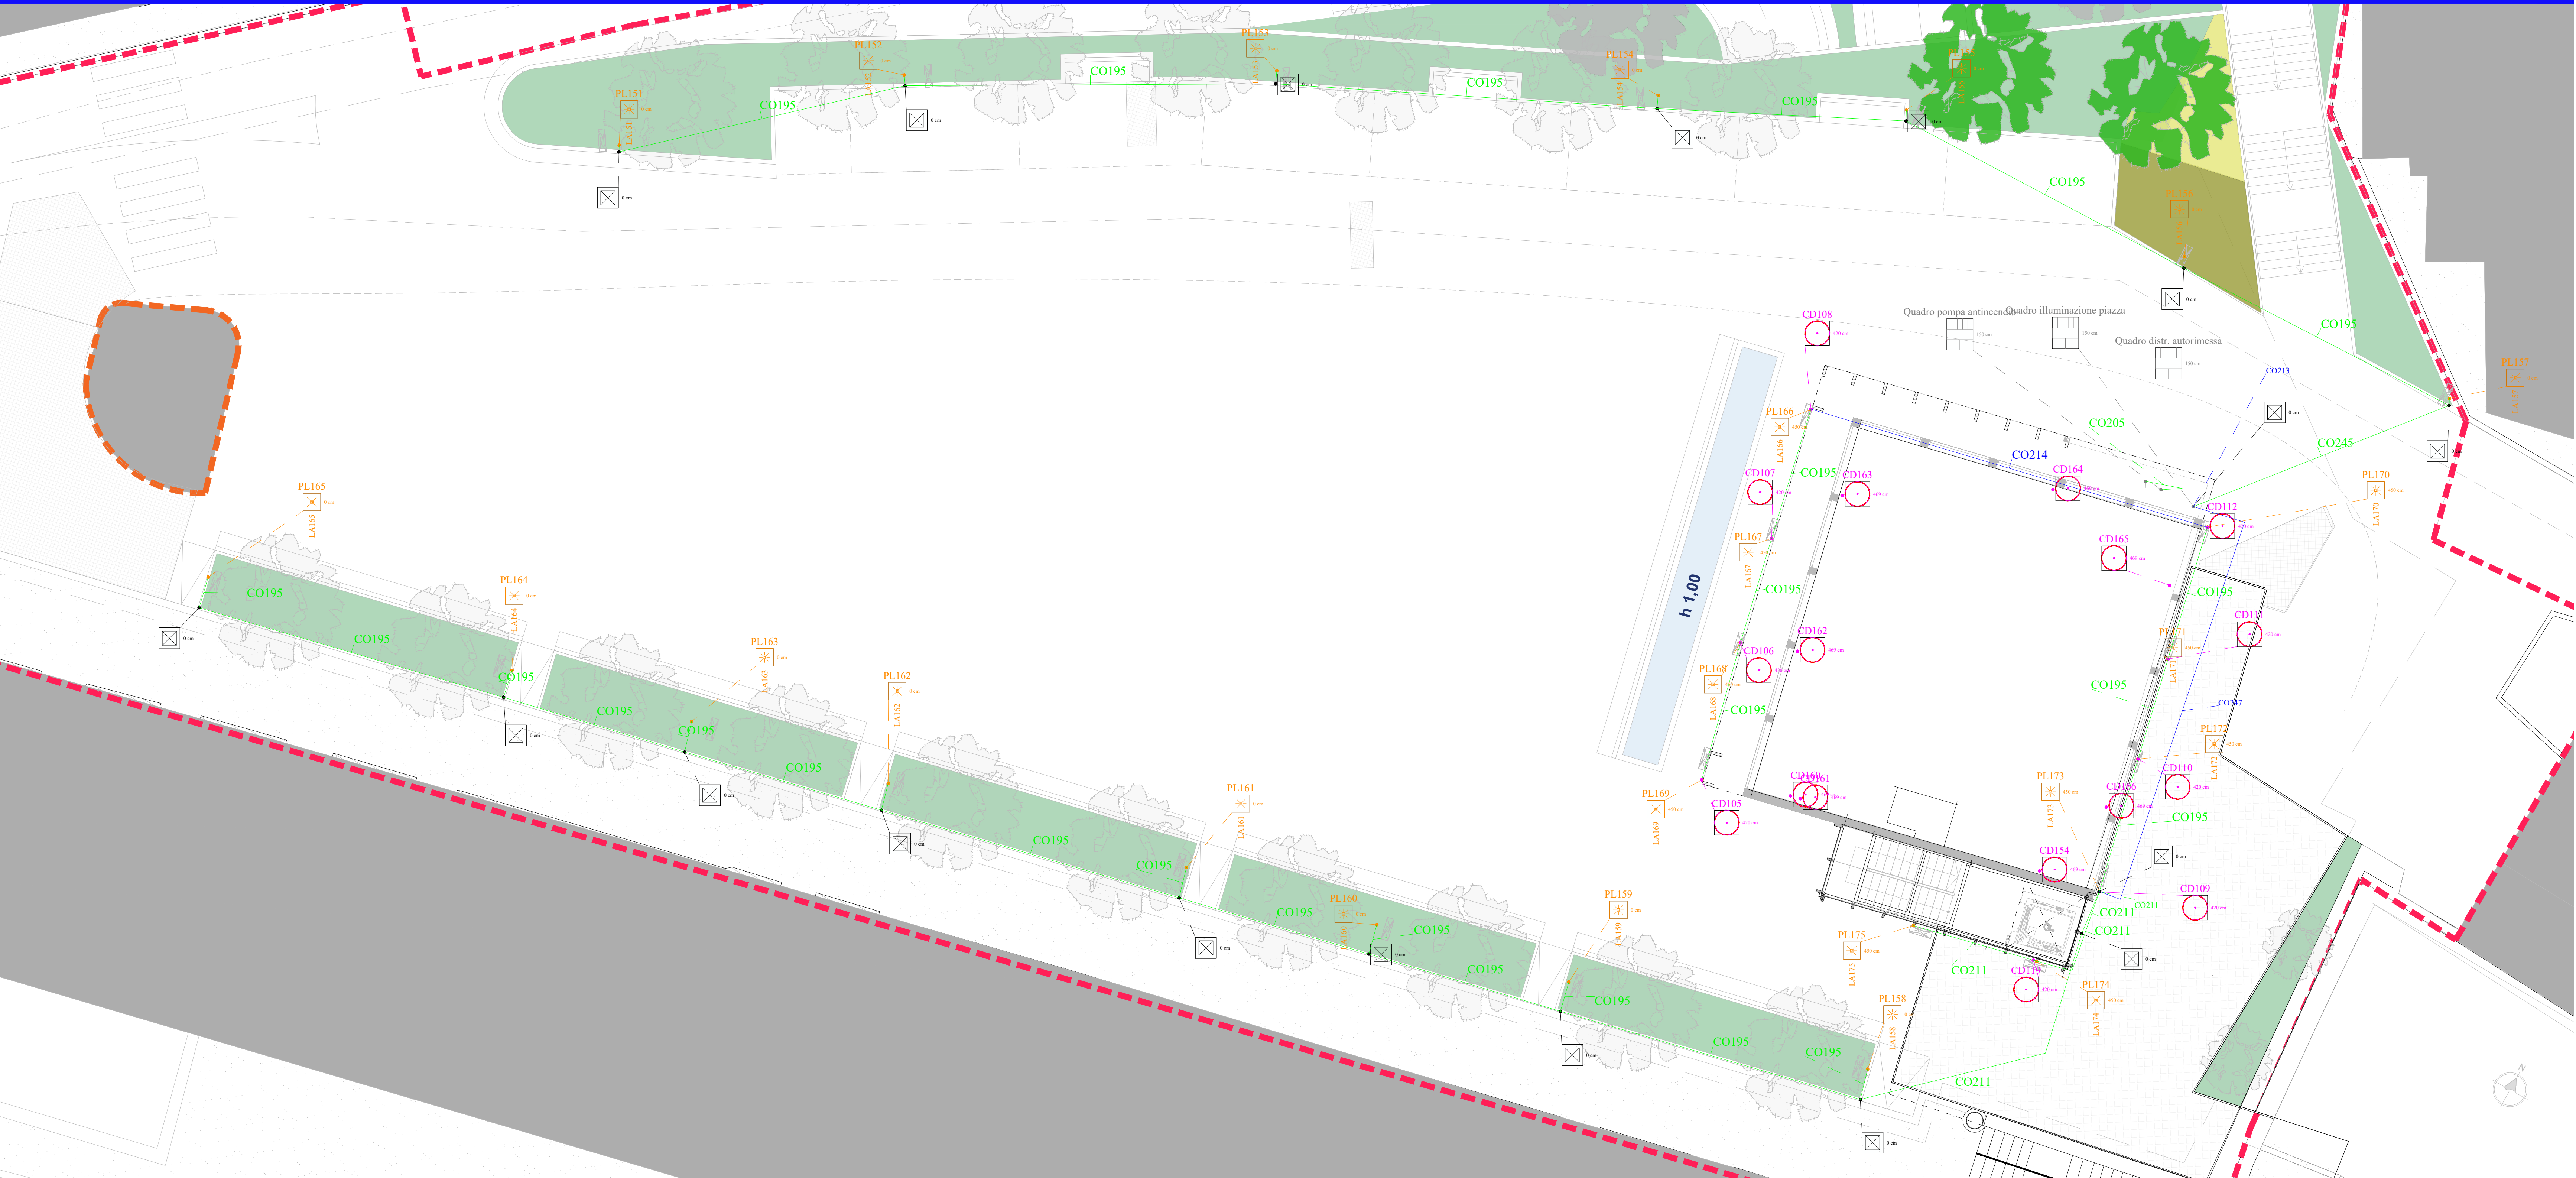

COMUNE DI MONTEROTONDO



PROVINCIA DI ROMA

CONCESSIONE DEL SERVIZIO DI GESTIONE DELLE AREE DI SOSTA A PAGAMENTO E REALIZZAZIONE DI VERDE ATTREZZATO, PIAZZA PUBBLICA E AUTORIMESSA IN PIAZZA DELLA LIBERTÀ MEDIANTE FINANZA DI PROGETTO, AI SENSI DELL'ART. 183 COMMA 15 DEL D.LGS 50/2016 E S.M.I.

CUP: I91B21001210005 - CIG: 927527463D

|                                                                                                                                 |         |                                                                        |                                                                                                  |         |         |
|---------------------------------------------------------------------------------------------------------------------------------|---------|------------------------------------------------------------------------|--------------------------------------------------------------------------------------------------|---------|---------|
| PROGETTO DEFINITIVO<br>(VARIANTE OTT. 2025)                                                                                     |         |                                                                        | Il Responsabile del Servizio<br>Arch. Andrea Cucchiaroni                                         |         |         |
| n. documento<br>IE.110.a                                                                                                        |         | titolo documento<br>IMPIANTO ELETTRICO ILLUMINAZIONE<br>LIVELLO PIAZZA |                                                                                                  |         |         |
| rev.                                                                                                                            | data    | descrizione                                                            | verif.                                                                                           | approv. | scala   |
| 0                                                                                                                               | 10/2025 | prima emissione                                                        | v                                                                                                | v       | 1:100   |
|                                                                                                                                 |         |                                                                        |                                                                                                  |         | formato |
|                                                                                                                                 |         |                                                                        |                                                                                                  |         |         |
|                                                                                                                                 |         |                                                                        |                                                                                                  |         |         |
| RTI<br>mandataria                                                                                                               |         |                                                                        | RTP<br>mandataria                                                                                |         |         |
| <div><br/>A.J. Mobilità s.r.l.</div>       |         |                                                                        | <div></div> |         |         |
| S.S. Flaminia km 131,15<br>06049 Spoleto (PG)                                                                                   |         |                                                                        | C.S.I. srl<br>Via Vincenzo Lamberti, 29<br>81100 Caserta (CE)                                    |         |         |
| mandante                                                                                                                        |         |                                                                        | mandanti<br>Silvestrini Ingegneria srl<br>Via Guglielmo Oberdan, 71<br>00015 Monterotondo (RM)   |         |         |
| <div><br/>D&amp;D Costruzioni s.r.l.</div> |         |                                                                        | Arch. Carmine Tirone                                                                             |         |         |
| Via Provinciale delle Brece, 40<br>80147 Napoli (NA)                                                                            |         |                                                                        | Ing. Vincenzo Caterino                                                                           |         |         |
| Dott. Geol. Giuseppe Falzarano                                                                                                  |         |                                                                        |                                                                                                  |         |         |
| All reproductions right are reserved                                                                                            |         |                                                                        |                                                                                                  |         |         |