

PARTICOLARE CORPO ILLUMINANTE

PARTICOLARI PUNTO DI COMANDO







PARTICOLARE INTERRUTTORE UNIPOLARE

PL42

260 cm

LA42


Apparecchio illuminante a LED

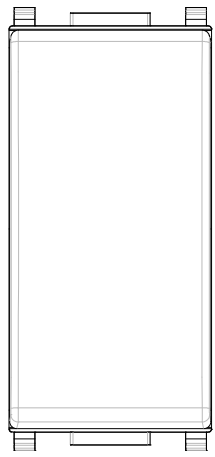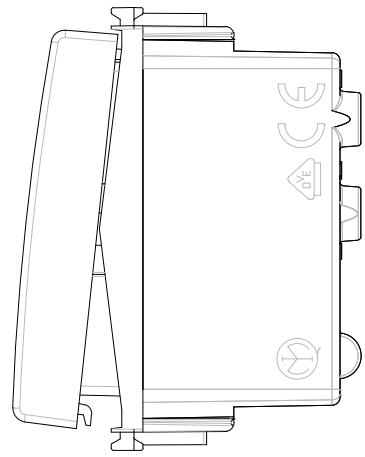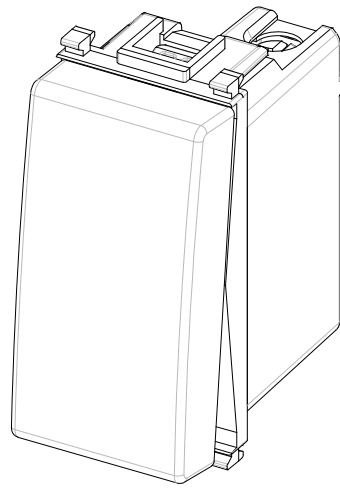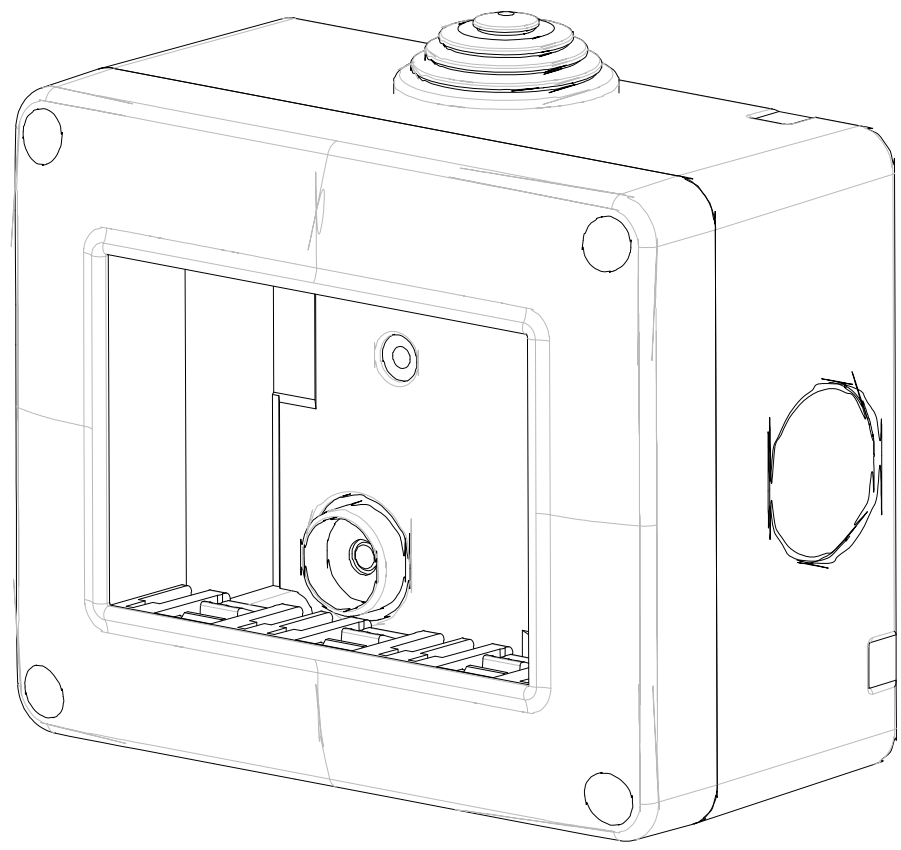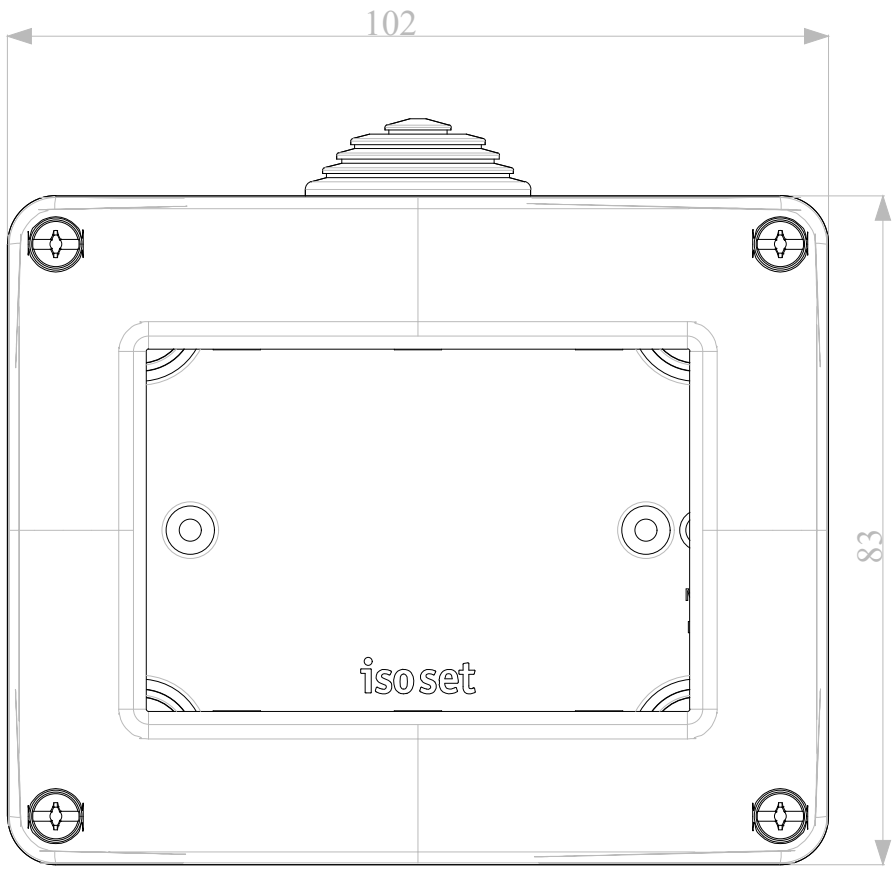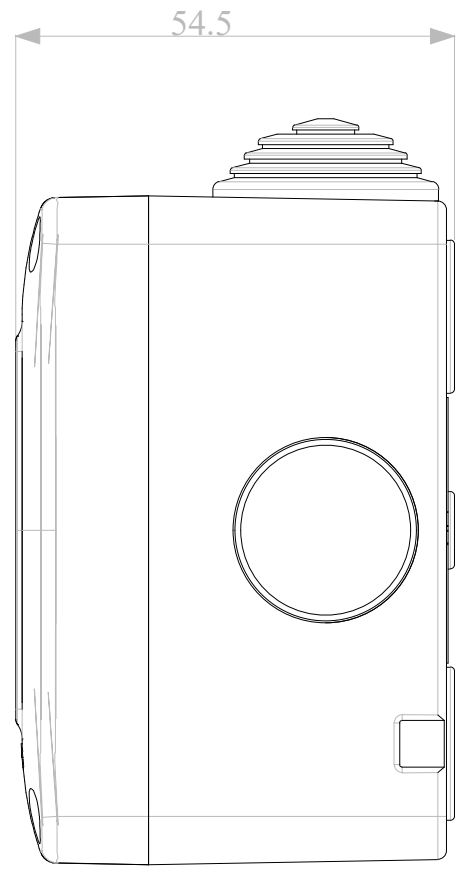

LEGENDA

	Cassetta di derivazione
	Lampada a LED
	Punto luce

KEYPLAN

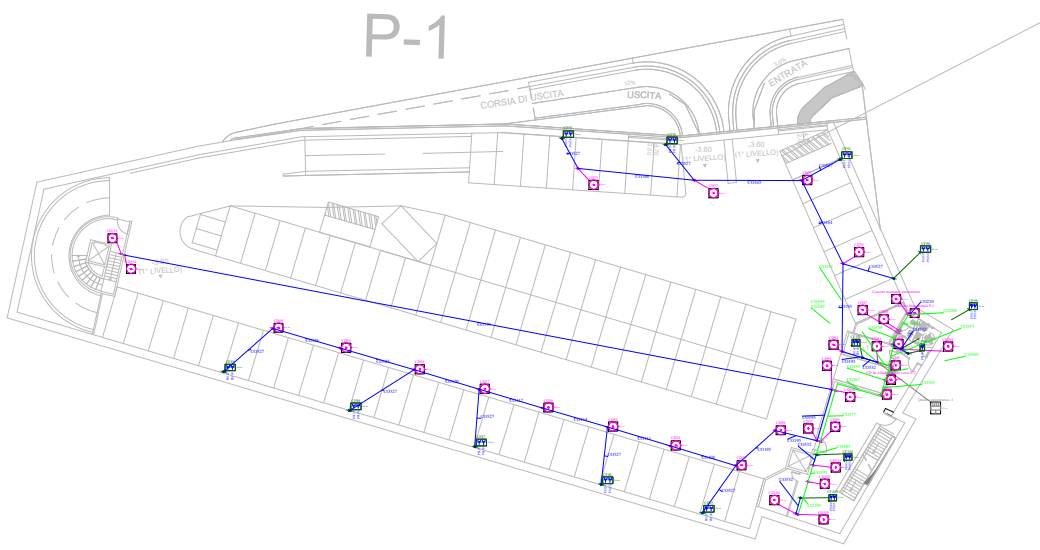

Pianta LIVELLO -1

Scala 1:100



COMUNE DI MONTEROTONDO

PROVINCIA DI ROMA

CONCESSIONE DEL SERVIZIO DI GESTIONE DELLE AREE DI SOSTA A PAGAMENTO E REALIZZAZIONE DI VERDE ATTREZZATO, PIAZZA PUBBLICA E AUTORIZIMESSA IN PIAZZA DELLA LIBERTÀ MEDIANTE FINANZA DI PROGETTO, AI SENSI DELL'ART. 183 COMMA 15 DEL D.LGS 50/2016 E S.M.I.

CUP: I91B21001210005 - CIG: 927527463D

Progetto Definitivo
(VARIANTE OTT. 2025)

Il Responsabile del Servizio
Arch. Andrea Cucchiaroni

IE.110.c

IMPIANTO ELETTRICO ILLUMINAZIONE
LIVELLO AUTORIZIMESSA -1

rev.	data	descrizione	verif.	approv.	scala
0	10.2025	prima emissione	v	v	1:100

RTI mandataria

A.J. Mobilità s.r.l.

S.S. Flaminia km 131,15
06049 Spoleto (PG)

mandante

D&D Costruzioni s.r.l.

Via Provinciale delle Brece, 40
80147 Napoli (NA)

RTI mandataria

C.S.I. srl

Via Vincenzo Lamberti, 29
81100 Caserta (CE)

mandanti

Silvestrini Ingegneria srl

Via Guglielmo Oberdan, 71
00015 Monterotondo (RM)

Arch. Carmine Tirone

Ing. Vincenzo Caterino

Dott. Geol. Giuseppe Falzarano

IL SOGGETTO PROPONENTE

PROGETTAZIONE

Autorella Progettazione

All reproductions right are reserved