




PARTICOLARI PUNTO DI COMANDO

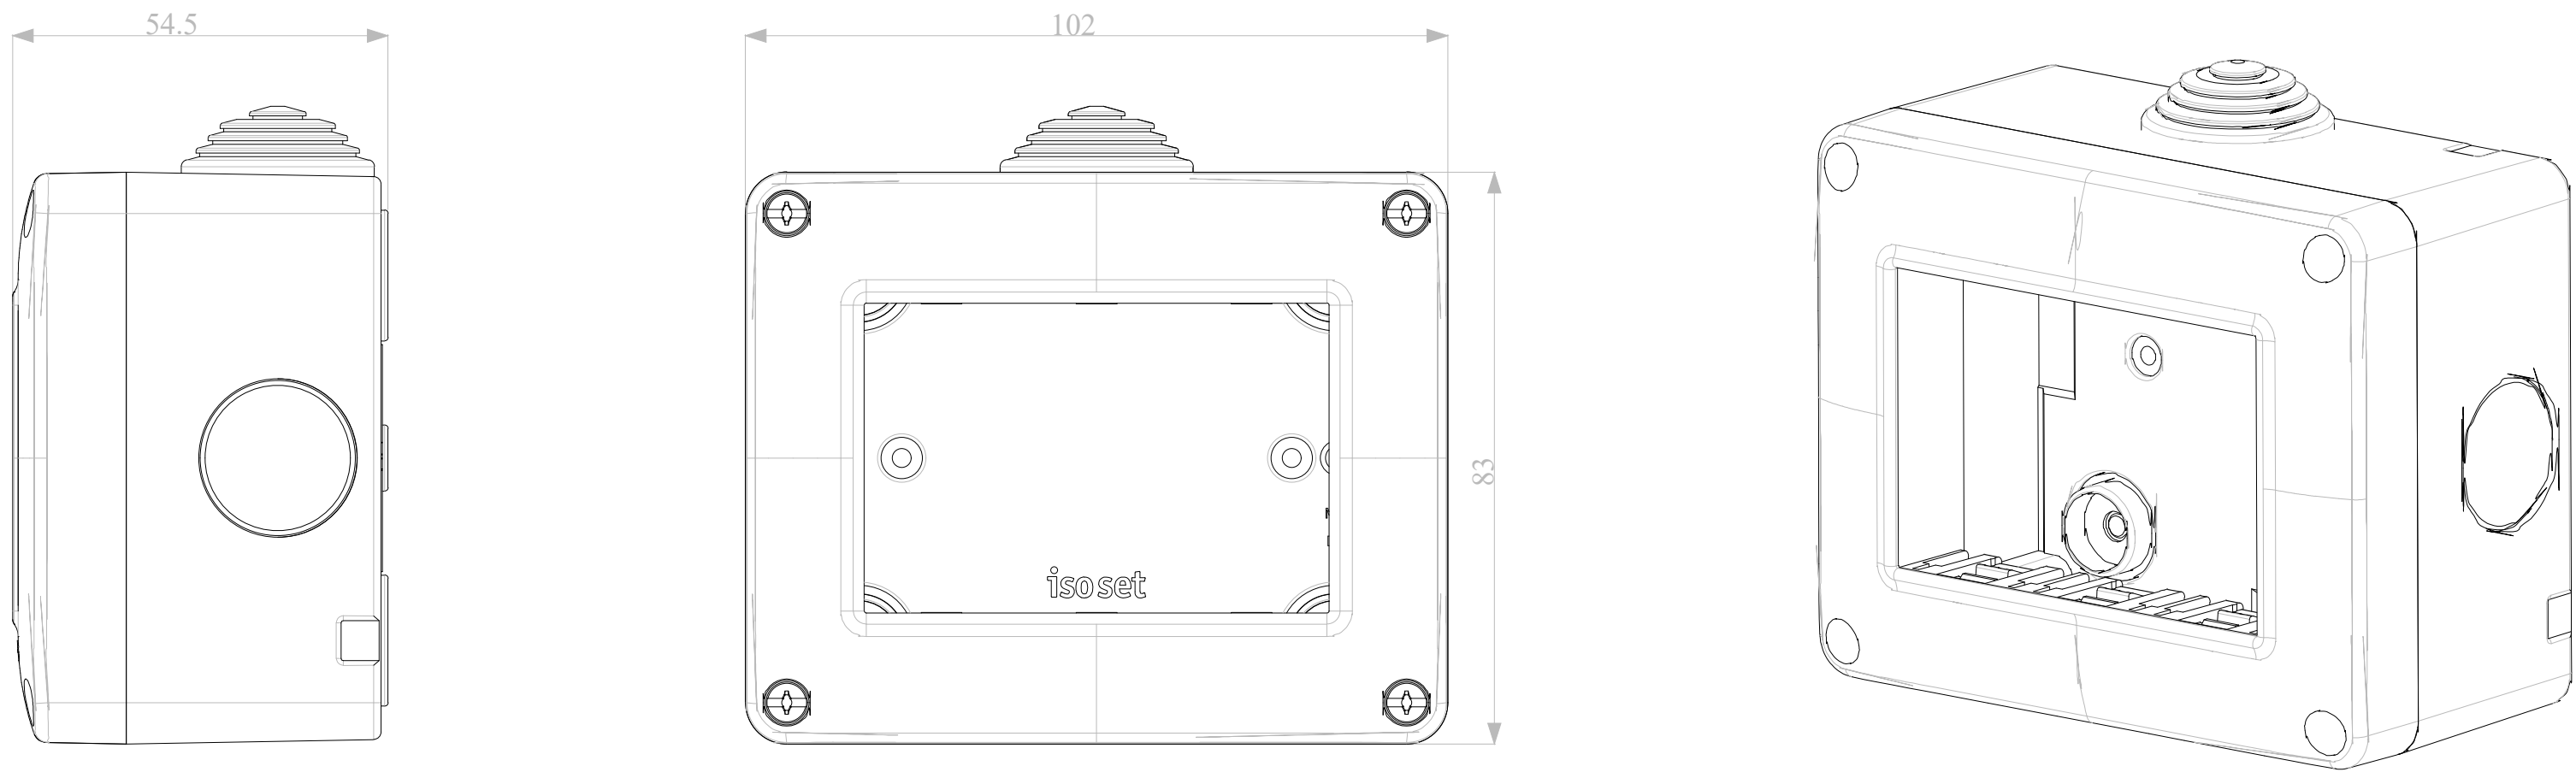

TIPICO INTERRUTTORE UNIPOLARE DA INCASSO

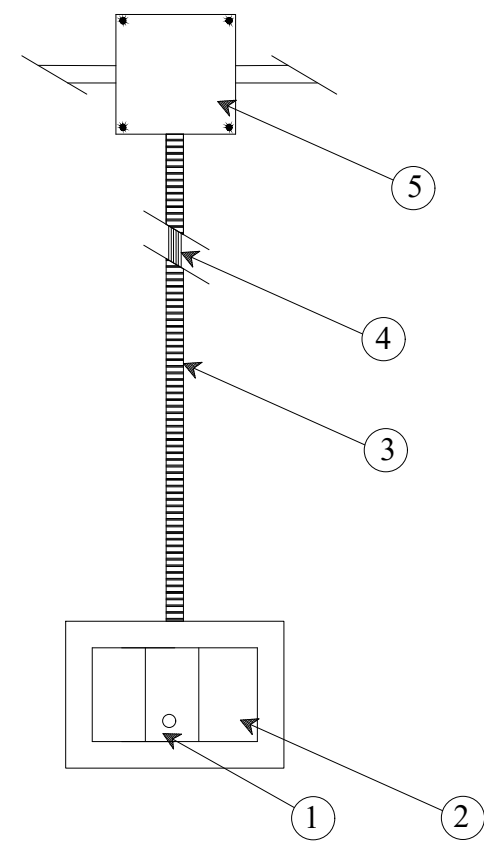

DESCRIZIONE SIMBOLO
INTERRUTTORE UNIPOLARE
RIF. MATERIALI
1 INTERRUTTORE UNIPOLARE
2 PLACCA DI FINITURA A 3 POSTI COMPLETA DI CASSETTA A VISTA
3 TUBO PORTACAVI AUTOSTINGUENTE
4 CONDUTTORI
5 CASSETTA DERIVAZIONE

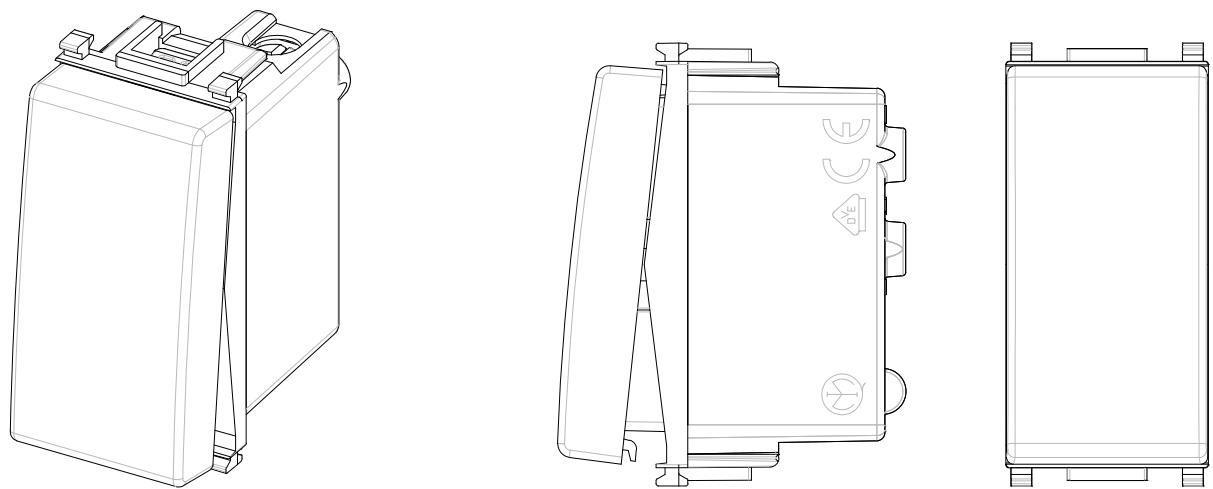


PARTICOLARE INTERRUTTORE UNIPOLARE

LEGENDA


	Cassetta di derivazione		Lampada d'emergenza autonoma
	Collettore equipotenziale		Punto luce
	Interruttore IR		Quadro
	Lampada a LED		Sensore di luminosità

KEYPLAN

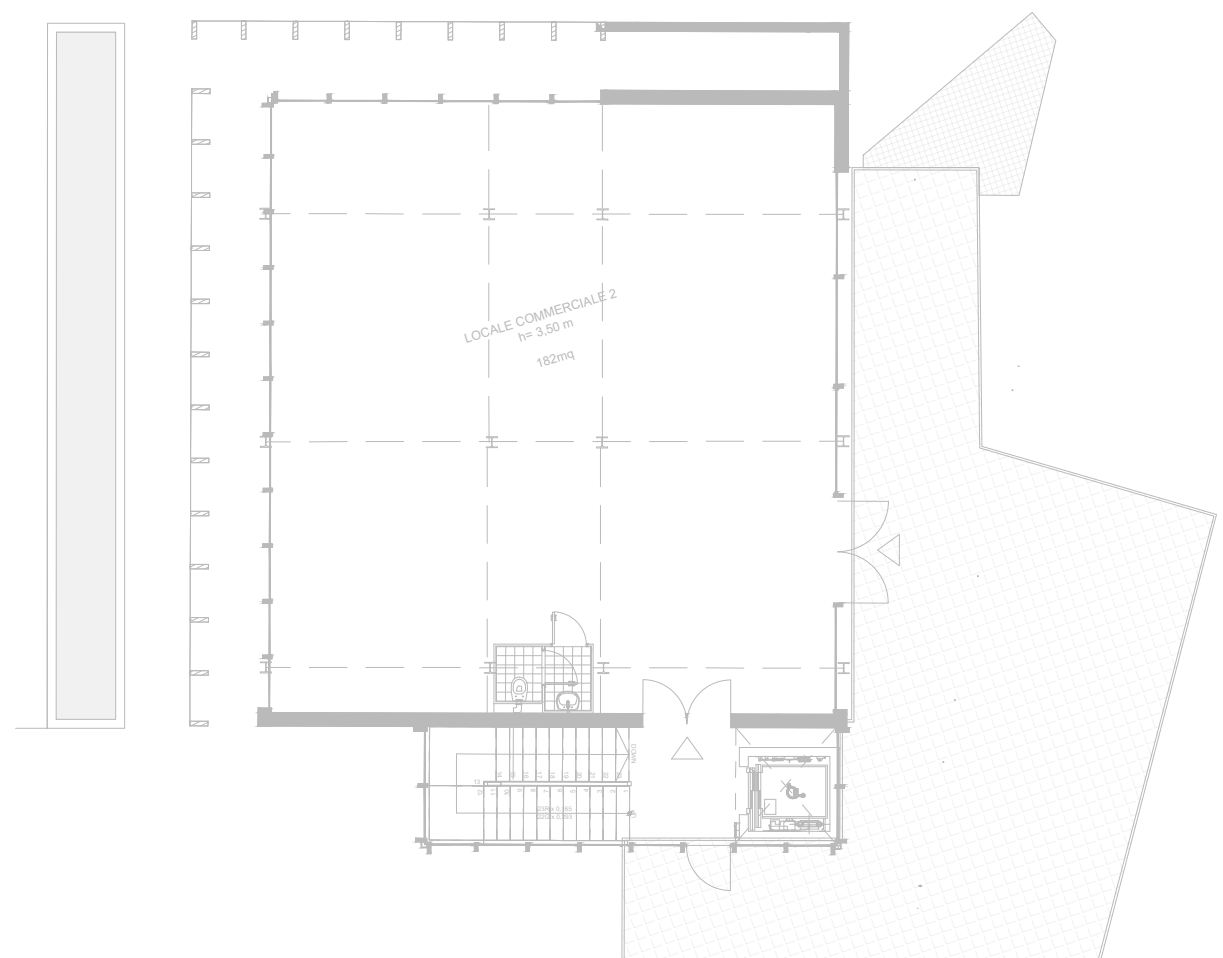


Pianta Piano TERZO

Scala 1:50

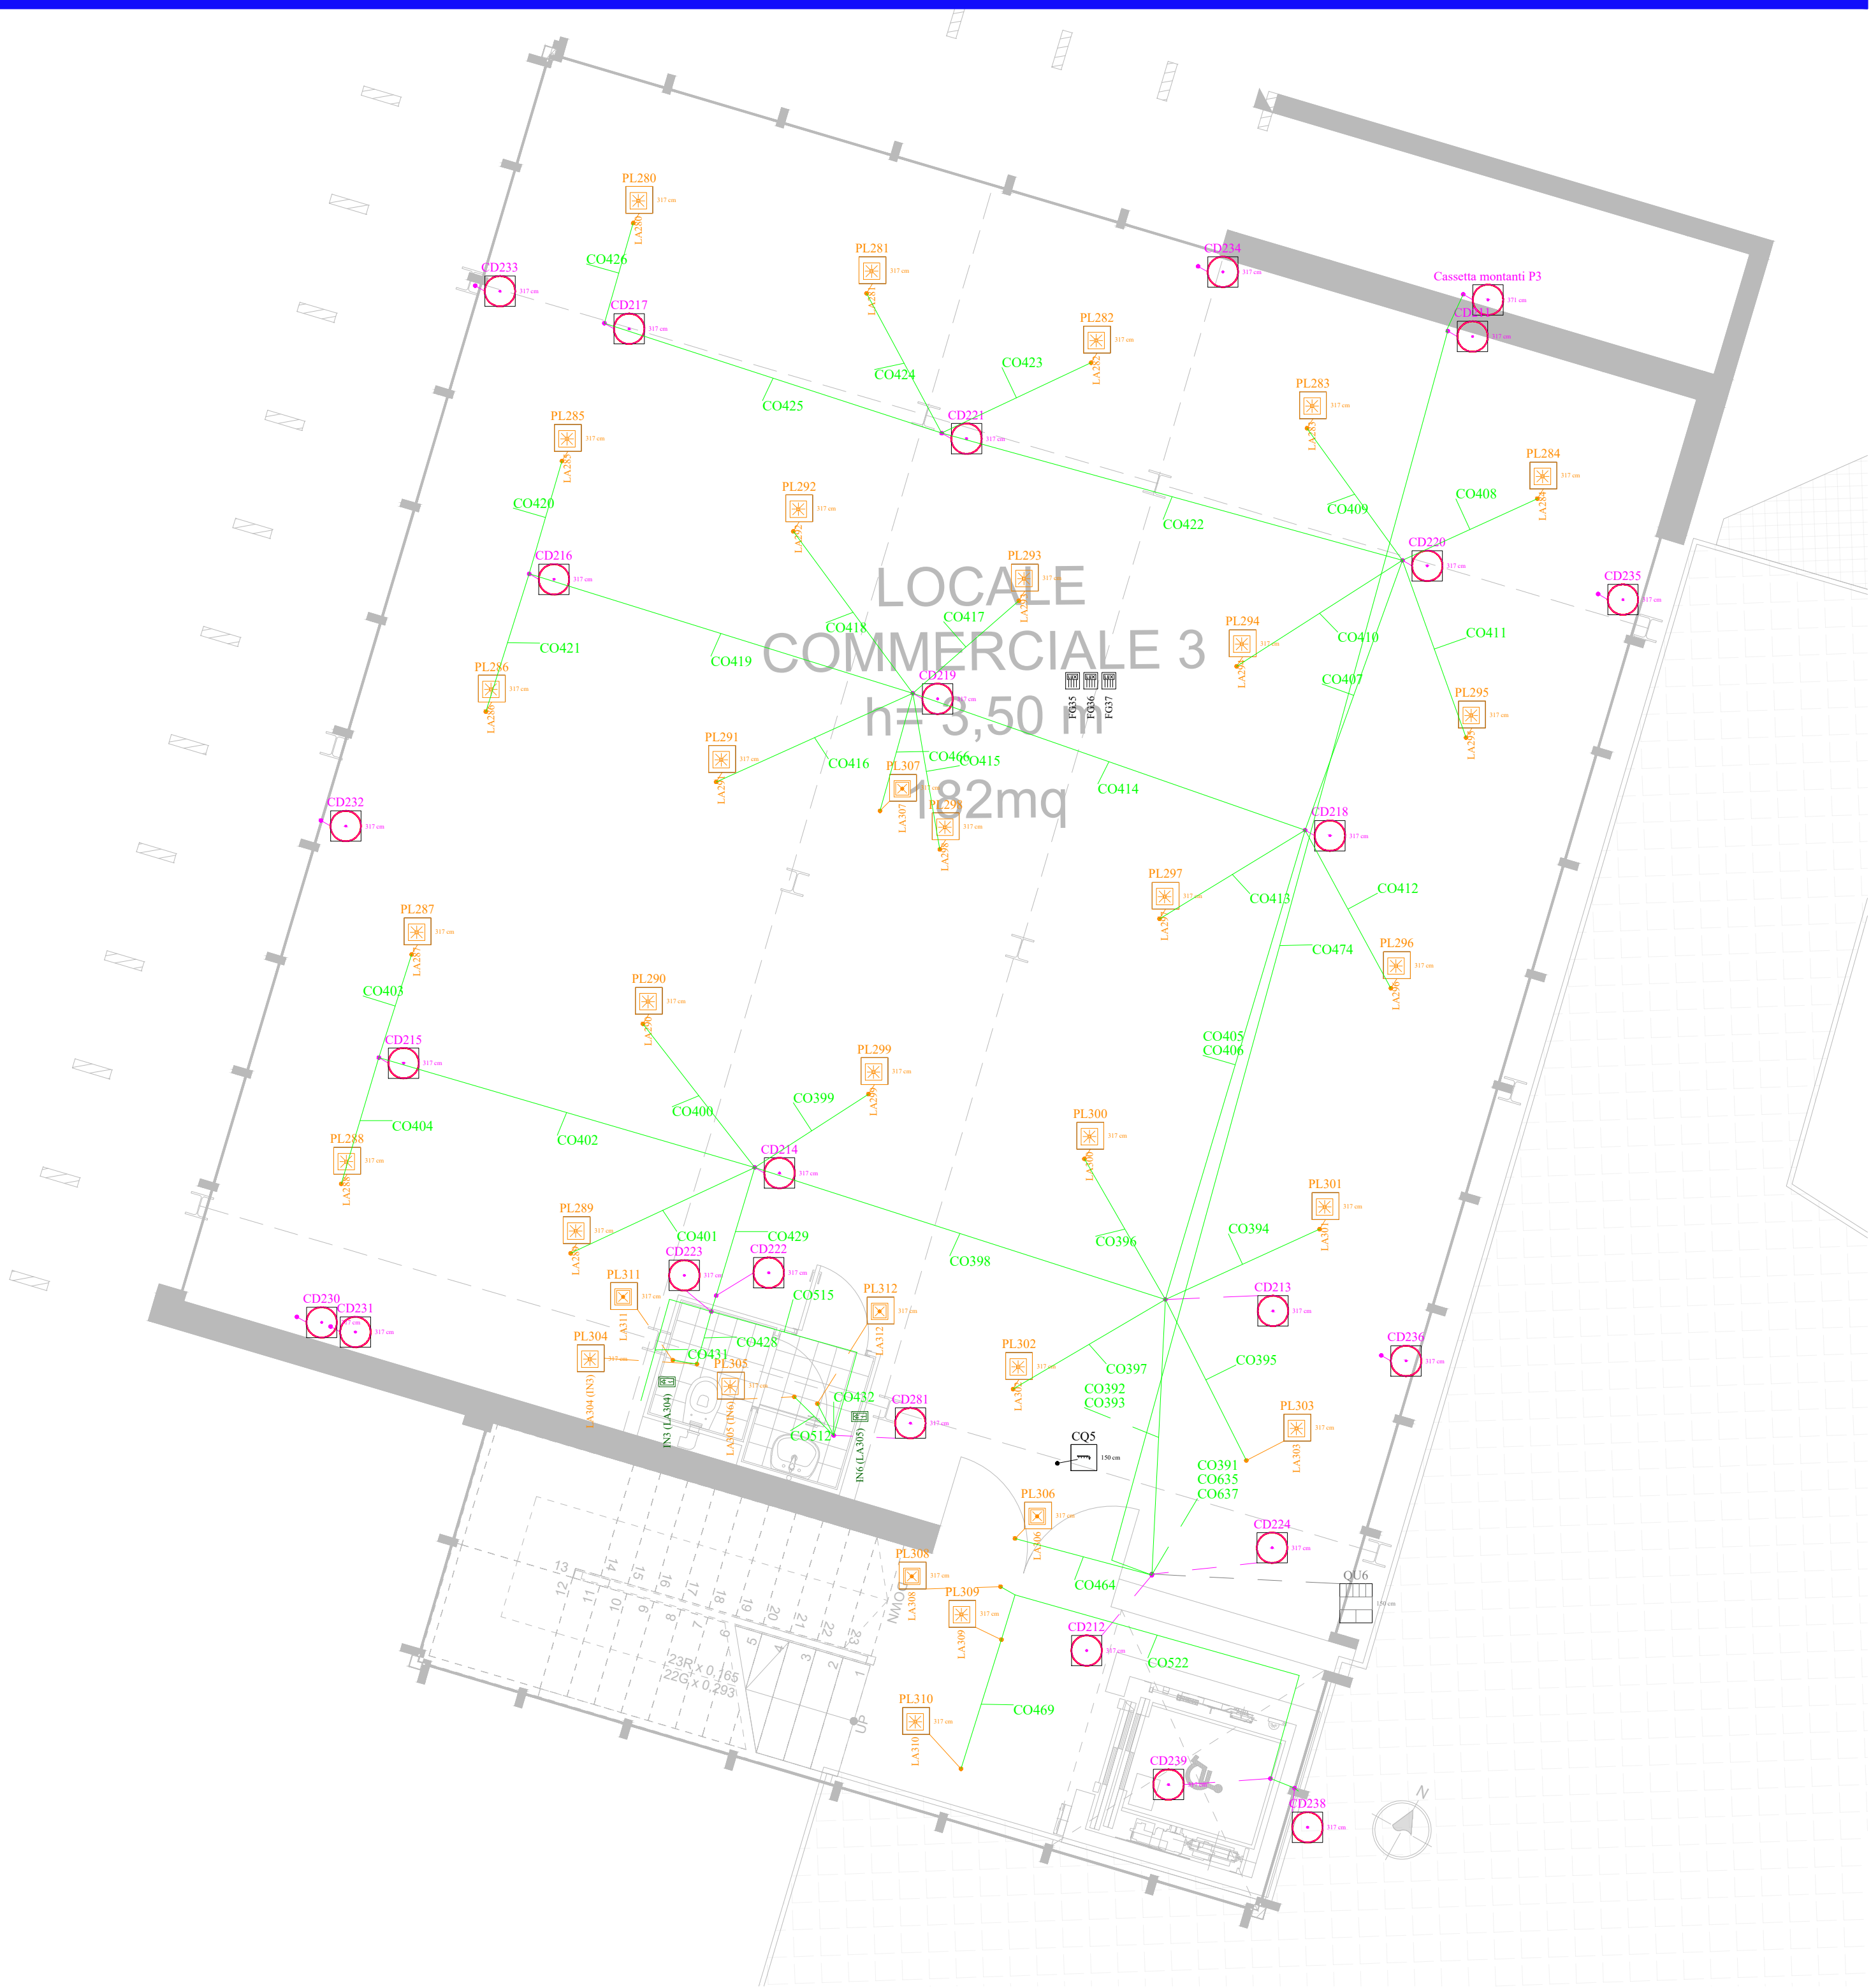

Pianta Piano QUARTO

Scala 1:50

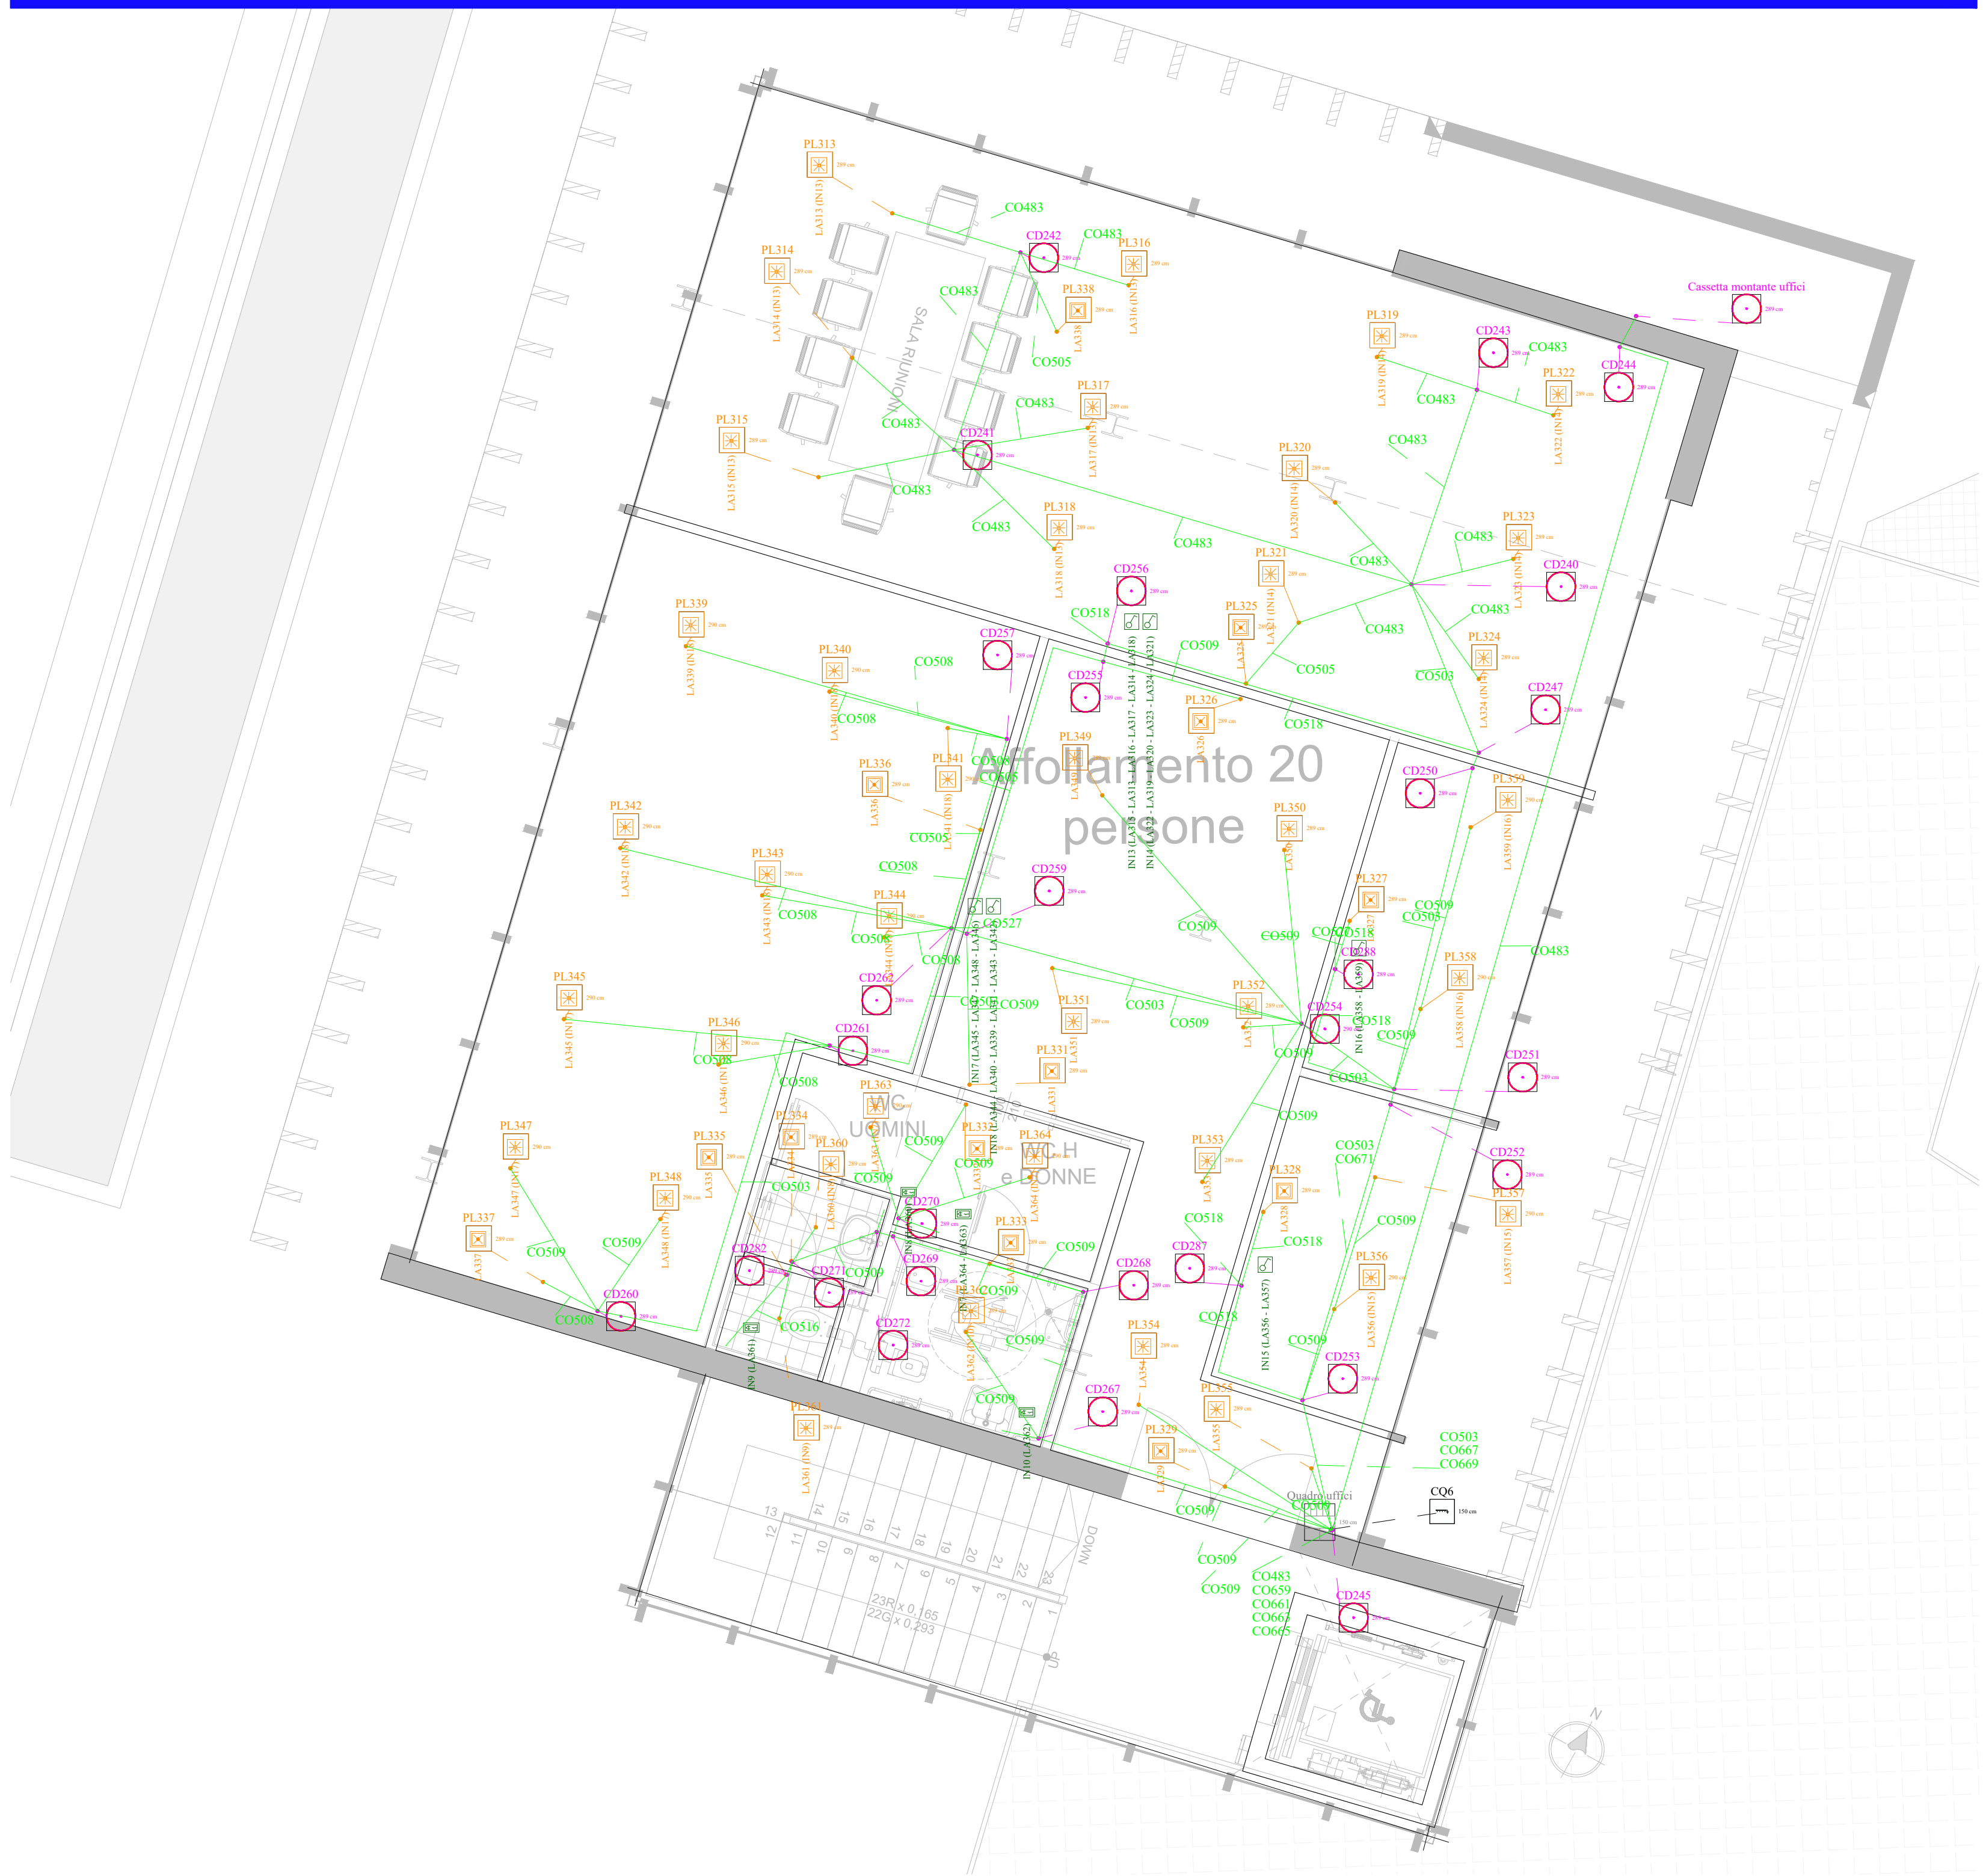

COMUNE DI MONTEROTONDO



PROVINCIA DI ROMA

CONCESSIONE DEL SERVIZIO DI GESTIONE DELLE AREE DI SOSTA A PAGAMENTO E REALIZZAZIONE DI VERDE ATTREZZATO, PIAZZA PUBBLICA E AUTORMESSA IN PIAZZA DELLA LIBERTÀ MEDIANTE FINANZA DI PROGETTO, AI SENSI DELL'ART. 183 COMMA 15 DEL D.LGS 50/2016 E S.M.I.

CUP: I91B21001210005 - CIG: 927527463D

PROGETTO DEFINITIVO
(VARIANTE OTT. 2025)

Il Responsabile del Servizio
Arch. Andrea Cucchiaroni

IMPIANTO ELETTRICO ILLUMINAZIONE
LIVELLO EDIFICIO PIANO SECONDO P3 E PIANO TERZO P4

rev.	data	descrizione	verif.	approv.	scala
0	10.2025	prima emissione	v	v	1:50

RTI mandataria A.J. Mobilità s.r.l. S.S. Flaminia km 131,15 06049 Spoleto (PG)	RTI mandataria C.S.I. srl Via Vincenzo Lamberti, 29 81100 Caserta (CE)
mandante D&D Costruzioni s.r.l. Via Provinciale delle Brece, 40 80147 Napoli (NA)	PROGETTAZIONE mandanti Silvestrini Ingegneria srl Via Guglielmo Oberdan, 71 00115 Monterotondo (RM) Arch. Carmine Tirone Ing. Vincenzo Caterino Dott. Geol. Giuseppe Falzarano

All reproductions right are reserved