

PARTICOLARE LAMPADA DI EMERGENZA

LAMPADA EMERGENZA A LED 450 lm TIPO SE

APPARECCHIO PER ILLUMINAZIONE DI EMERGENZA A LED CORPO IN POLICARBONATO BIANCO,CON SCHERMO IN METACRILATO.
GRADO DI PROTEZIONE:IP40
ALIMENTAZIONE:230 Vac ±10% 50 Hz;
FUNZIONAMENTO: NON PERMANENTE (SE)
CONFORMITA': EN 60598-1 EN 60598-2-2 EN 60598-2-22 UNI EN 1838 UNI 11222
AUTONOMIA:1h TEMP. AMB.: -20° +50°
INSTALLAZIONE:PARETE/CONTROSOFFITTO
OTTICA:SIMMETRICA, BIANCA

SIMBOLO:   

LAMPADA EMERGENZA A LED 450 lm TIPO SA


APPARECCHIO PER ILLUMINAZIONE DI EMERGENZA A LED CORPO IN POLICARBONATO SCHERMO SERIGRAFATO NEL FORMATO CON VISIBILITA' 20m
GRADO DI PROTEZIONE:IP40
ALIMENTAZIONE:230 Vac ±10% 50 Hz;
FUNZIONAMENTO:PERMANENTE (SA)
CONFORMITA': EN 60598-1 EN 60598-2-2 EN 60598-2-22 UNI EN 1838 UNI 1122 DIN 4844-1
AUTONOMIA:1h TEMP. AMB.: -20°C +50°C
INSTALLAZIONE:PARETE BANDIERA/SOFFITTO BANDIERA/PARETE
OTTICA:SISTEMA BACK LIGHT AD ELEVATA EFFICIENZA

SIMBOLO:   

LEGENDA


	Cassetta di derivazione
	Lampada d'emergenza autonoma
	Punto luce

KEYPLAN

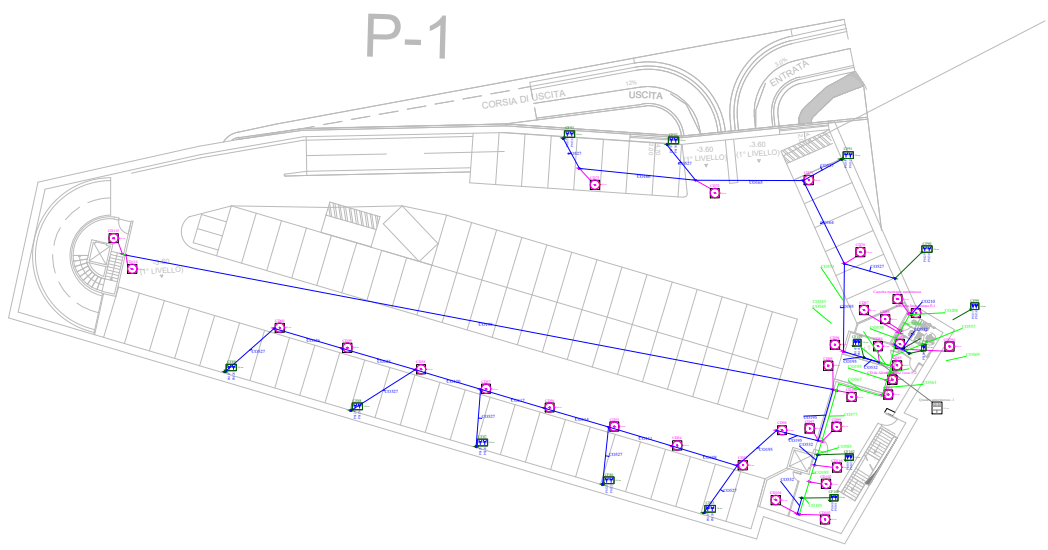

Pianta LIVELLO -2

Scala 1:100

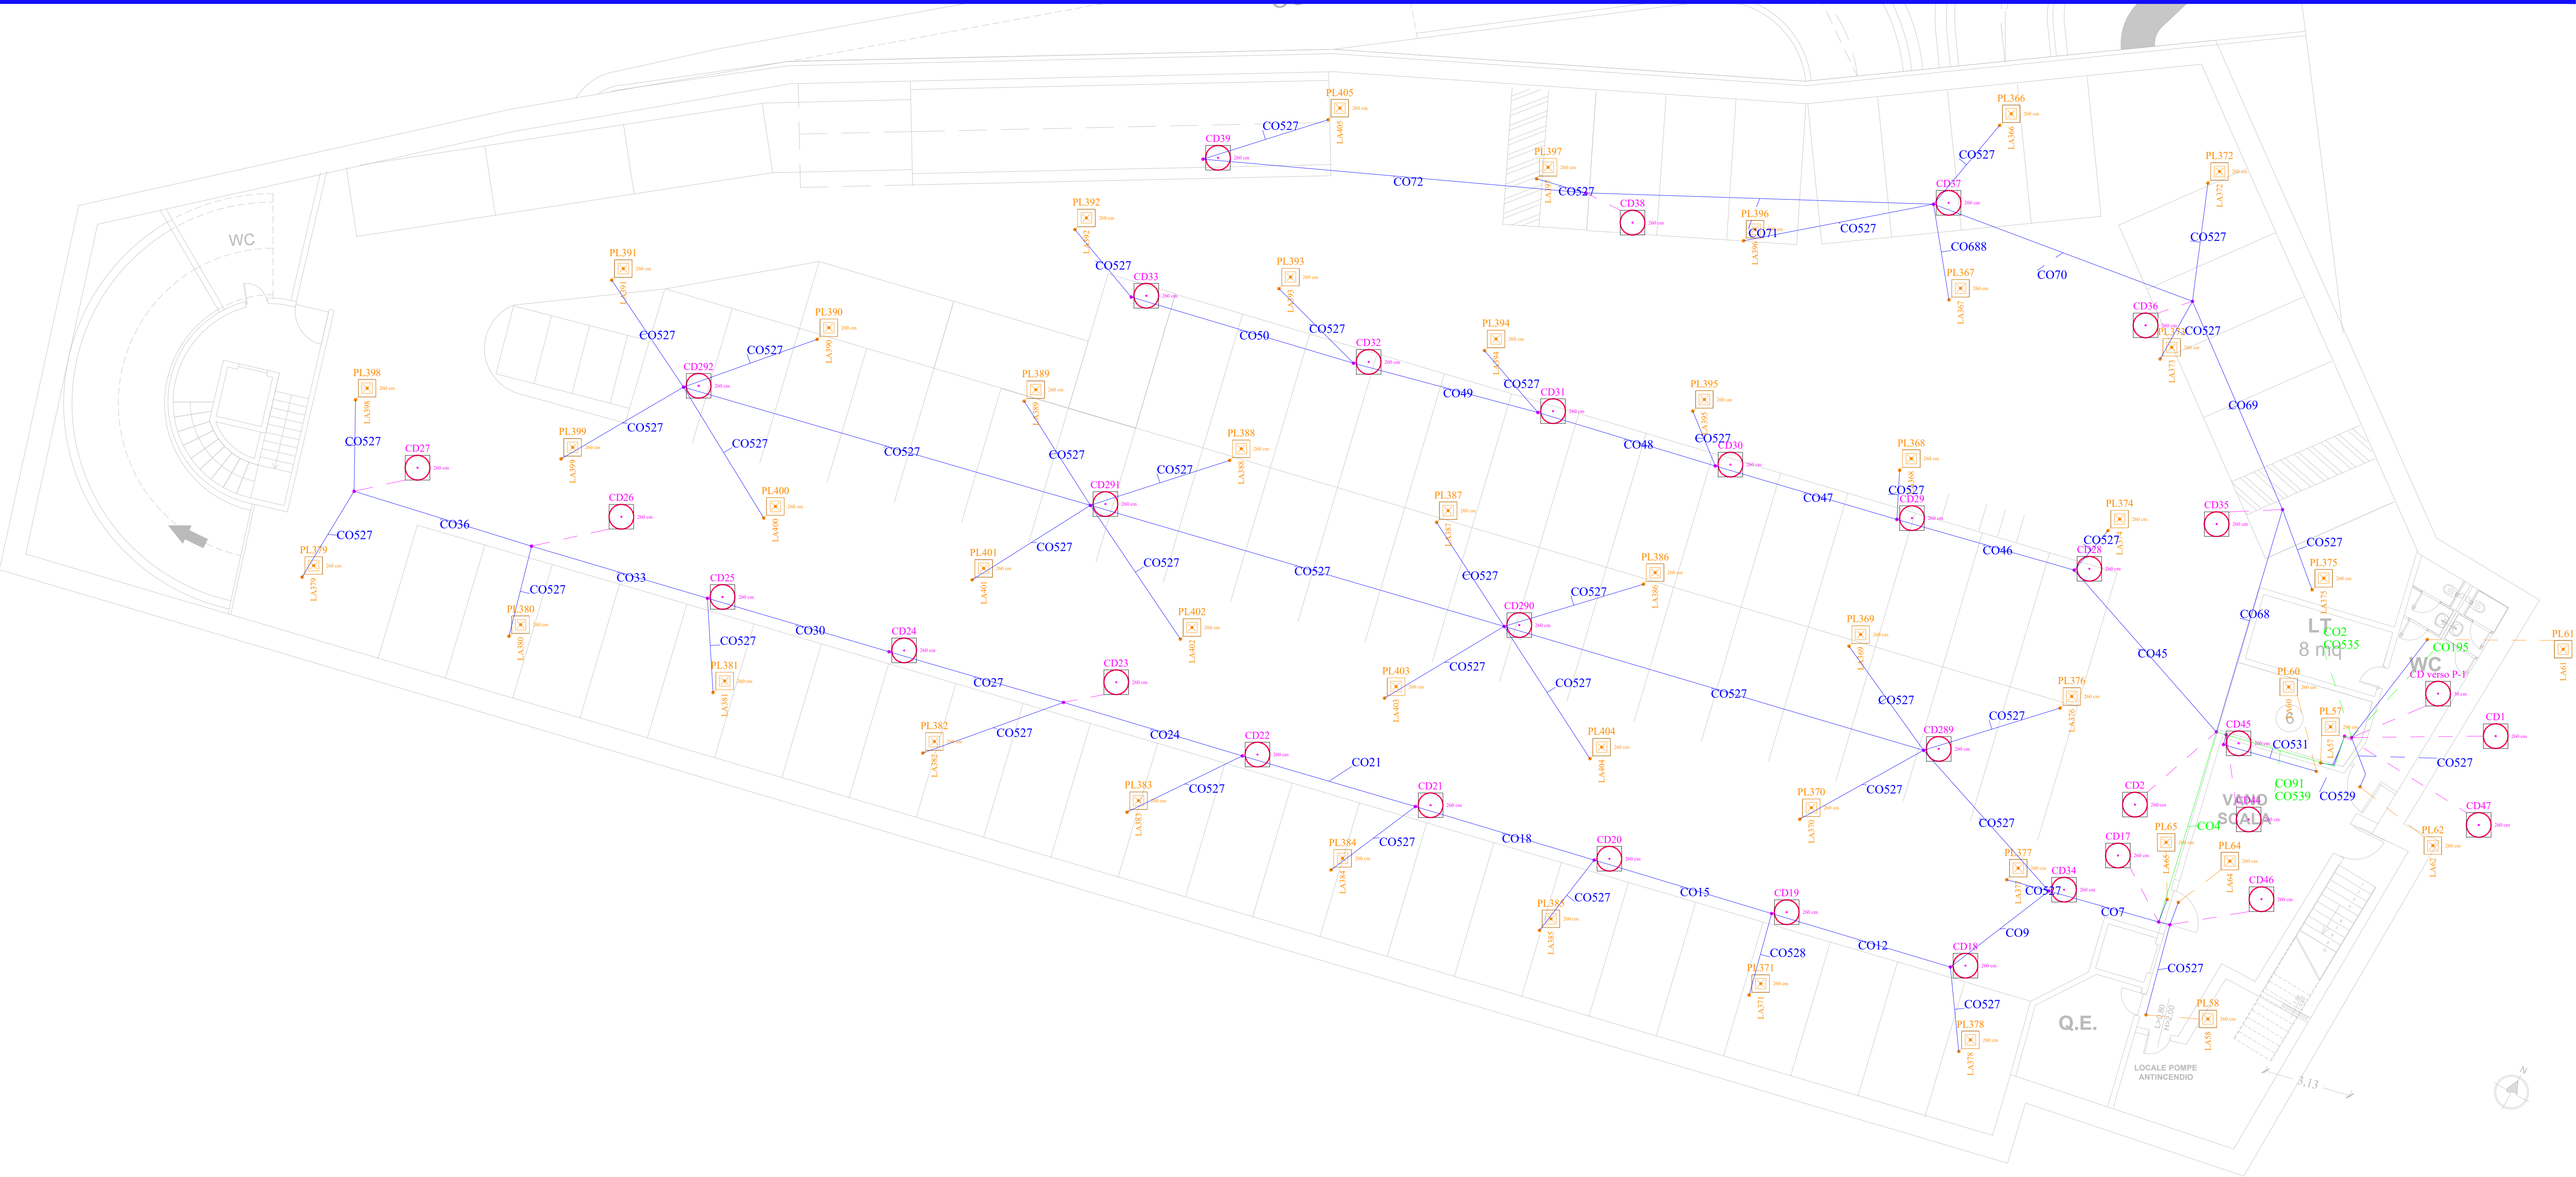

COMUNE DI MONTEROTONDO

PROVINCIA DI ROMA

CONCESSIONE DEL SERVIZIO DI GESTIONE DELLE AREE DI SOSTA A PAGAMENTO E REALIZZAZIONE DI VERDE ATTEZZATO, PIAZZA PUBBLICA E AUTORMESSA IN PIAZZA DELLA LIBERTÀ MEDIANTE FINANZA DI PROGETTO, AI SENSI DELL'ART. 183 COMMA 15 DEL D.LGS 50/2016 E S.M.I.

CUP: I91B21001210005 - CIG: 927527463D

PROGETTO DEFINITIVO
(VARIANTE OTT. 2025)

Il Responsabile del Servizio
Arch. Andrea Cucchiaroni

IE.120.a

IMPIANTO ELETTRICO ILLUMINAZIONE EMERGENZA
LIVELLO AUTORMESSA -2

rev.	data	descrizione	verif.	approv.	scala
0	10/2025	prima emissione	v	v	1:100

IL SOGGETTO PROPONENTE

RTI mandataria

A.J. Mobilità s.r.l.

S.S. Flaminia km 131.15
06049 Spoleto (PG)

mandante

D&D Costruzioni s.r.l.

Via Provinciale delle Breccie, 40
80147 Napoli (NA)

PROGETTAZIONE

RTIP mandataria

C.S.I. srl

Via Vincenzo Lamberti, 29
81100 Caserta (CE)

mandanti

Silvestrini Ingegneria srl

Via Guglielmo Oberdan, 71
00015 Monterotondo (RM)

Arch. Carmine Tirone

Ing. Vincenzo Caterino

Dott. Geol. Giuseppe Falzarano

All reproductions right are reserved