



PARTICOLARI PUNTO DI COMANDO

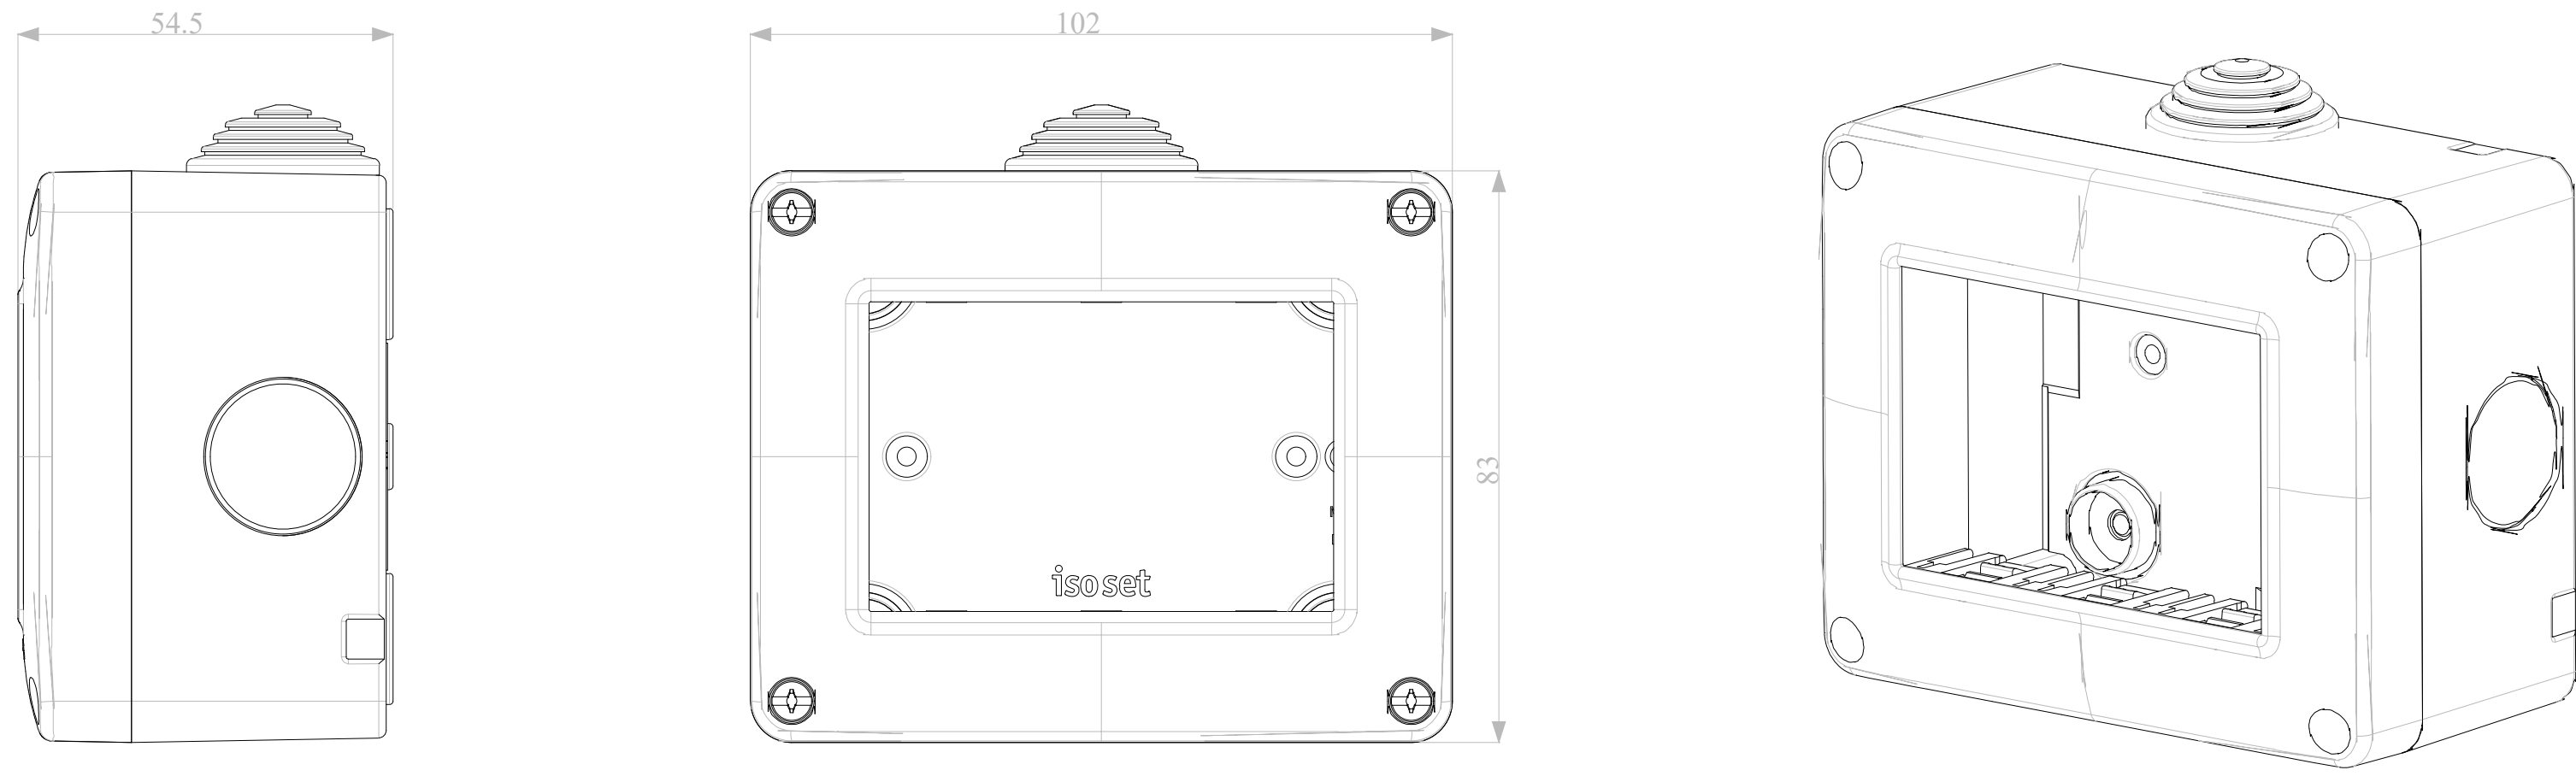


TIPICO PRESA BIPASSO IN CASSETTA A VISTA

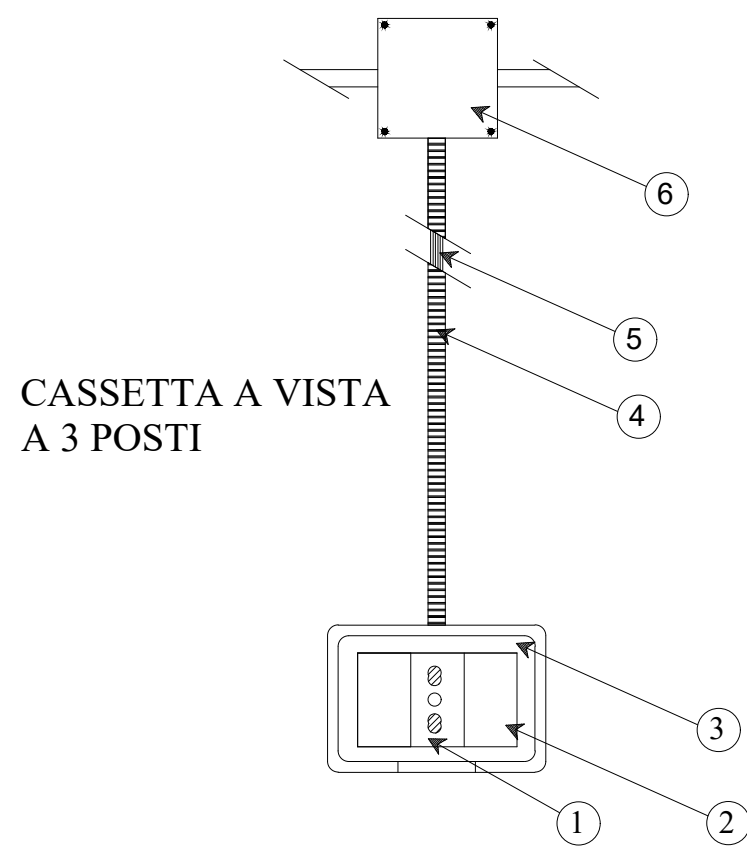

DESCRIZIONE SIMBOLO
PRESA BIPASSO 2x10-16A
RIF. MATERIALI
1 PRESA BIPASSO 10/16A
2 COPRIFORO
3 PLACCA DI FINITURA A 3 POSTI COMPLETA DI CASSETTA A VISTA
4 TUBO PORTACAVI AUTOSTINGUENTE Ø 25mm
5 CONDUTTORI FG160(R)16 - 3x(1x4) mmq
6 CASSETTA DERIVAZIONE A VISTA


PARTICOLARE PRESA BIPASSO E SCHUKO

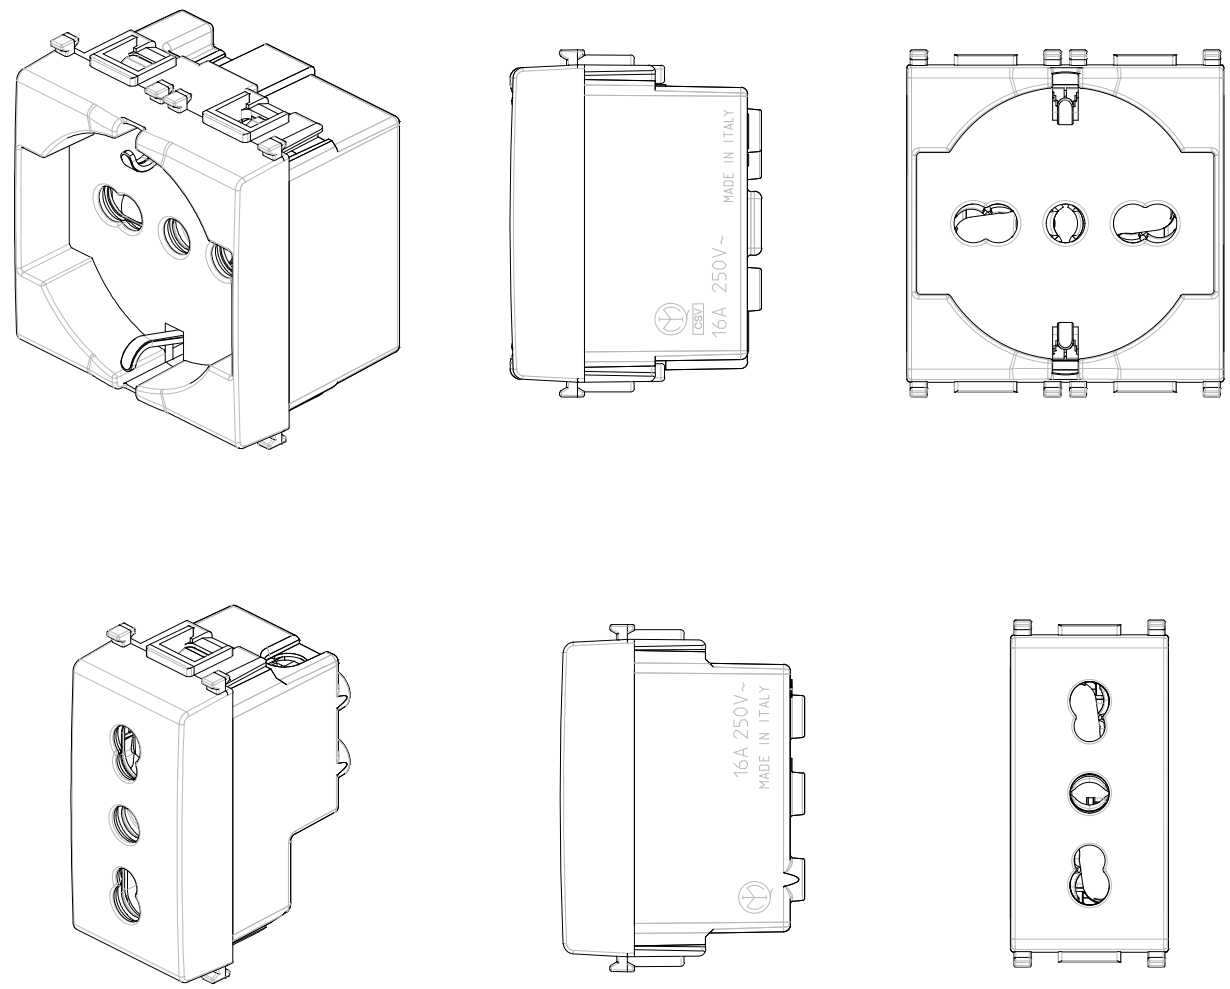

LEGENDA


	Cassetta di derivazione		Preso schuko
	Cassetta frutti		Quadro
	Collettore equipotenziale		Scaldacqua elettrico
	Preso 2P+T, 16 Ampere		Splitter

KEYPLAN

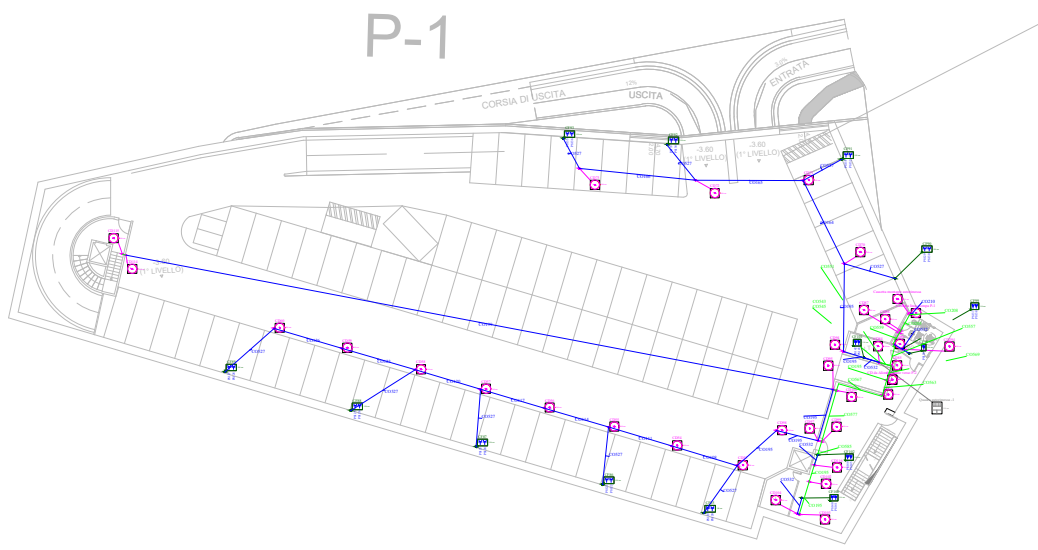

Pianta LIVELLO -1

Scala 1:100

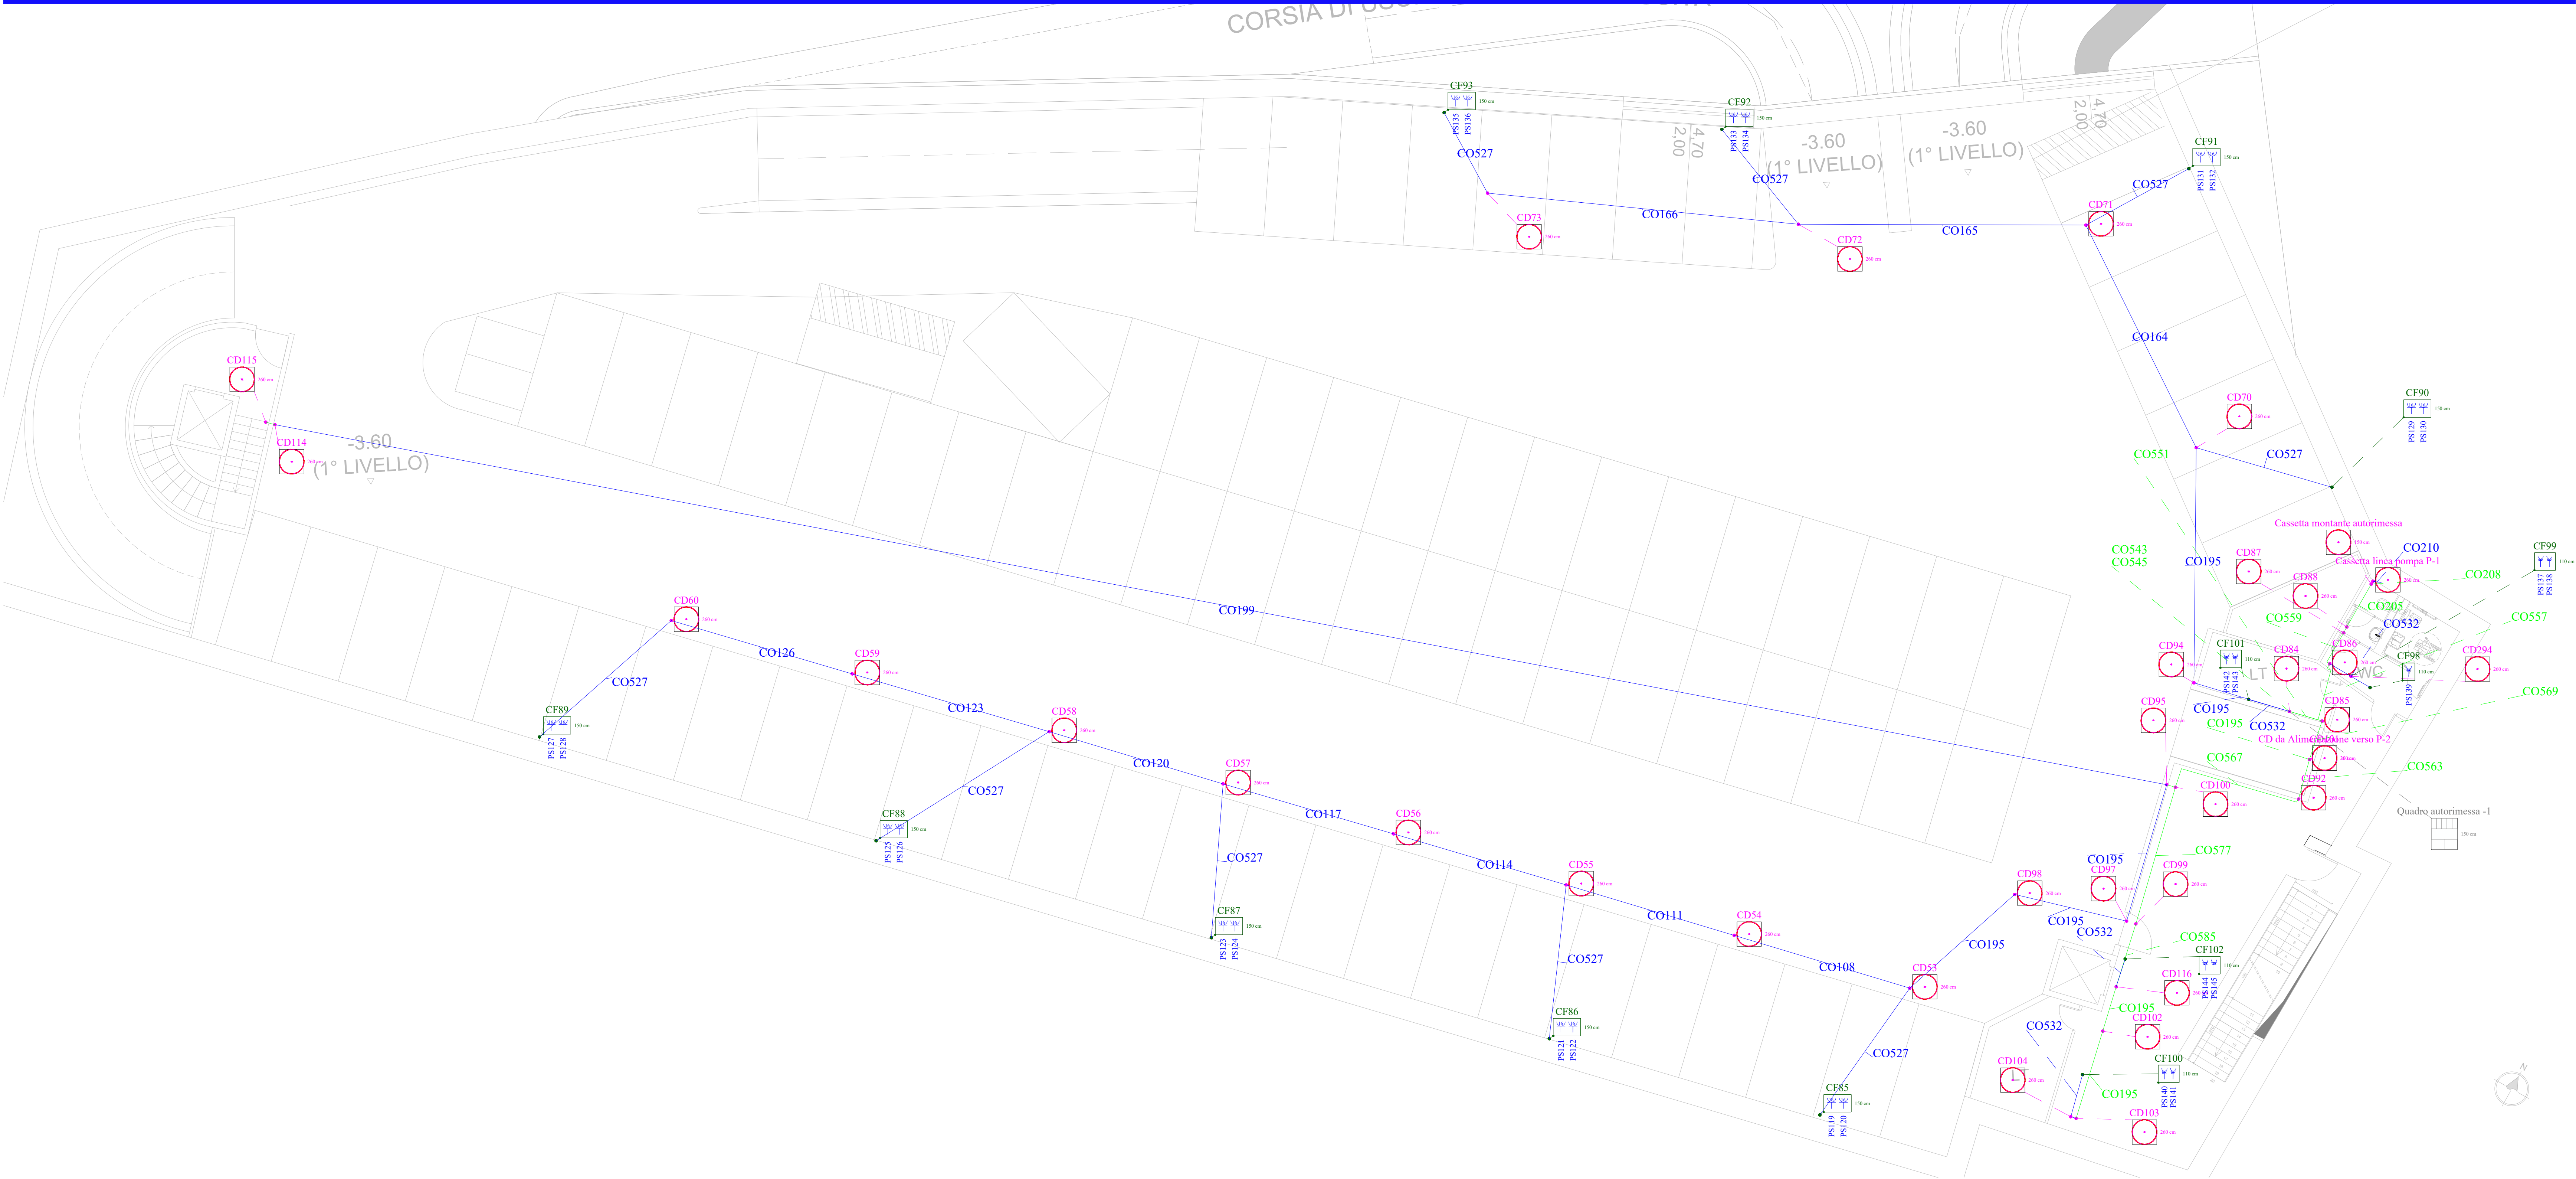

COMUNE DI MONTEROTONDO



PROVINCIA DI ROMA

CONCESSIONE DEL SERVIZIO DI GESTIONE DELLE AREE DI SOSTA A PAGAMENTO E REALIZZAZIONE DI VERDE ATTREZZATO, PIAZZA PUBBLICA E AUTORIMESSA IN PIAZZA DELLA LIBERTÀ MEDIANTE FINANZA DI PROGETTO, AI SENSI DELL'ART. 183 COMMA 15 DEL D.LGS 50/2016 E S.M.I.

CUP: I91B21001210005 - CIG: 927527463D

PROGETTO DEFINITIVO
(VARIANTE OTT. 2025)

Il Responsabile del Servizio
Arch. Andrea Cucchiaroni

IMPIANTO ELETTRICO FORZA MOTRICE
LIVELLO AUTORIMESSA -1

rev.	data	descrizione	verif.	approv.	scala
0	10/2025	prima emissione	v	v	1:100

RTI mandataria A.J. Mobilità s.r.l. S.S. Flaminia km 131.15 06049 Spoleto (PG)	RTI mandataria C.S.I. srl Via Vincenzo Lamberti, 29 81100 Caserta (CE)
mandante D&D Costruzioni s.r.l. Via Provinciale delle Brece, 40 80147 Napoli (NA)	mandanti Silvestrini Ingegneria srl Via Guglielmo Oberdan, 71 00015 Monterotondo (RM)
	Arch. Carmine Tirone
	Ing. Vincenzo Caterino
	Dott. Geol. Giuseppe Falzarano

All reproductions right are reserved