




PARTICOLARI PUNTO DI COMANDO

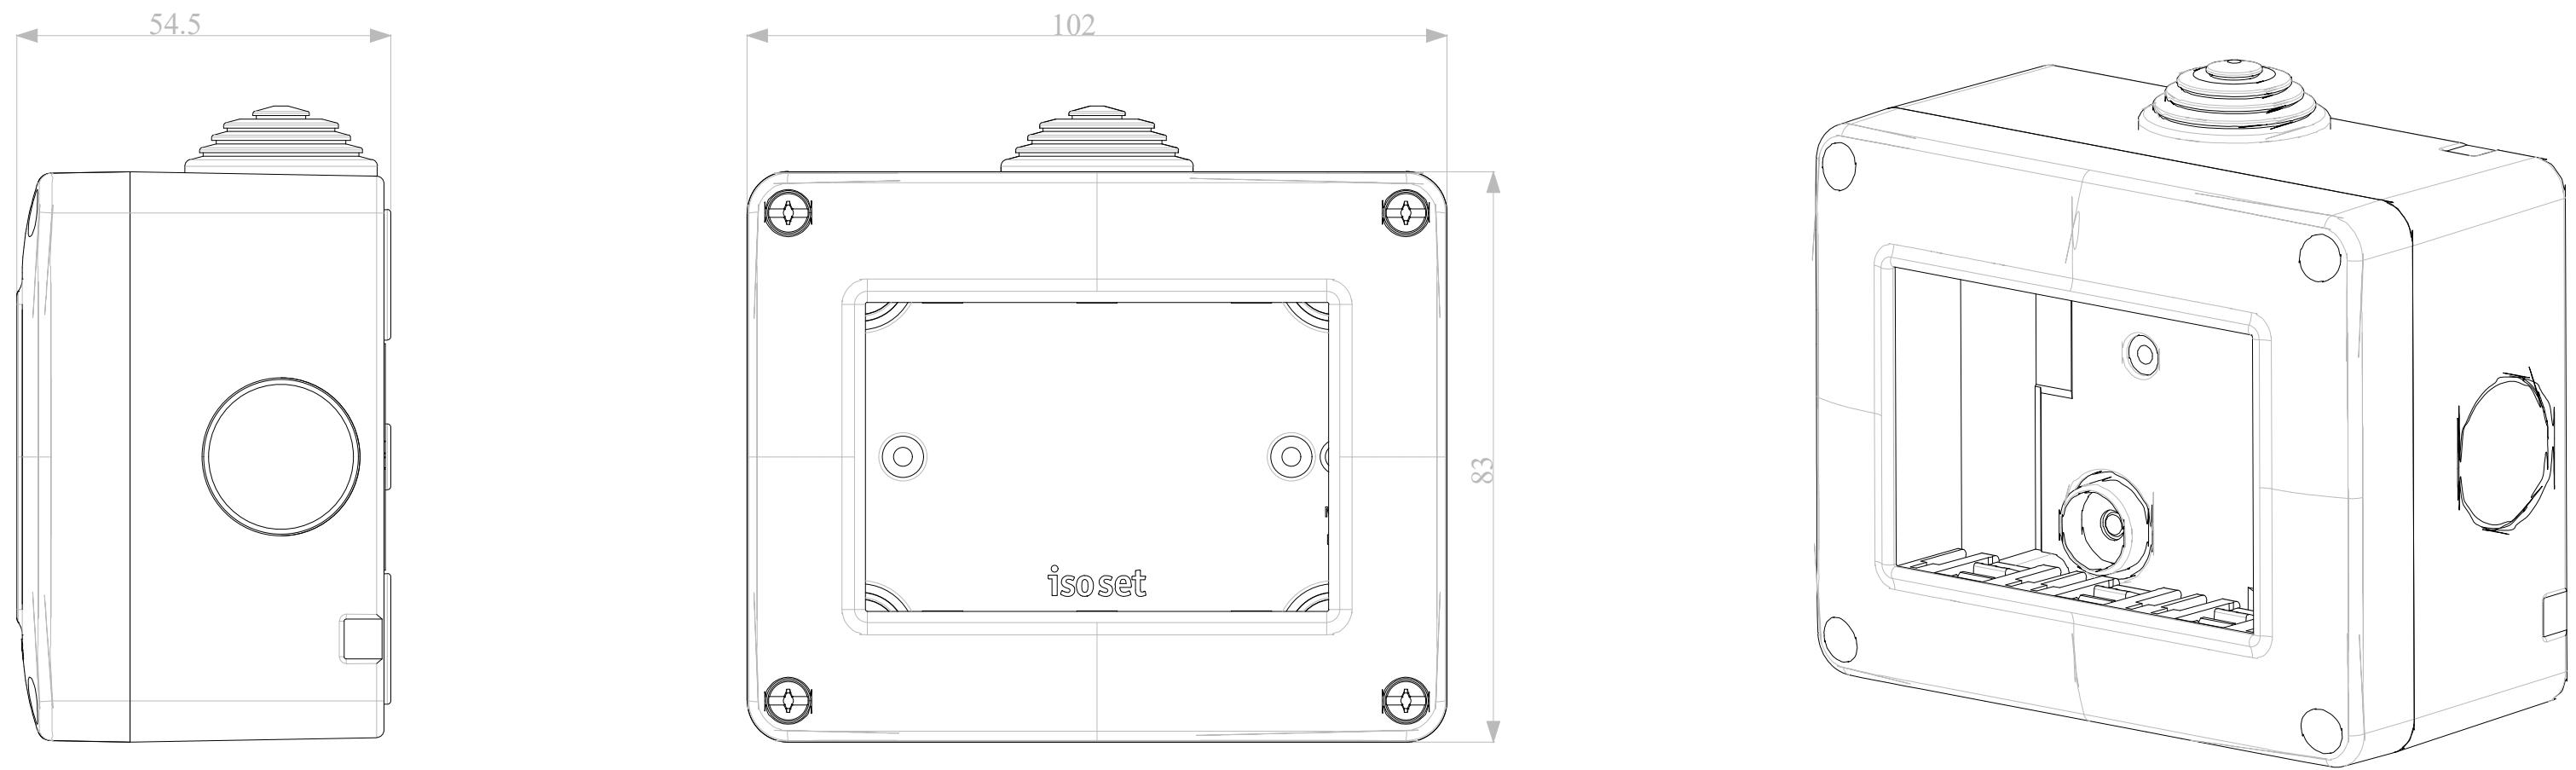

TIPICO PRESA BIPASSO IN CASSETTA A VISTA

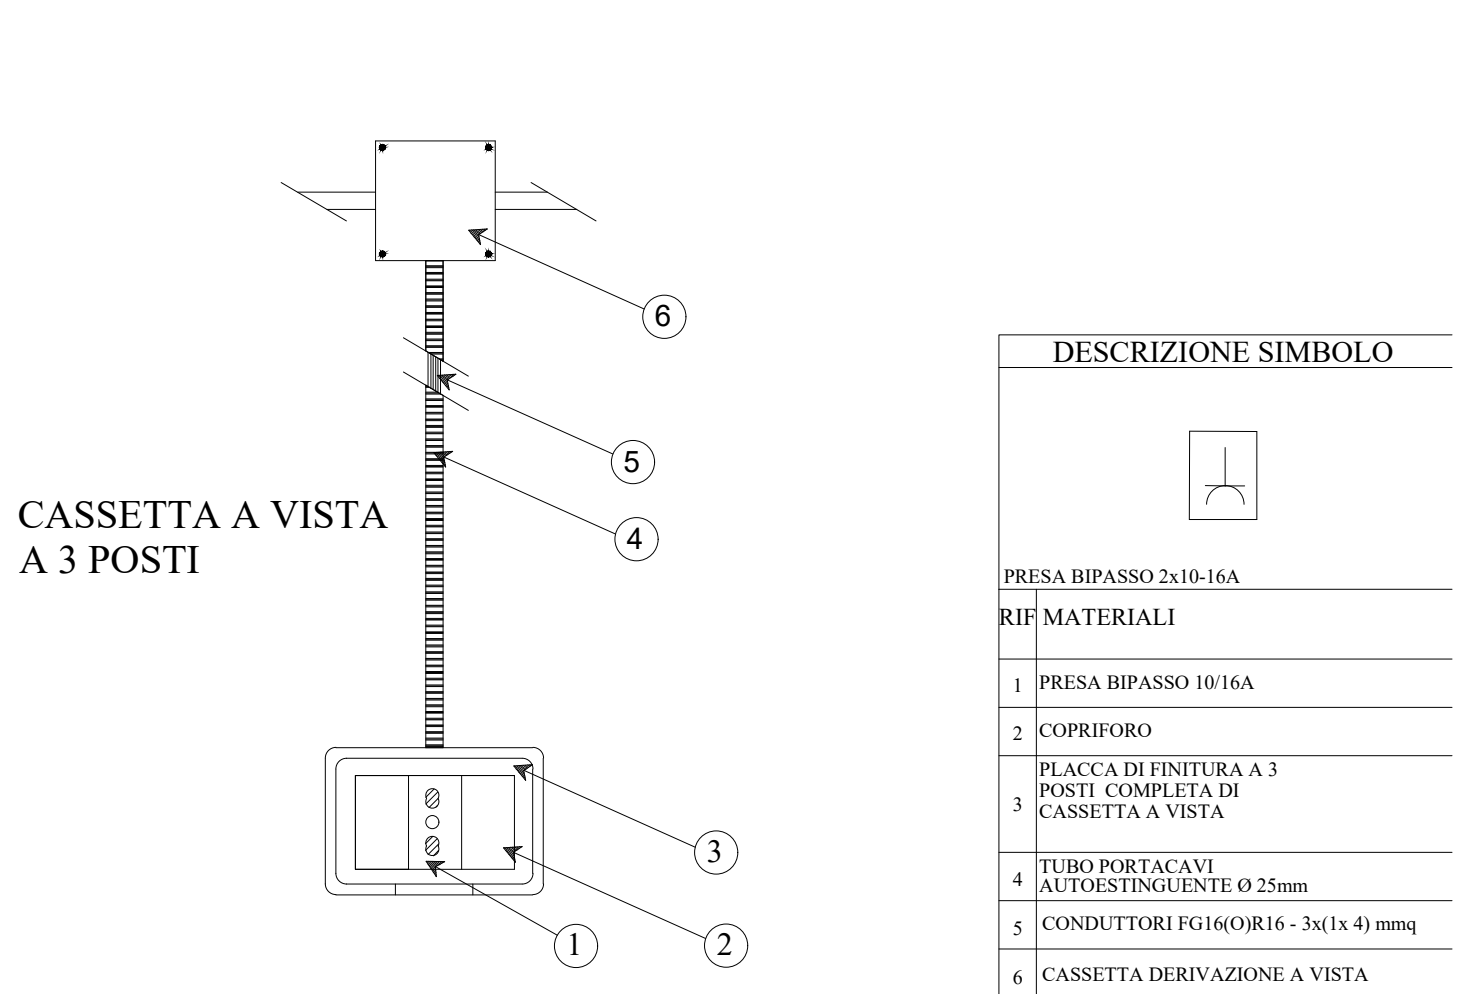


PARTICOLARE PRESA BIPASSO E SCHUKO

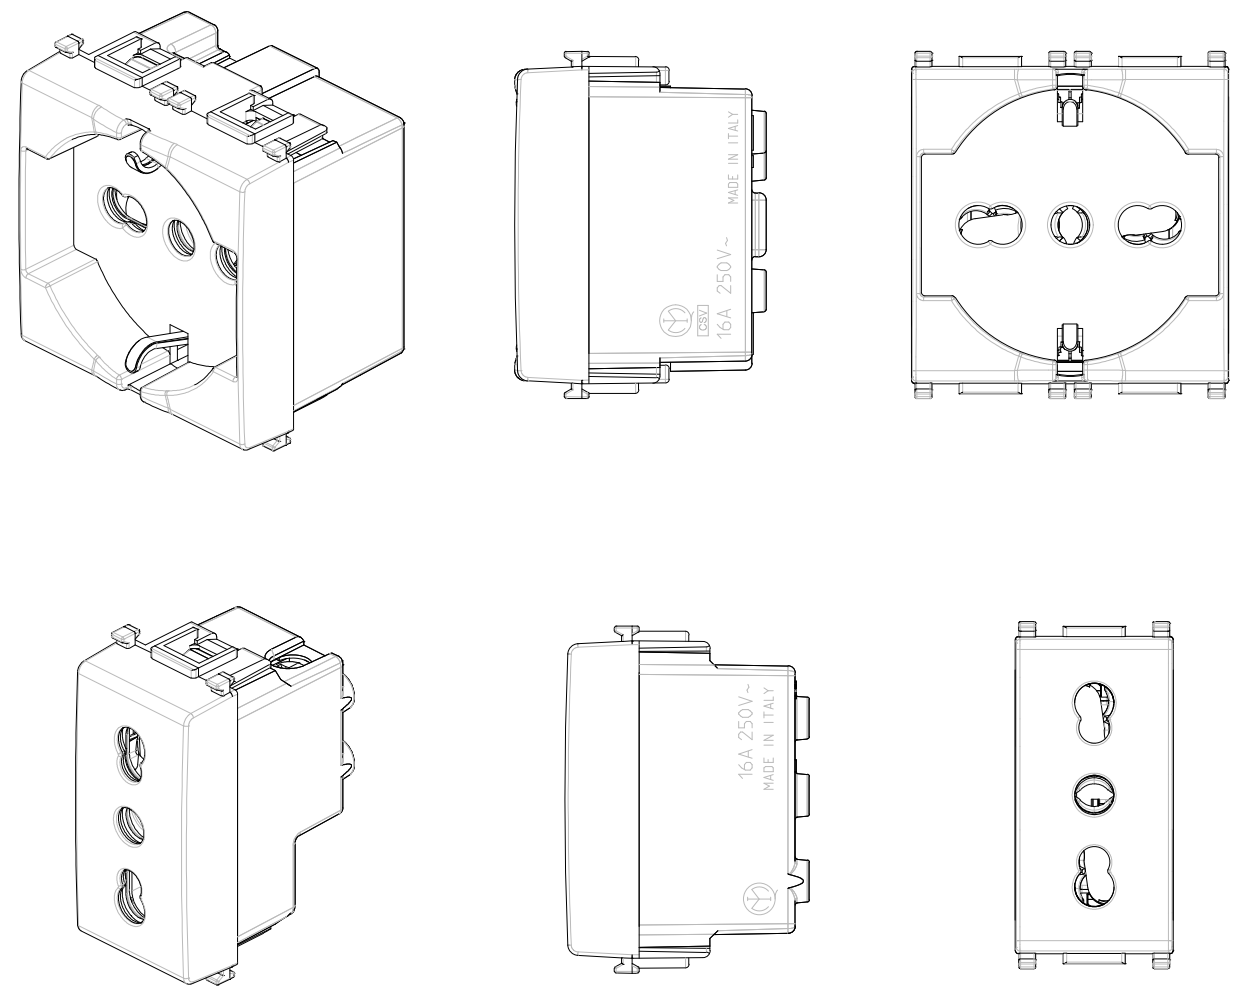

LEGENDA


	Cassetta di derivazione		Presa schuko
	Cassetta frutti		Quadro
	Collettore equipotenziale		Scaldacqua elettrico
	Presa 2P+T, 16 Ampere		Splitter

KEYPLAN

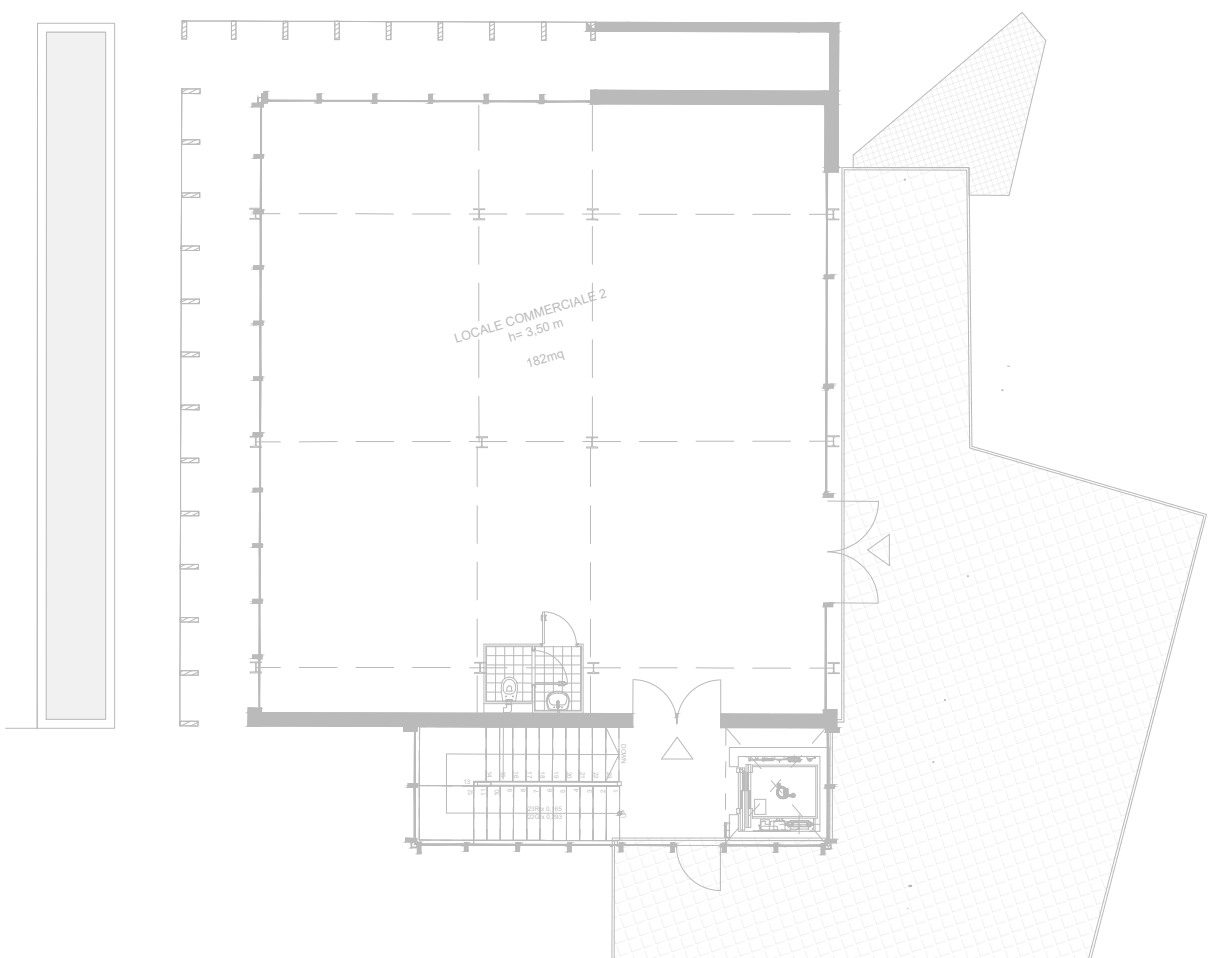

Pianta Piano TERZO

Scala 1:50

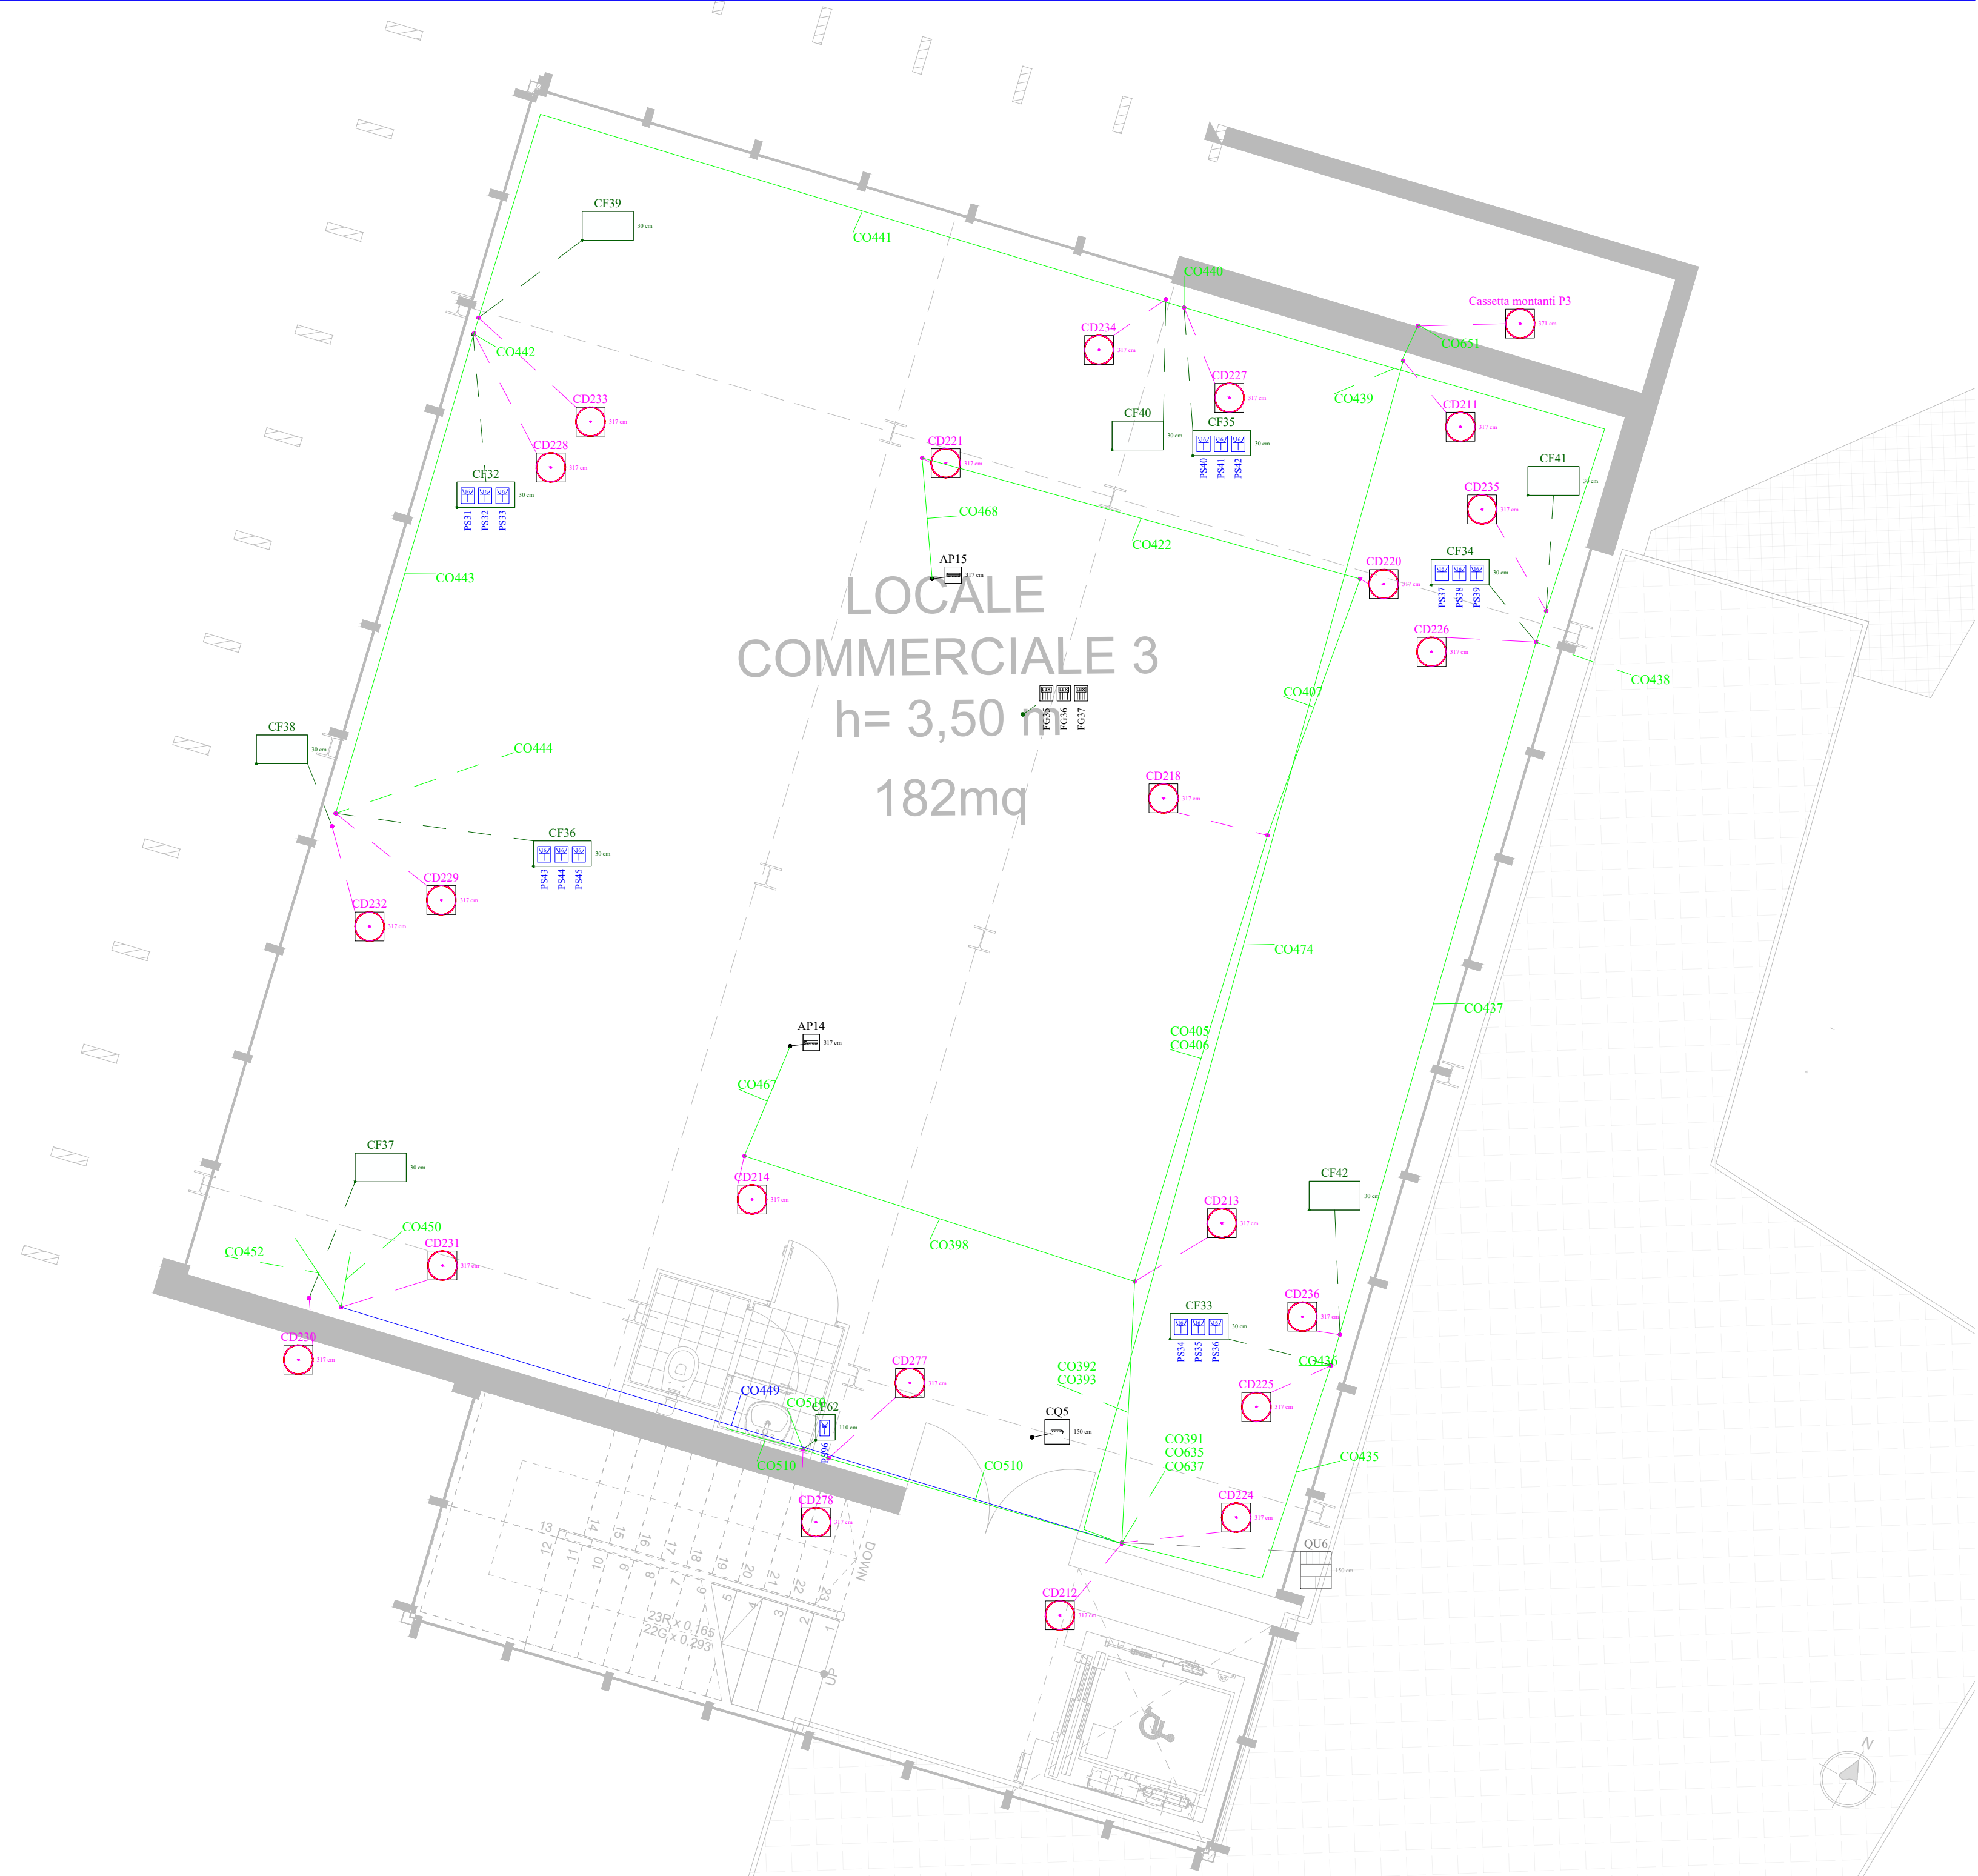

Pianta Piano QUARTO

Scala 1:50



COMUNE DI MONTEROTONDO



PROVINCIA DI ROMA

CONCESSIONE DEL SERVIZIO DI GESTIONE DELLE AREE DI SOSTA A PAGAMENTO E REALIZZAZIONE DI VERDE ATTREZZATO, PIAZZA PUBBLICA E AUTORIZZAZIONE IN PIAZZA DELLA LIBERTÀ MEDIANTE FINANZA DI PROGETTO, AI SENSI DELL'ART. 183 COMMA 15 DEL D.LGS 50/2016 E S.M.I.

CUP: I91B21001210005 - CIG: 927527463D

PROGETTO DEFINITIVO
(VARIANTE OTT. 2025)

Il Responsabile del Servizio
Arch. Andrea Cucchiaroni

IE.130.d **IMPIANTO ELETTRICO FORZA MOTRICE**
LIVELLO EDIFICIO PIANO SECONDO P3 E PIANO TERZO P4

IL SOGGETTO PROPONENTE

RTI mandataria
A.J. MOBILITÀ
A.J. Mobilità s.r.l.
S.S. Flaminia km 131,15
06049 Spoleto (PG)

mandante
D&D Costruzioni s.r.l.
Via Provinciale delle Brezze, 40
80147 Napoli (NA)

PROGETTAZIONE
RTI mandataria
C.S.I. srl
Via Vincenzo Lamberti, 29
81100 Caserta (CE)

mandanti
Silvestrini Ingegneria srl
Via Guglielmo Oberdan, 71
00015 Monterotondo (RM)

Arch. Carmine Tirone
Ing. Vincenzo Caterino
Dott. Geol. Giuseppe Falzarano

All reproductions right are reserved