




COLONNA MONTANTE SCARICO

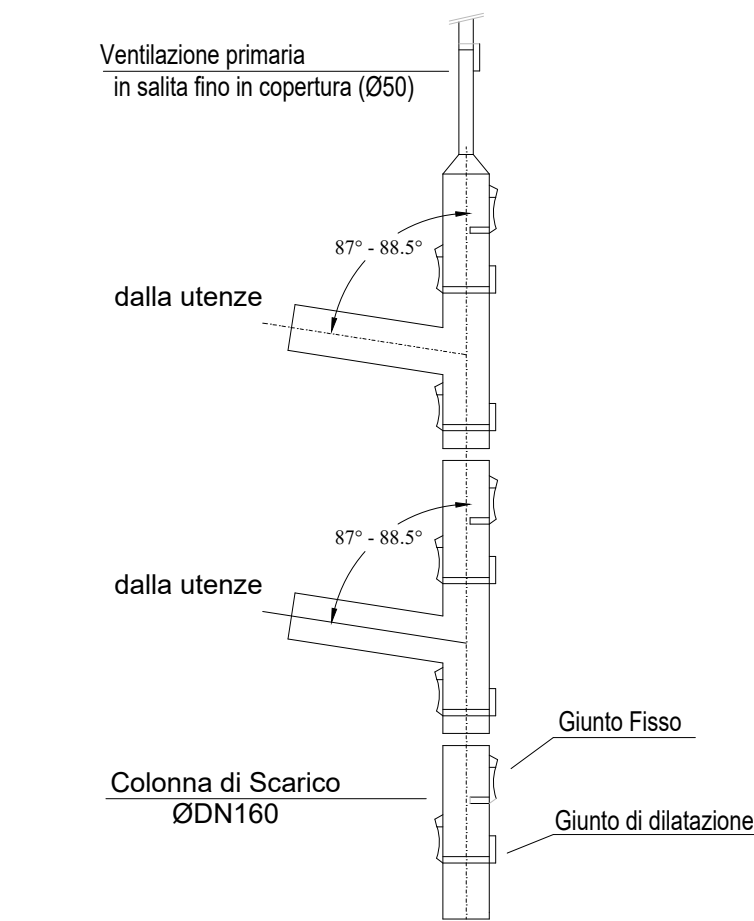

PARTICOLARE CASSETTA DI ISPEZIONE A PAVIMENTO

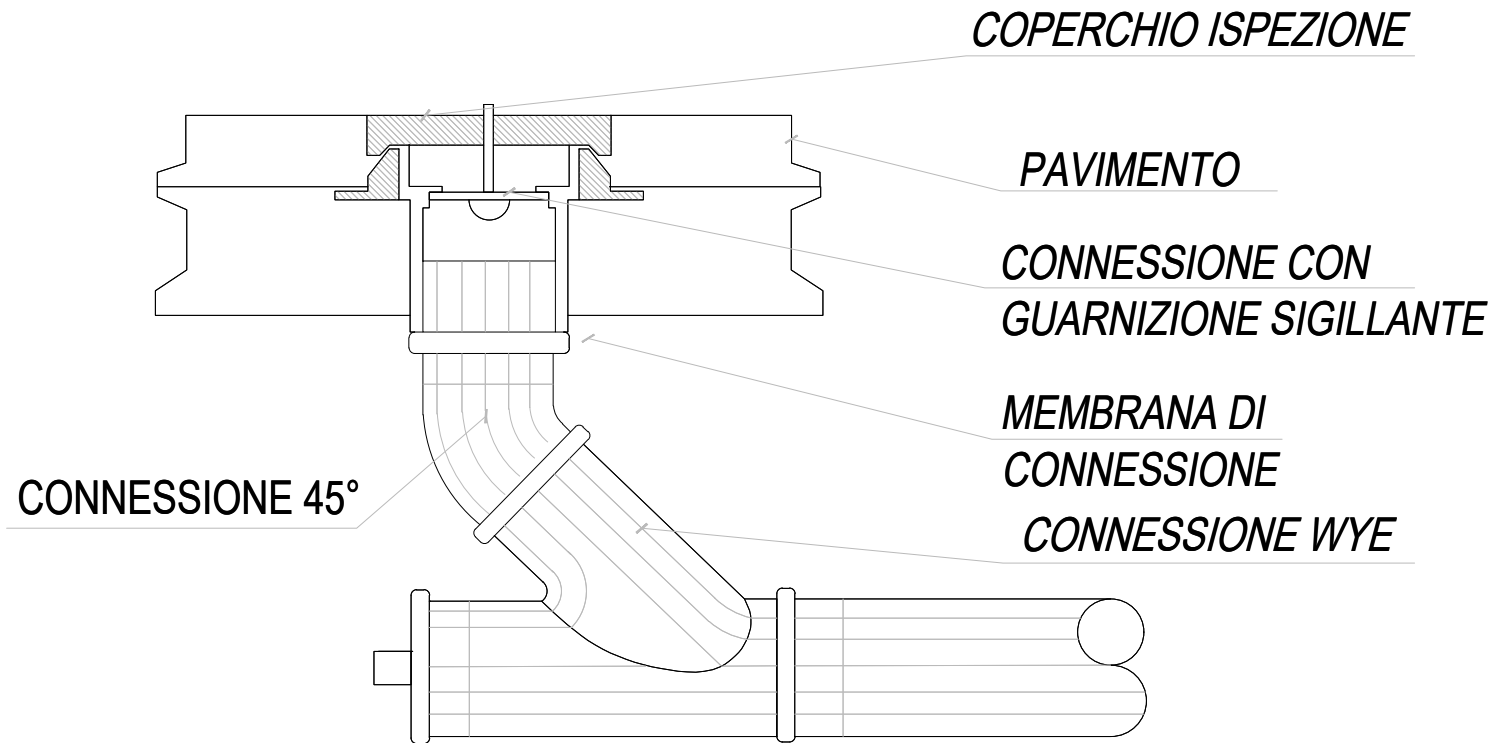


PARTICOLARE INSTALLAZIONE WC

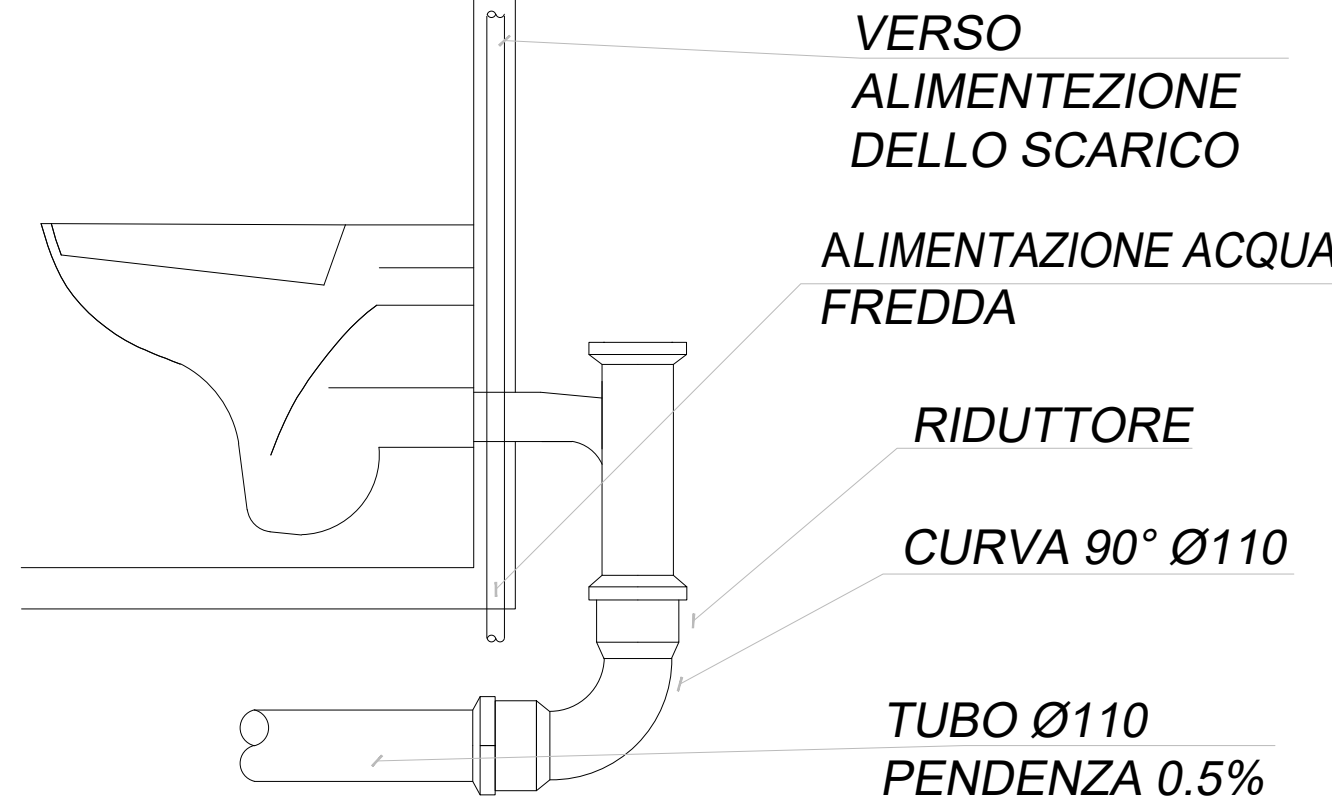

NOTA
Il particolare mostra il sistema di scarico e carico idrico da utilizzare; la tipologia di vaso indicata (sospeso a parete) è indicativa.

PARTICOLARE INSTALLAZIONE LAVABO

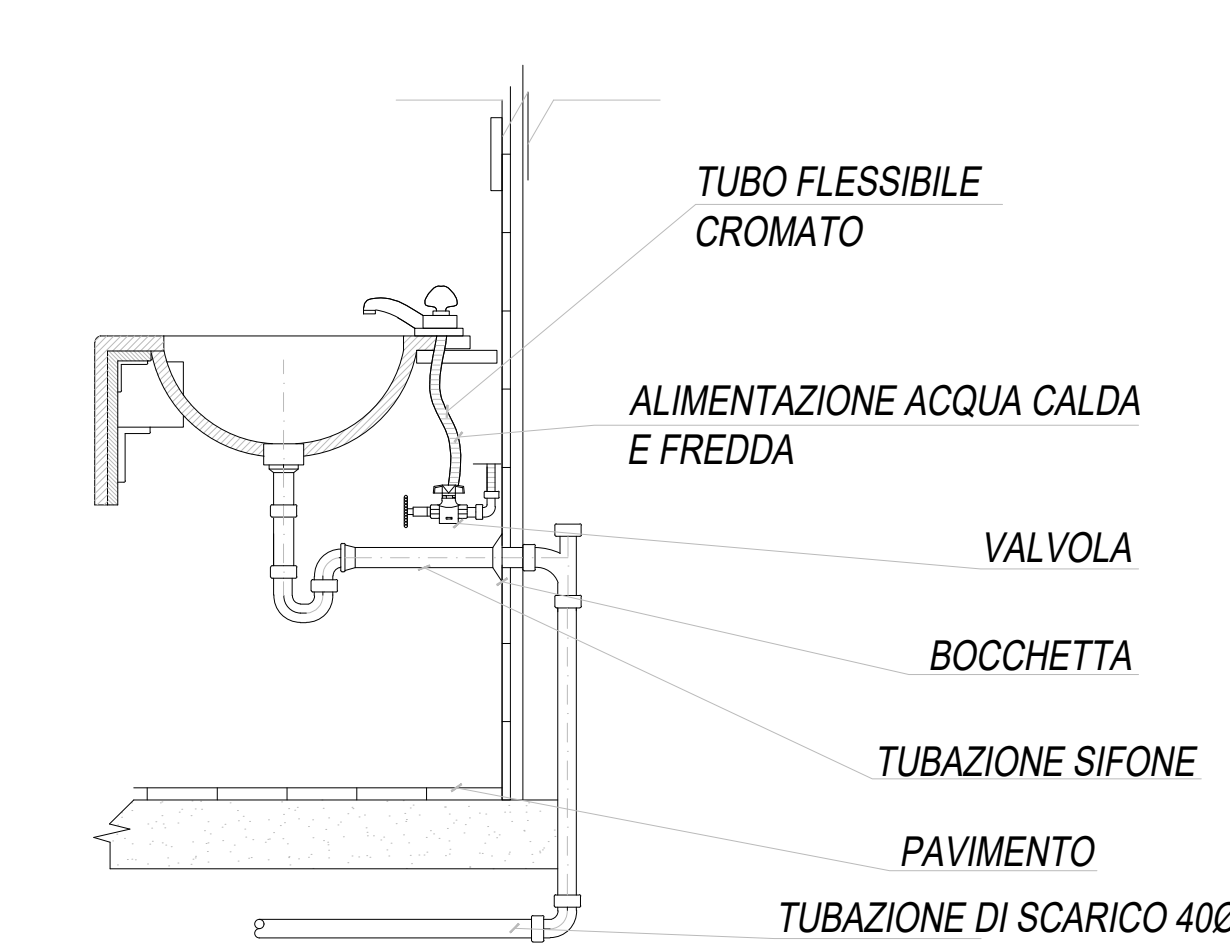

NOTE PARTICOLARI

Impianto Idrico Sanitario: Scarico

Caratteristiche Tubazione di scarico principale e secondaria: PEAD


Dimensionamento Tubazione di scarico principale
- Tratto finale dal vaso alla colonna di scarico ØDN110
- Dimensionamento colonna di scarico ACQUE NERE ØDN160
- Dimensionamento colonna di scarico ACQUE GRIGIE ØDN110

Dimensionamento Tubazione di scarico secondaria:
- Bidet ØDN40
- Lavabo ØDN40
- vasca / Doccia ØDN40
- Lavatrice / lavastoviglie ØDN40

NOTE
- Prevedere Pozzetto Sifonato di Ispezione prima dell'innesto in colonna.
- Angolo di Innesto colonna compreso tra 80° e 90°.
- Per il sostegno della Colonna, ad ogni piano prevedere bracciale a punto fisso.
- La colonna di scarico proseguirà fino in copertura per la ventilazione (di tipo secondario).


Pianta Piano PRIMO

Scala 1:25

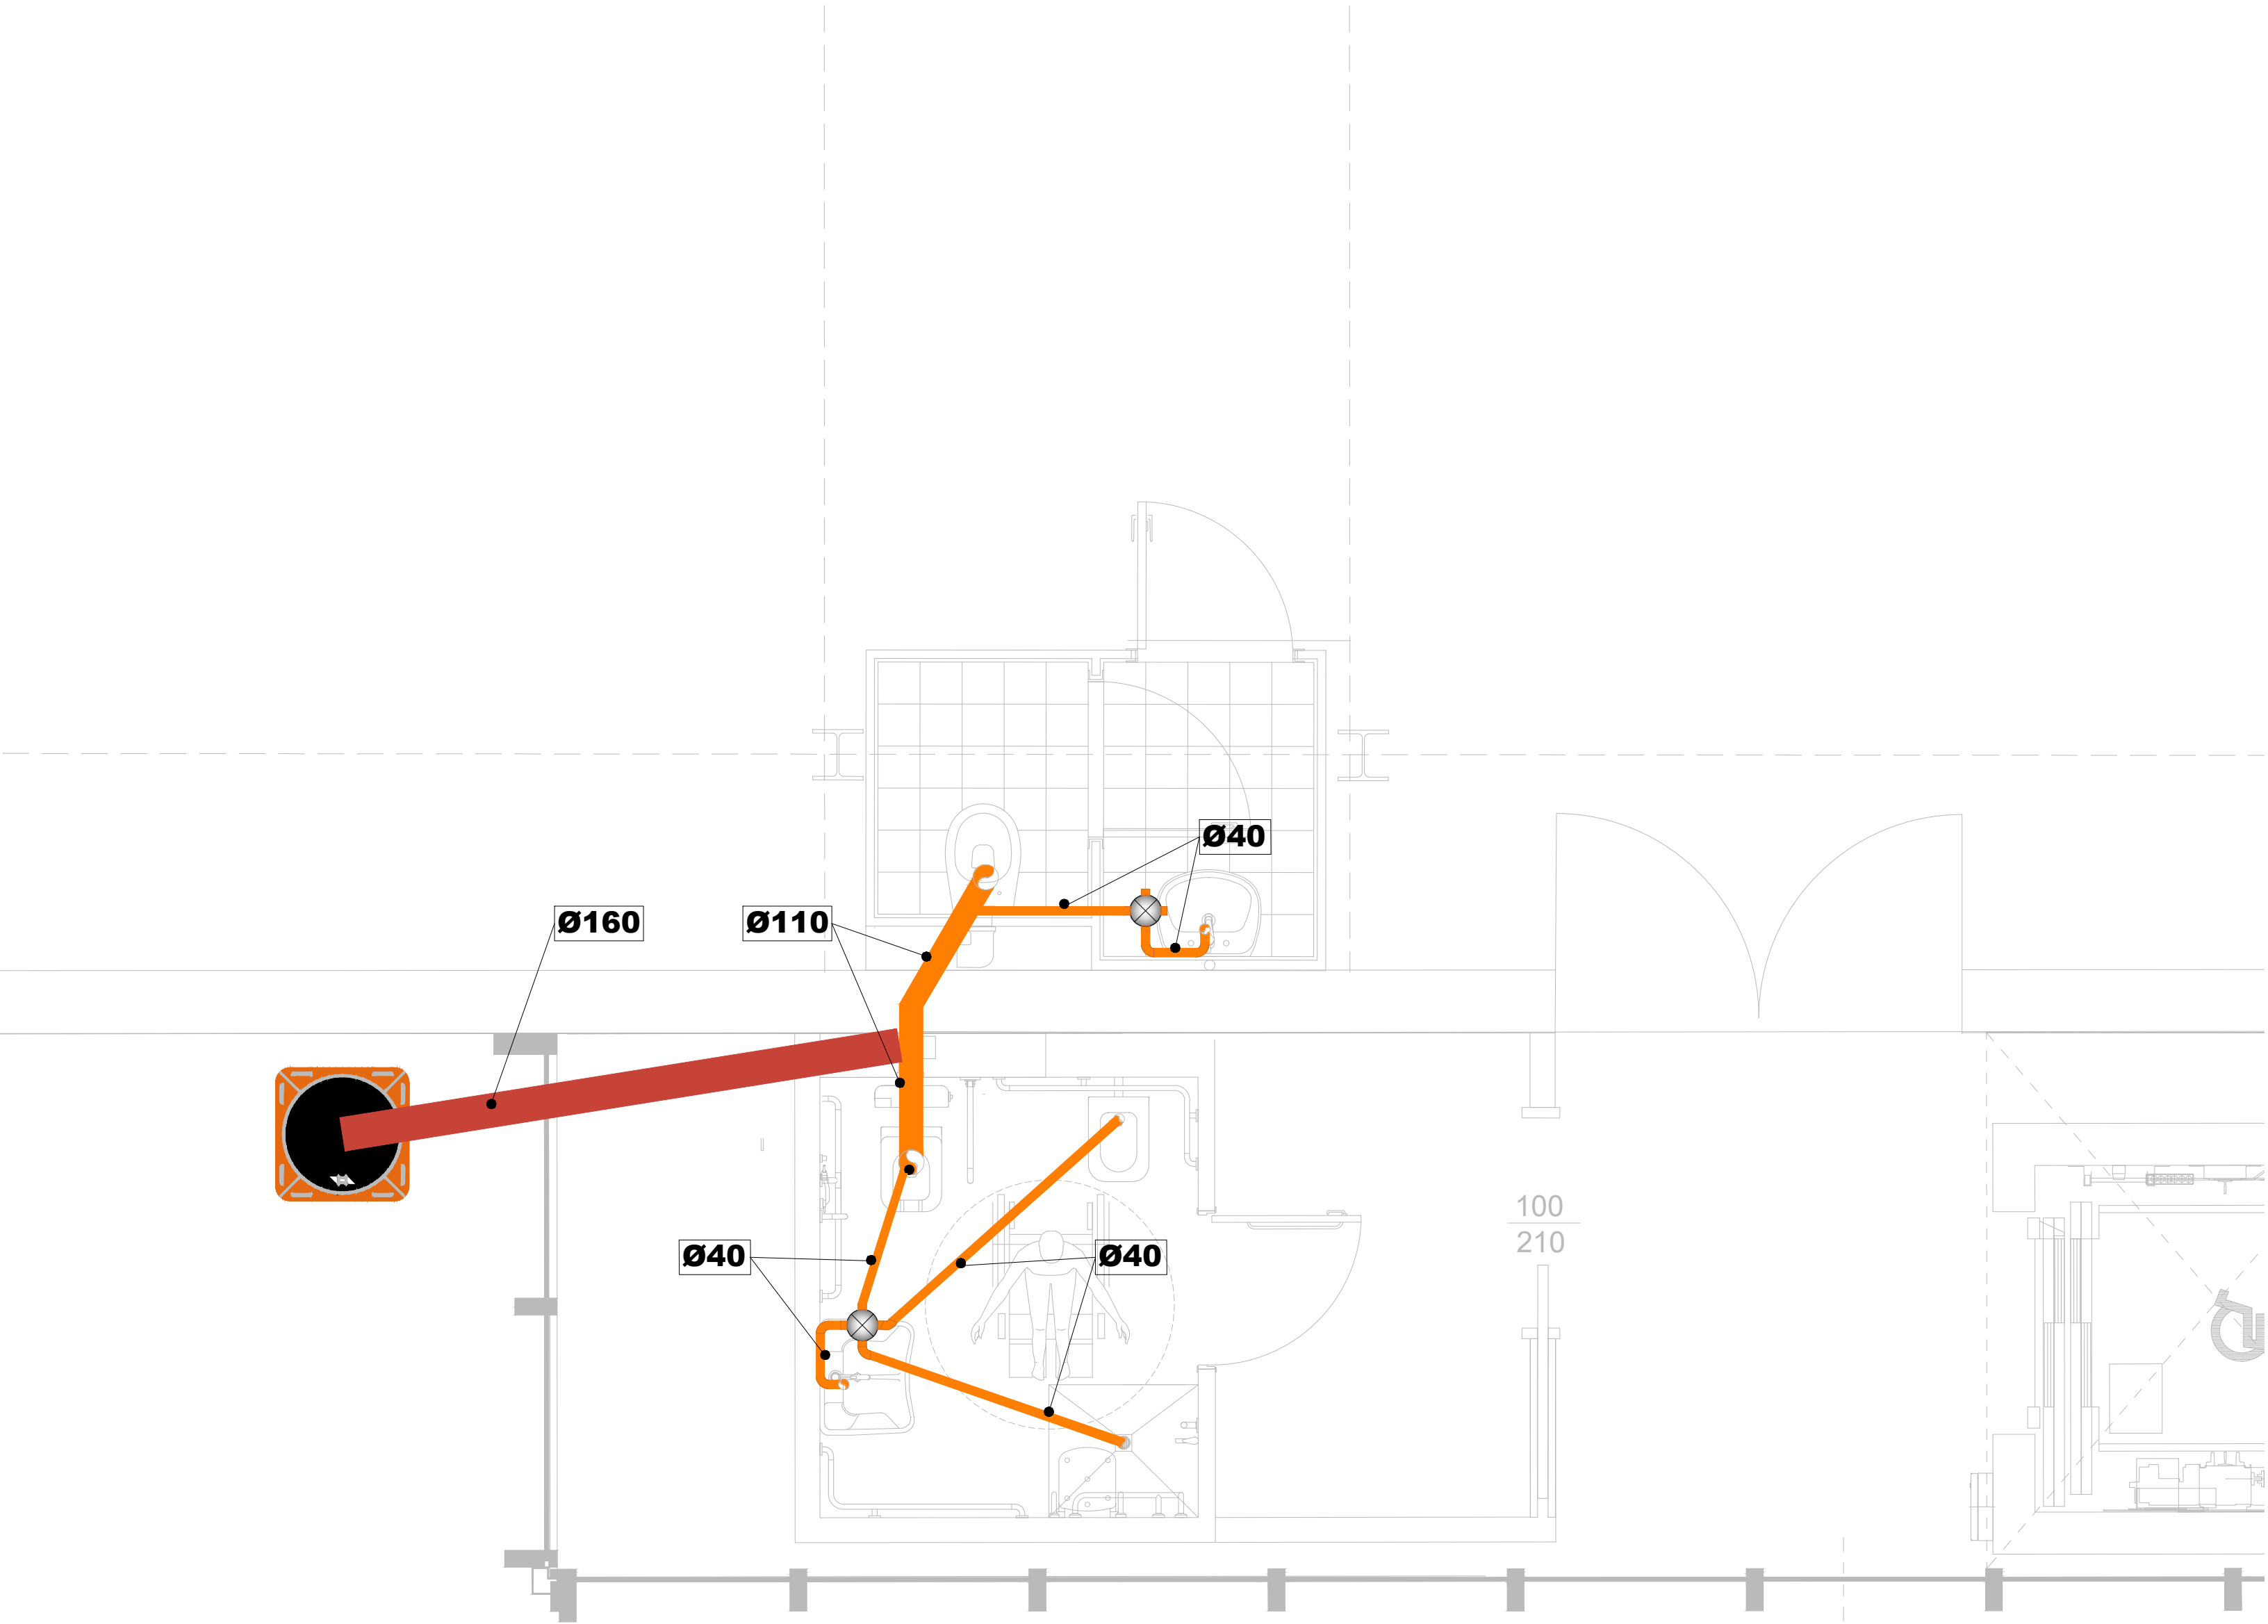


Pianta Piano SECONDO

Scala 1:25

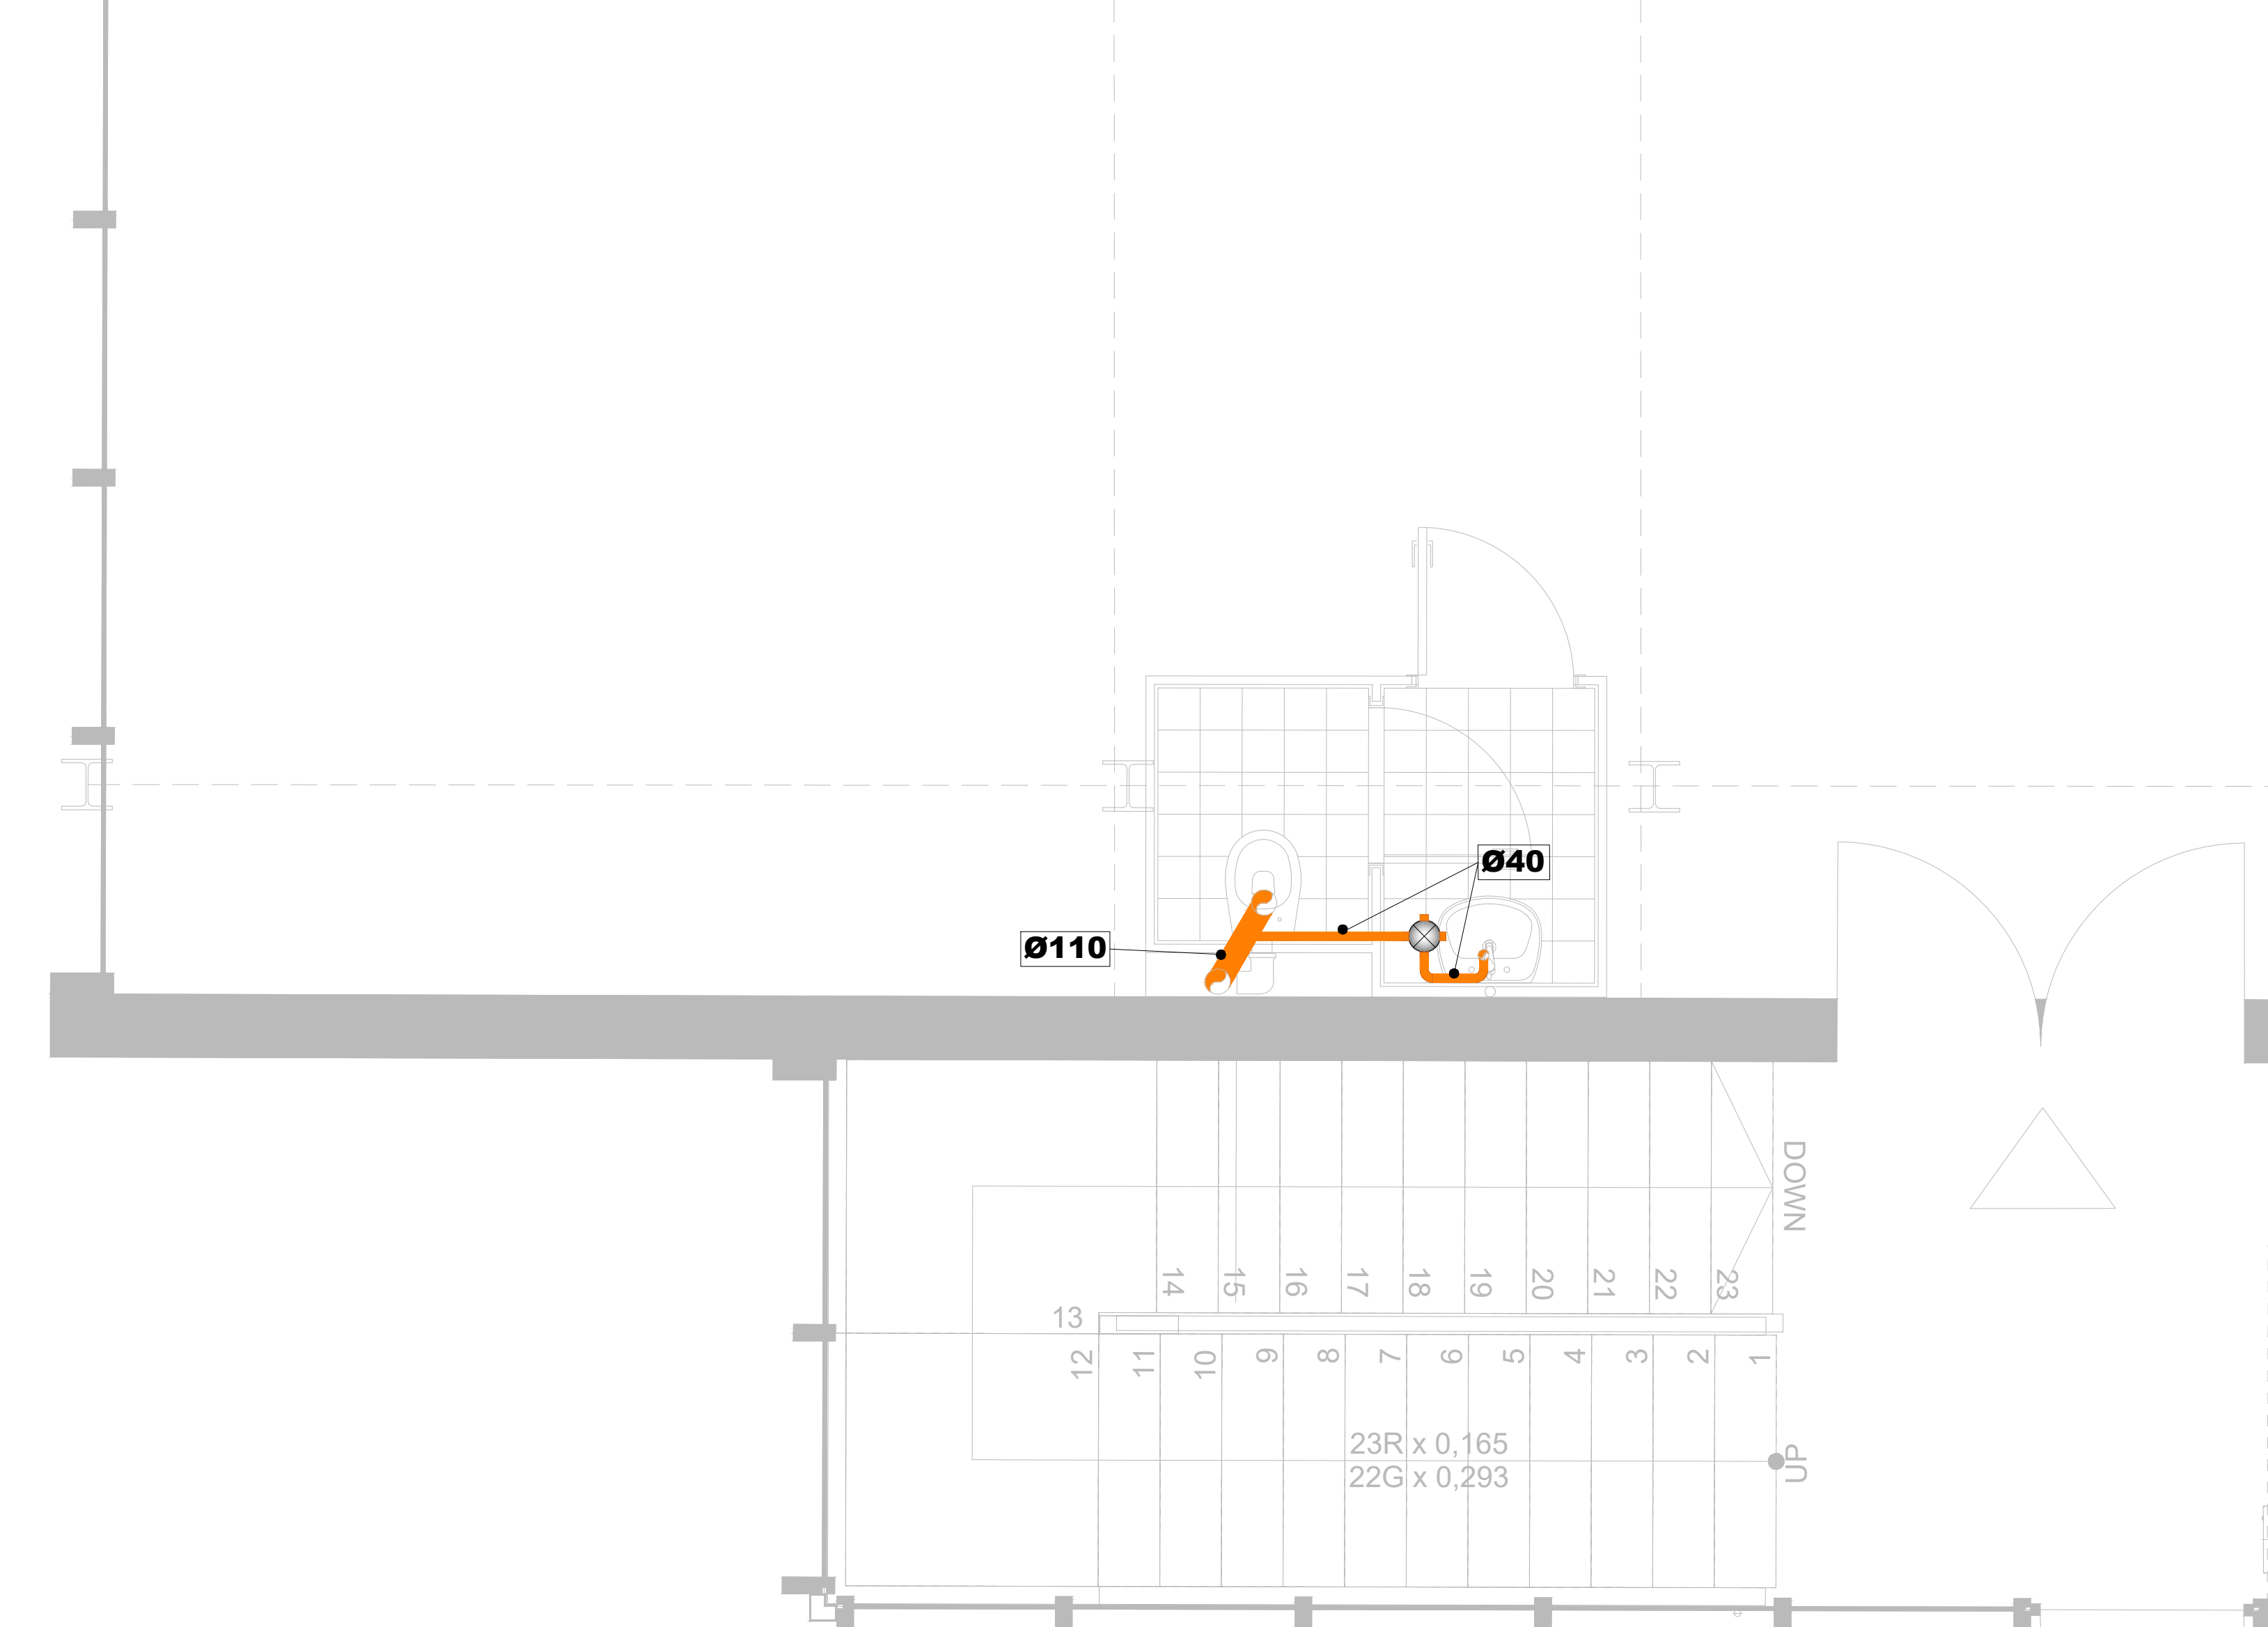

IMPIANTO IDRICO SCARICO - DISTRIBUZIONE RETI -	
LEGENDA DEGLI ELEMENTI	
simbolo grafico	descrizione dell'articolo
	Tubazione in PEAD distribuzione scarico idrico per installazione in cassonetto e sottopavimento CIRCUITO SCARICO ACQUE NERE (i diametri dei vari tratti sono indicati nella tabella nella tavola)
	Tubazione in PEAD distribuzione scarico idrico per installazione in cassonetto e sottopavimento CIRCUITO SCARICO ACQUE BIANCHE (i diametri dei vari tratti sono indicati nella tabella nella tavola)
	Cassetta di ispezione a pavimento con coperchio (vedere dettaglio nella tavola)
	Verso del deflusso delle acque reflue
	Diametro dei tratti di condotta
	Tubazione in PEAD per MONTANTE SCARICO ACQUE NERE (Ø160)
	Tubazione in PEAD per MONTANTE SCARICO ACQUE BIANCHE (Ø125)

KEYPLAN

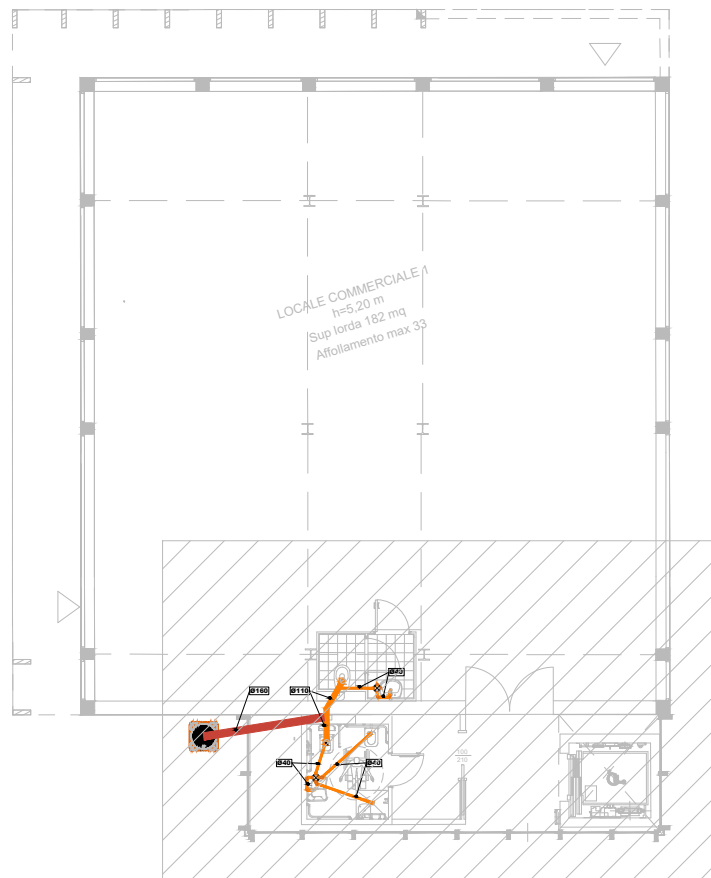

COMUNE DI MONTEROTONDO

PROVINCIA DI ROMA

CONCESSIONE DEL SERVIZIO DI GESTIONE DELLE AREE DI SOSTA A PAGAMENTO E REALIZZAZIONE DI VERDE ATTREZZATO, PIAZZA PUBBLICA E AUTORIMESSA IN PIAZZA DELLA LIBERTÀ MEDIANTE FINANZA DI PROGETTO, AI SENSI DELL'ART. 183 COMMA 15 DEL D.LGS 50/2016 E S.M.I.

CUP: I91B21001210005 - CIG: 927527463D

tipo	PROGETTO DEFINITIVO (VARIANTE OTT. 2025)	viso	Il Responsabile del Servizio Arch. Andrea Cucchiaroni		
n. documento	IM.020.a				
IMPIANTO IDRICO SCARICO LIVELLO EDIFICIO PIANO TERRA P1 E PIANO PRIMO P2					
rev.	data	descrizione	verif.	approv.	scala
0	10.2025	prima emissione	v	v	1:25
					formato

IL SOGGETTO PROPONENTE

RT1 mandataria

A.J. Mobilità s.r.l.

S.S. Flaminia km 131,15
06049 Spoleto (PG)

mandante

D&D Costruzioni s.r.l.

Via Provinciale delle Brezze, 40
80147 Napoli (NA)

RTP mandataria

C.S.I. srl

Via Vincenzo Lamberti, 29
81100 Caserta (CE)

mandanti

Silvestrini Ingegneria srl

Via Guglielmo Oberdan, 71
00015 Monterotondo (RM)

Arch. Carmine Tirone

Ing. Vincenzo Caterino

Dott. Geol. Giuseppe Falzarano

All reproductions right are reserved