




COLONNA MONTANTE SCARICO

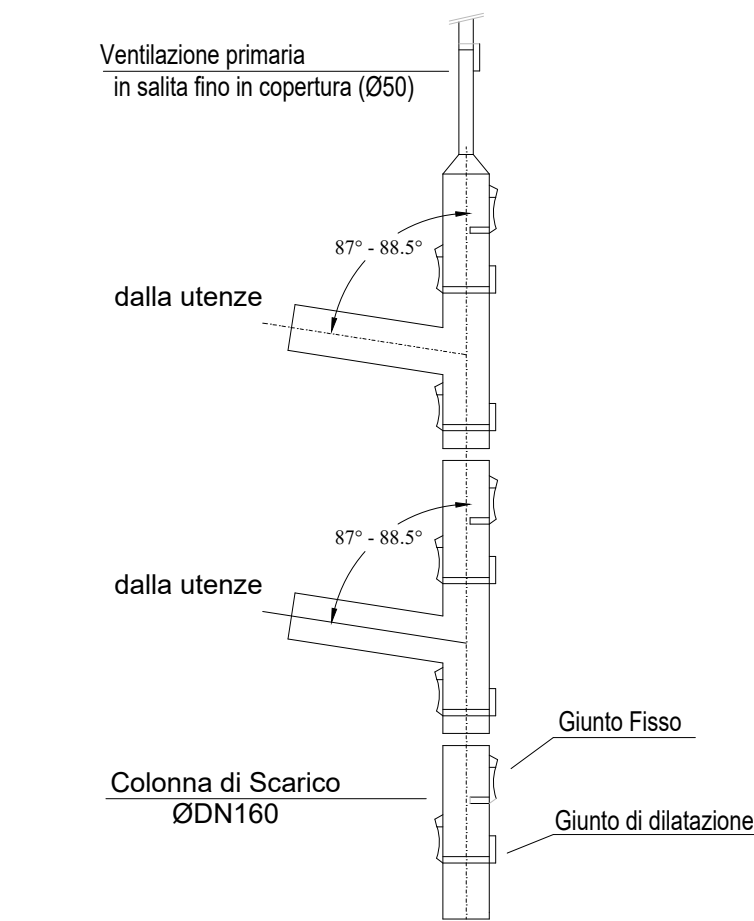

PARTICOLARE CASSETTA DI ISPEZIONE A PAVIMENTO

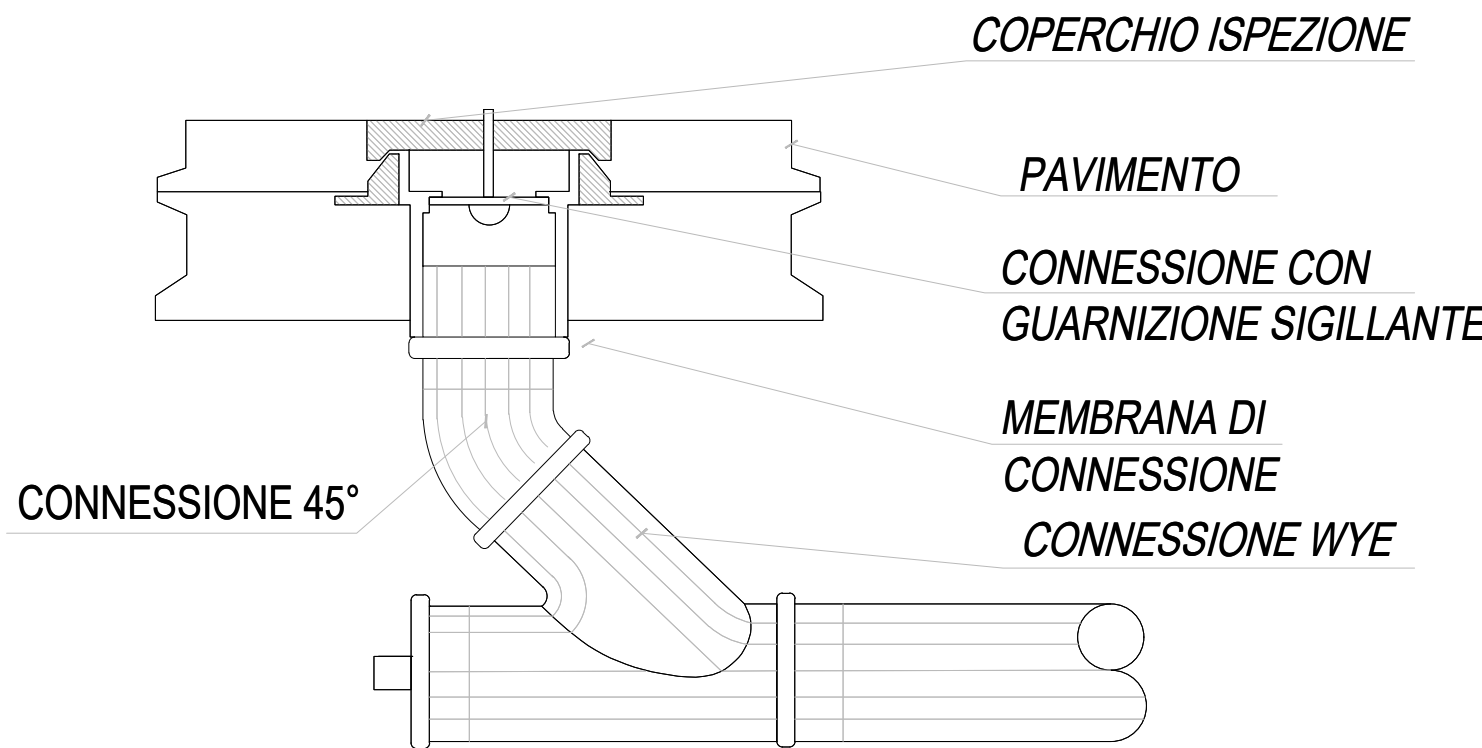


PARTICOLARE INSTALLAZIONE WC

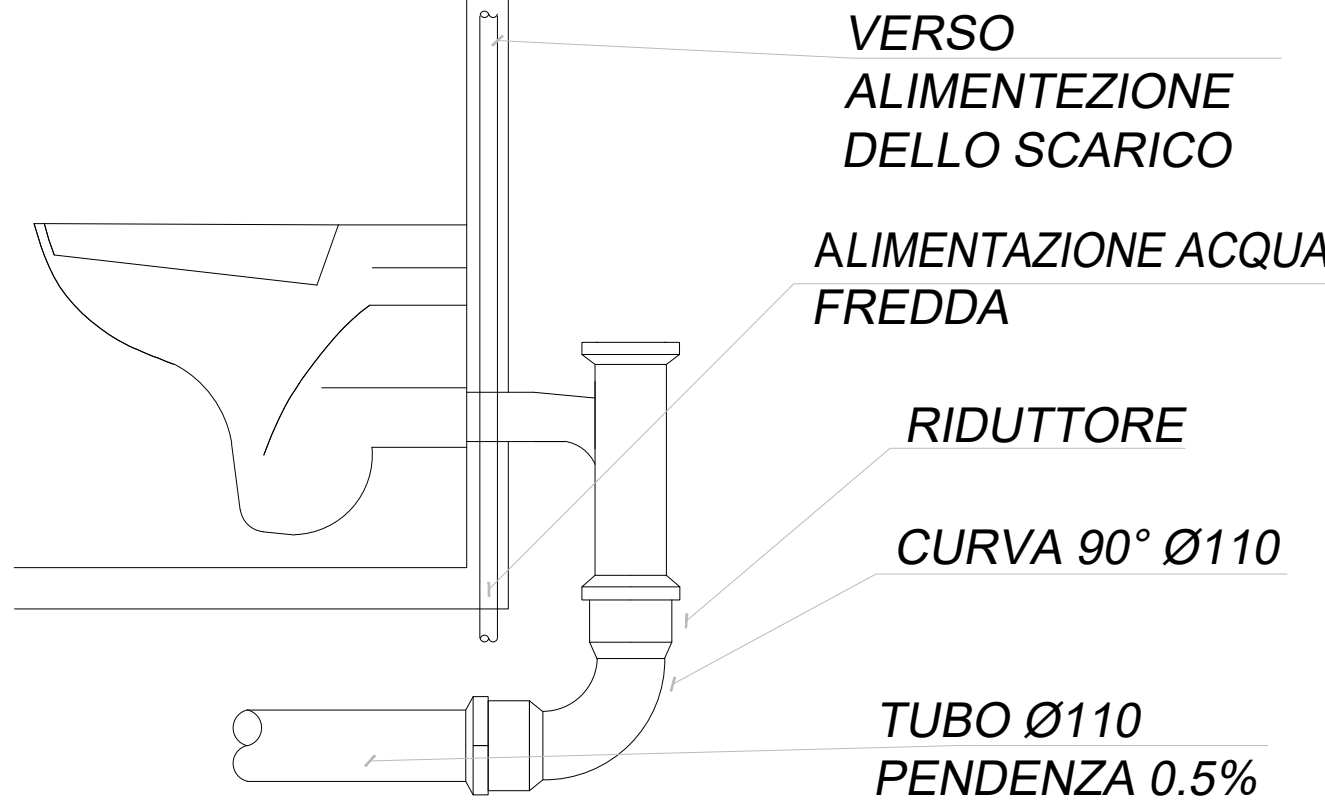

NOTA
Il particolare mostra il sistema di scarico e carico idrico da utilizzare; la tipologia di vaso indicata (sospeso a parete) è indicativa.

PARTICOLARE INSTALLAZIONE LAVABO

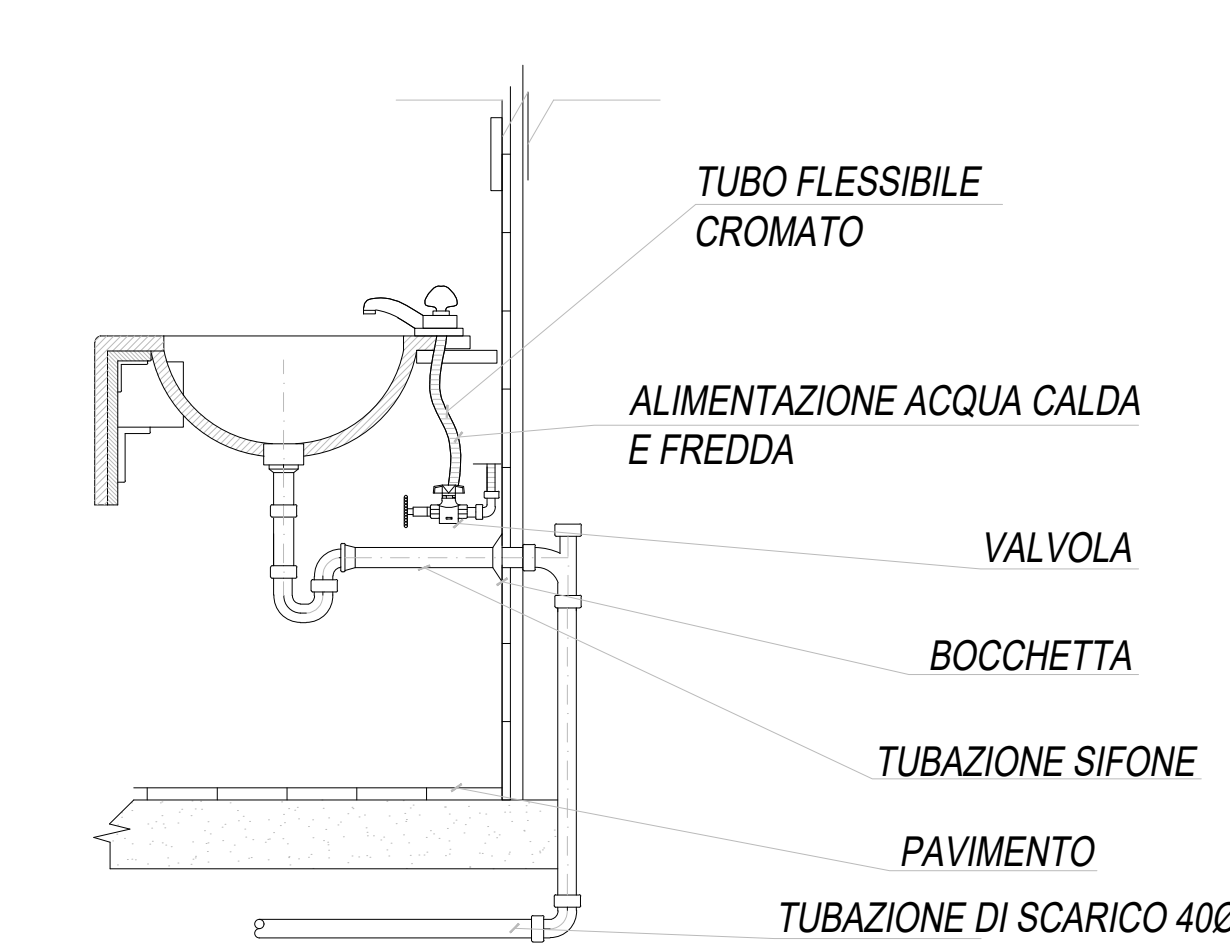

NOTE PARTICOLARI

Impianto Idrico Sanitario: Scarico

Caratteristiche Tubazione di scarico principale e secondaria: PEAD

Dimensionamento Tubazione di scarico principale
- *Tratto finale dal vaso alla colonna di scarico* ØDN110
- *Dimensionamento colonna di scarico ACQUE NERE* ØDN160
- *Dimensionamento colonna di scarico ACQUE GRIGIE* ØDN110

Dimensionamento Tubazione di scarico secondaria:
- *Bidet* ØDN40
- *Lavabo* ØDN40
- *vasca / Doccia* ØDN40
- *Lavatrice / lavastoviglie* ØDN40


NOTE
- *Prevedere Pozzetto Sifonato di Ispezione prima dell'innesto in colonna.*
- *Angolo di Innesto colonna compreso tra 80° e 90°.*
- *Per il sostegno della Colonna, ad ogni piano prevedere bracciale a punto fisso.*
- *La colonna di scarico proseguirà fino in copertura per la ventilazione (di tipo secondario).*

IMPIANTO IDRICO SCARICO
- DISTRIBUZIONE RETI -

LEGENDA DEGLI ELEMENTI


simbolo grafico	descrizione dell'articolo
	Tubazione in PEAD distribuzione scarico idrico per installazione in cassonetto e sottopavimento CIRCUITO SCARICO ACQUE NERE (i diametri dei vari tratti sono indicati nella tabella nella tavola)
	Tubazione in PEAD distribuzione scarico idrico per installazione in cassonetto e sottopavimento CIRCUITO SCARICO ACQUE BIANCHE (i diametri dei vari tratti sono indicati nella tabella nella tavola)
	Cassetta di ispezione a pavimento con coperchio (vedere dettaglio nella tavola)
	Verso del deflusso delle acque reflue
	Diametro dei tratti di condotta

KEYPLAN

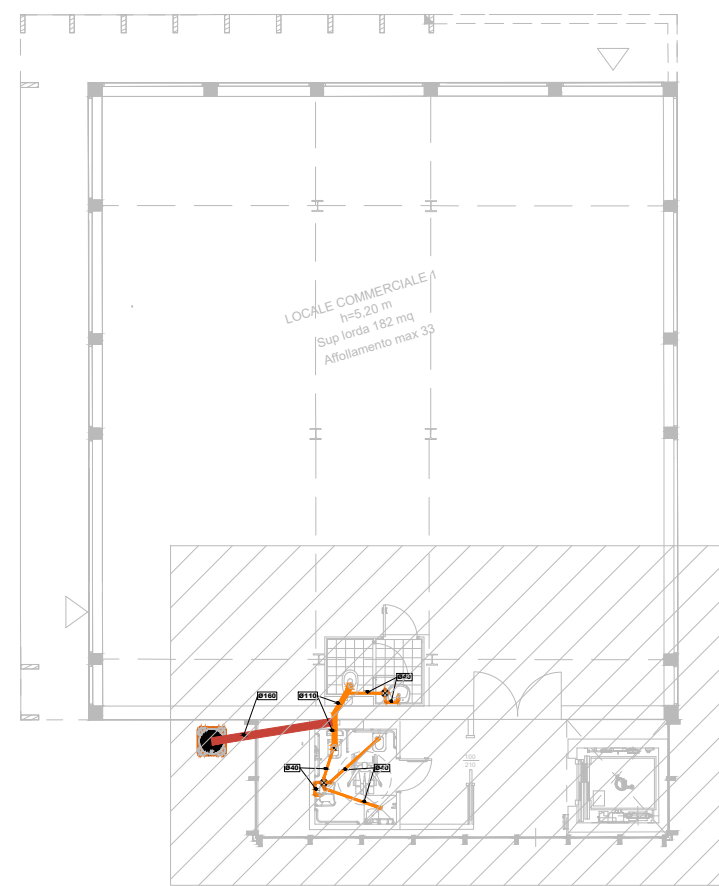


Pianta Piano TERZO

Scala 1:25

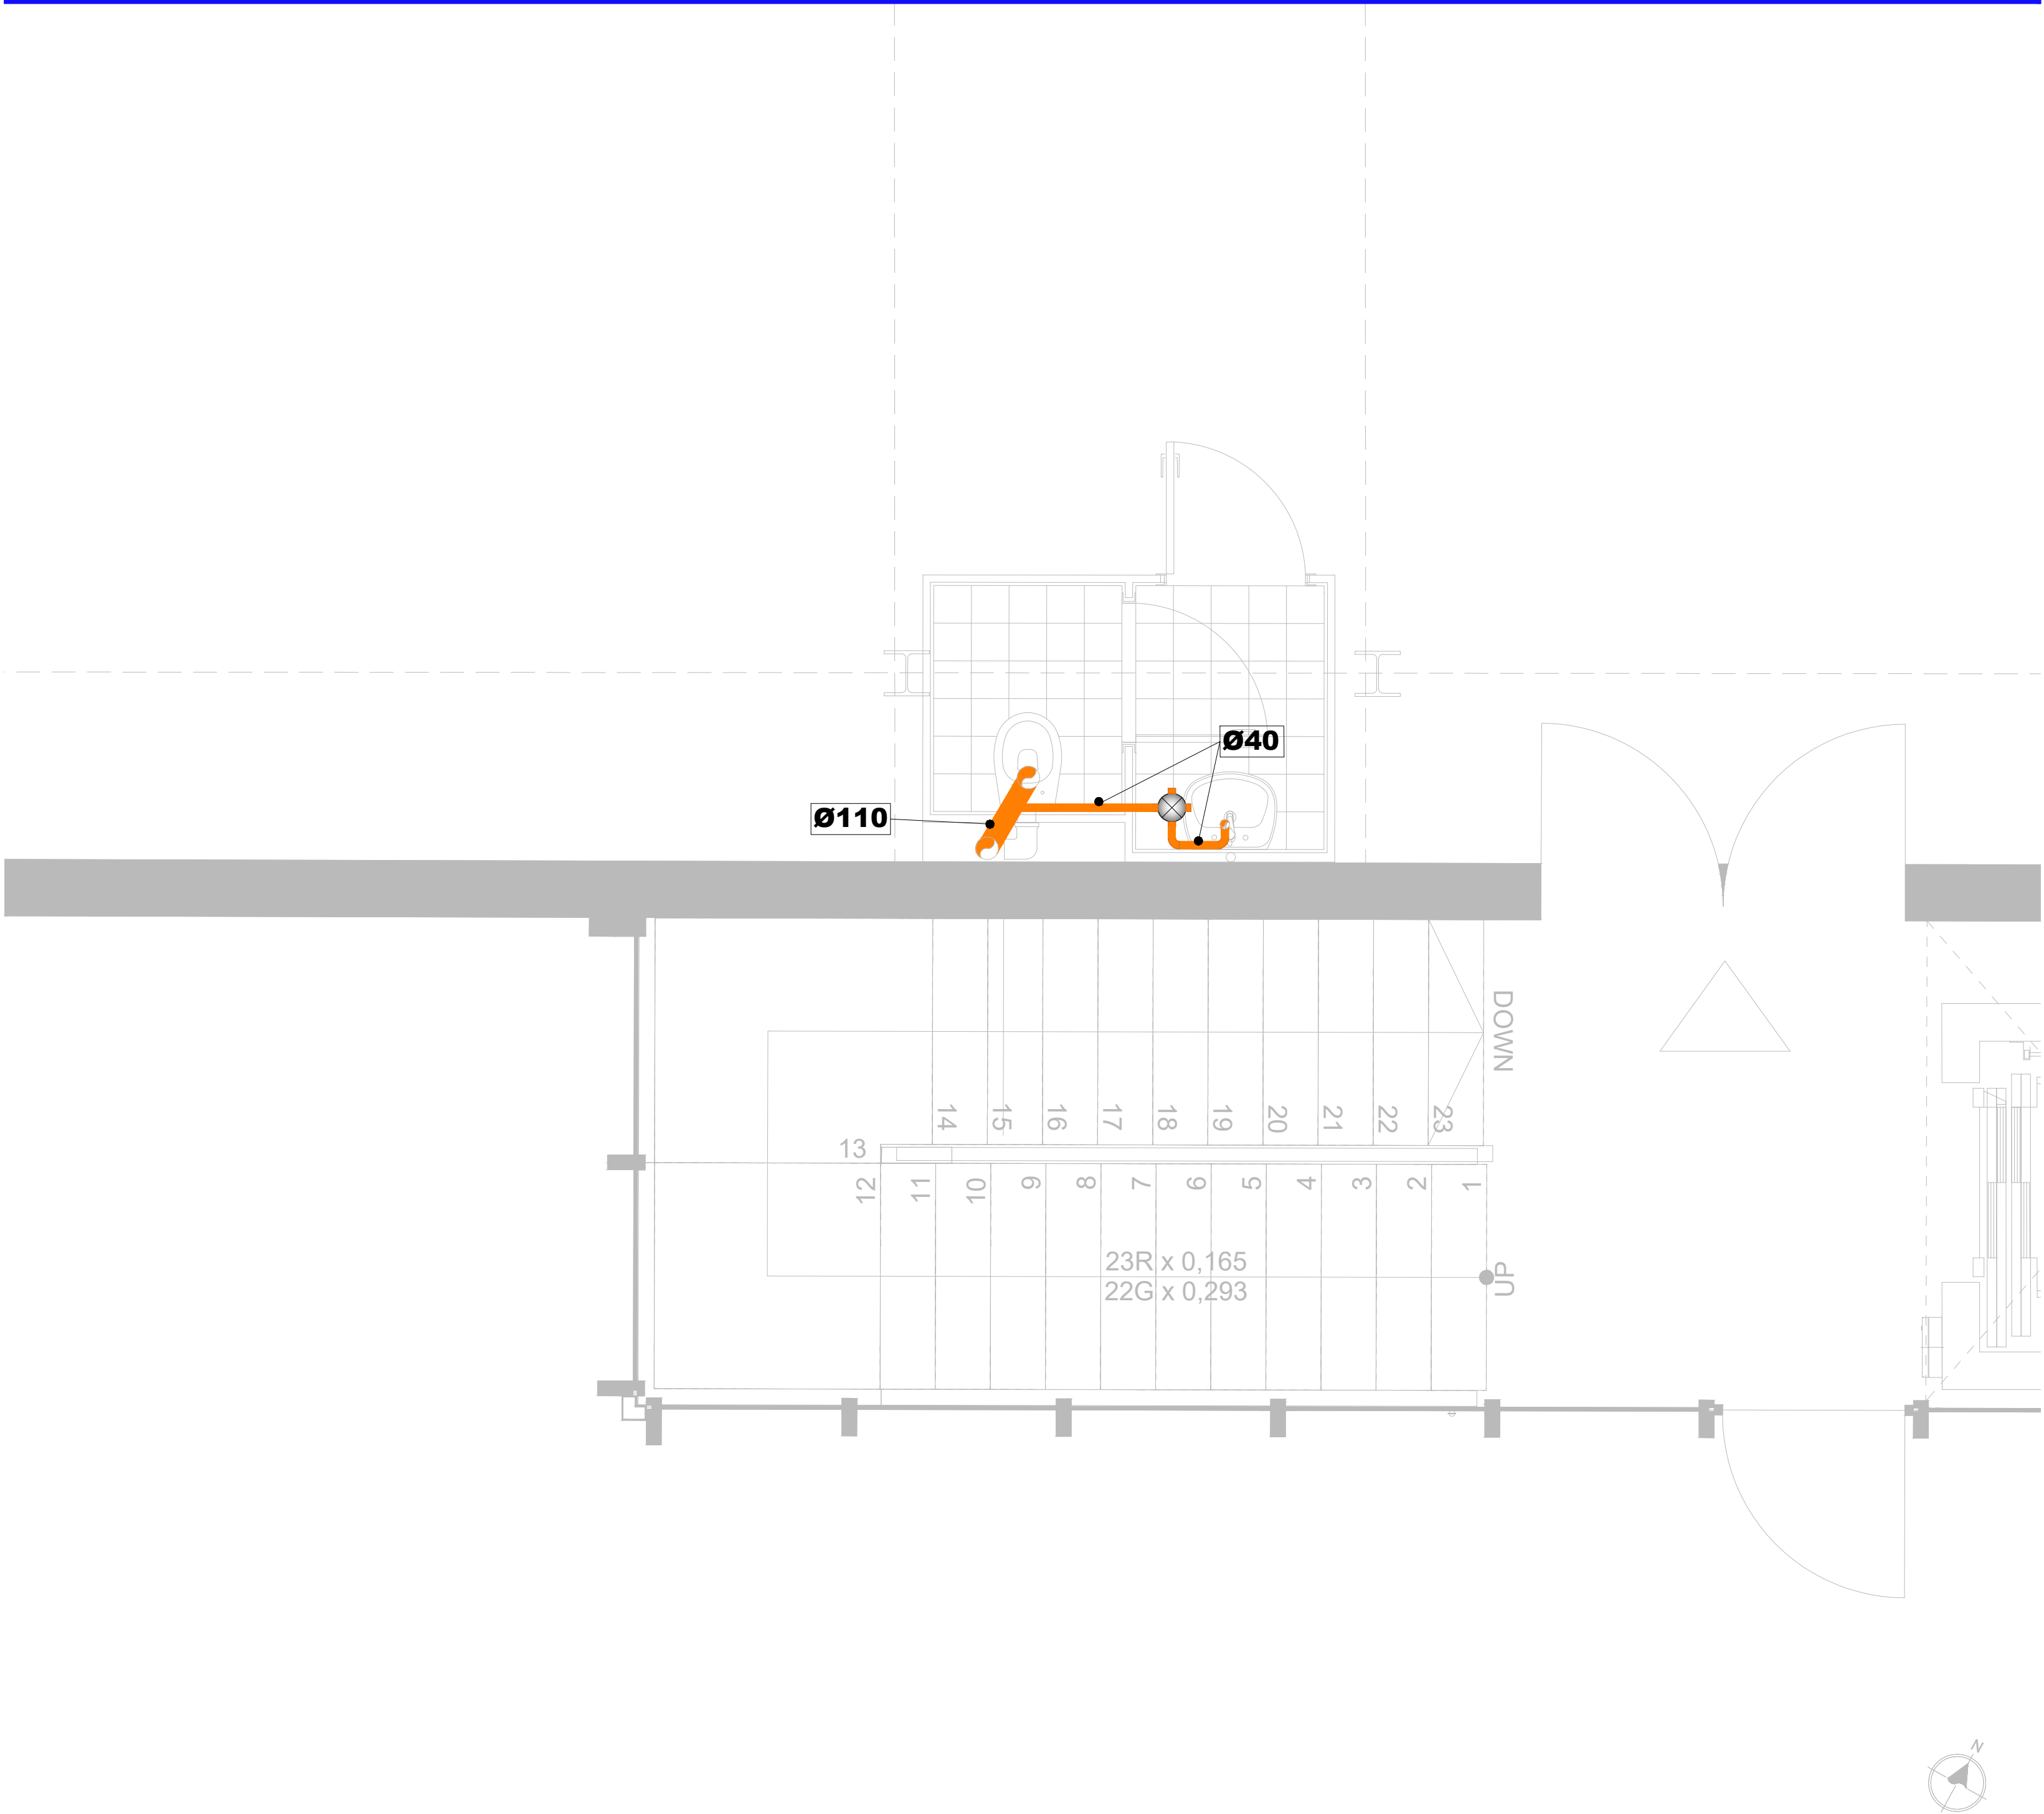

Pianta Piano QUARTO

Scala 1:25

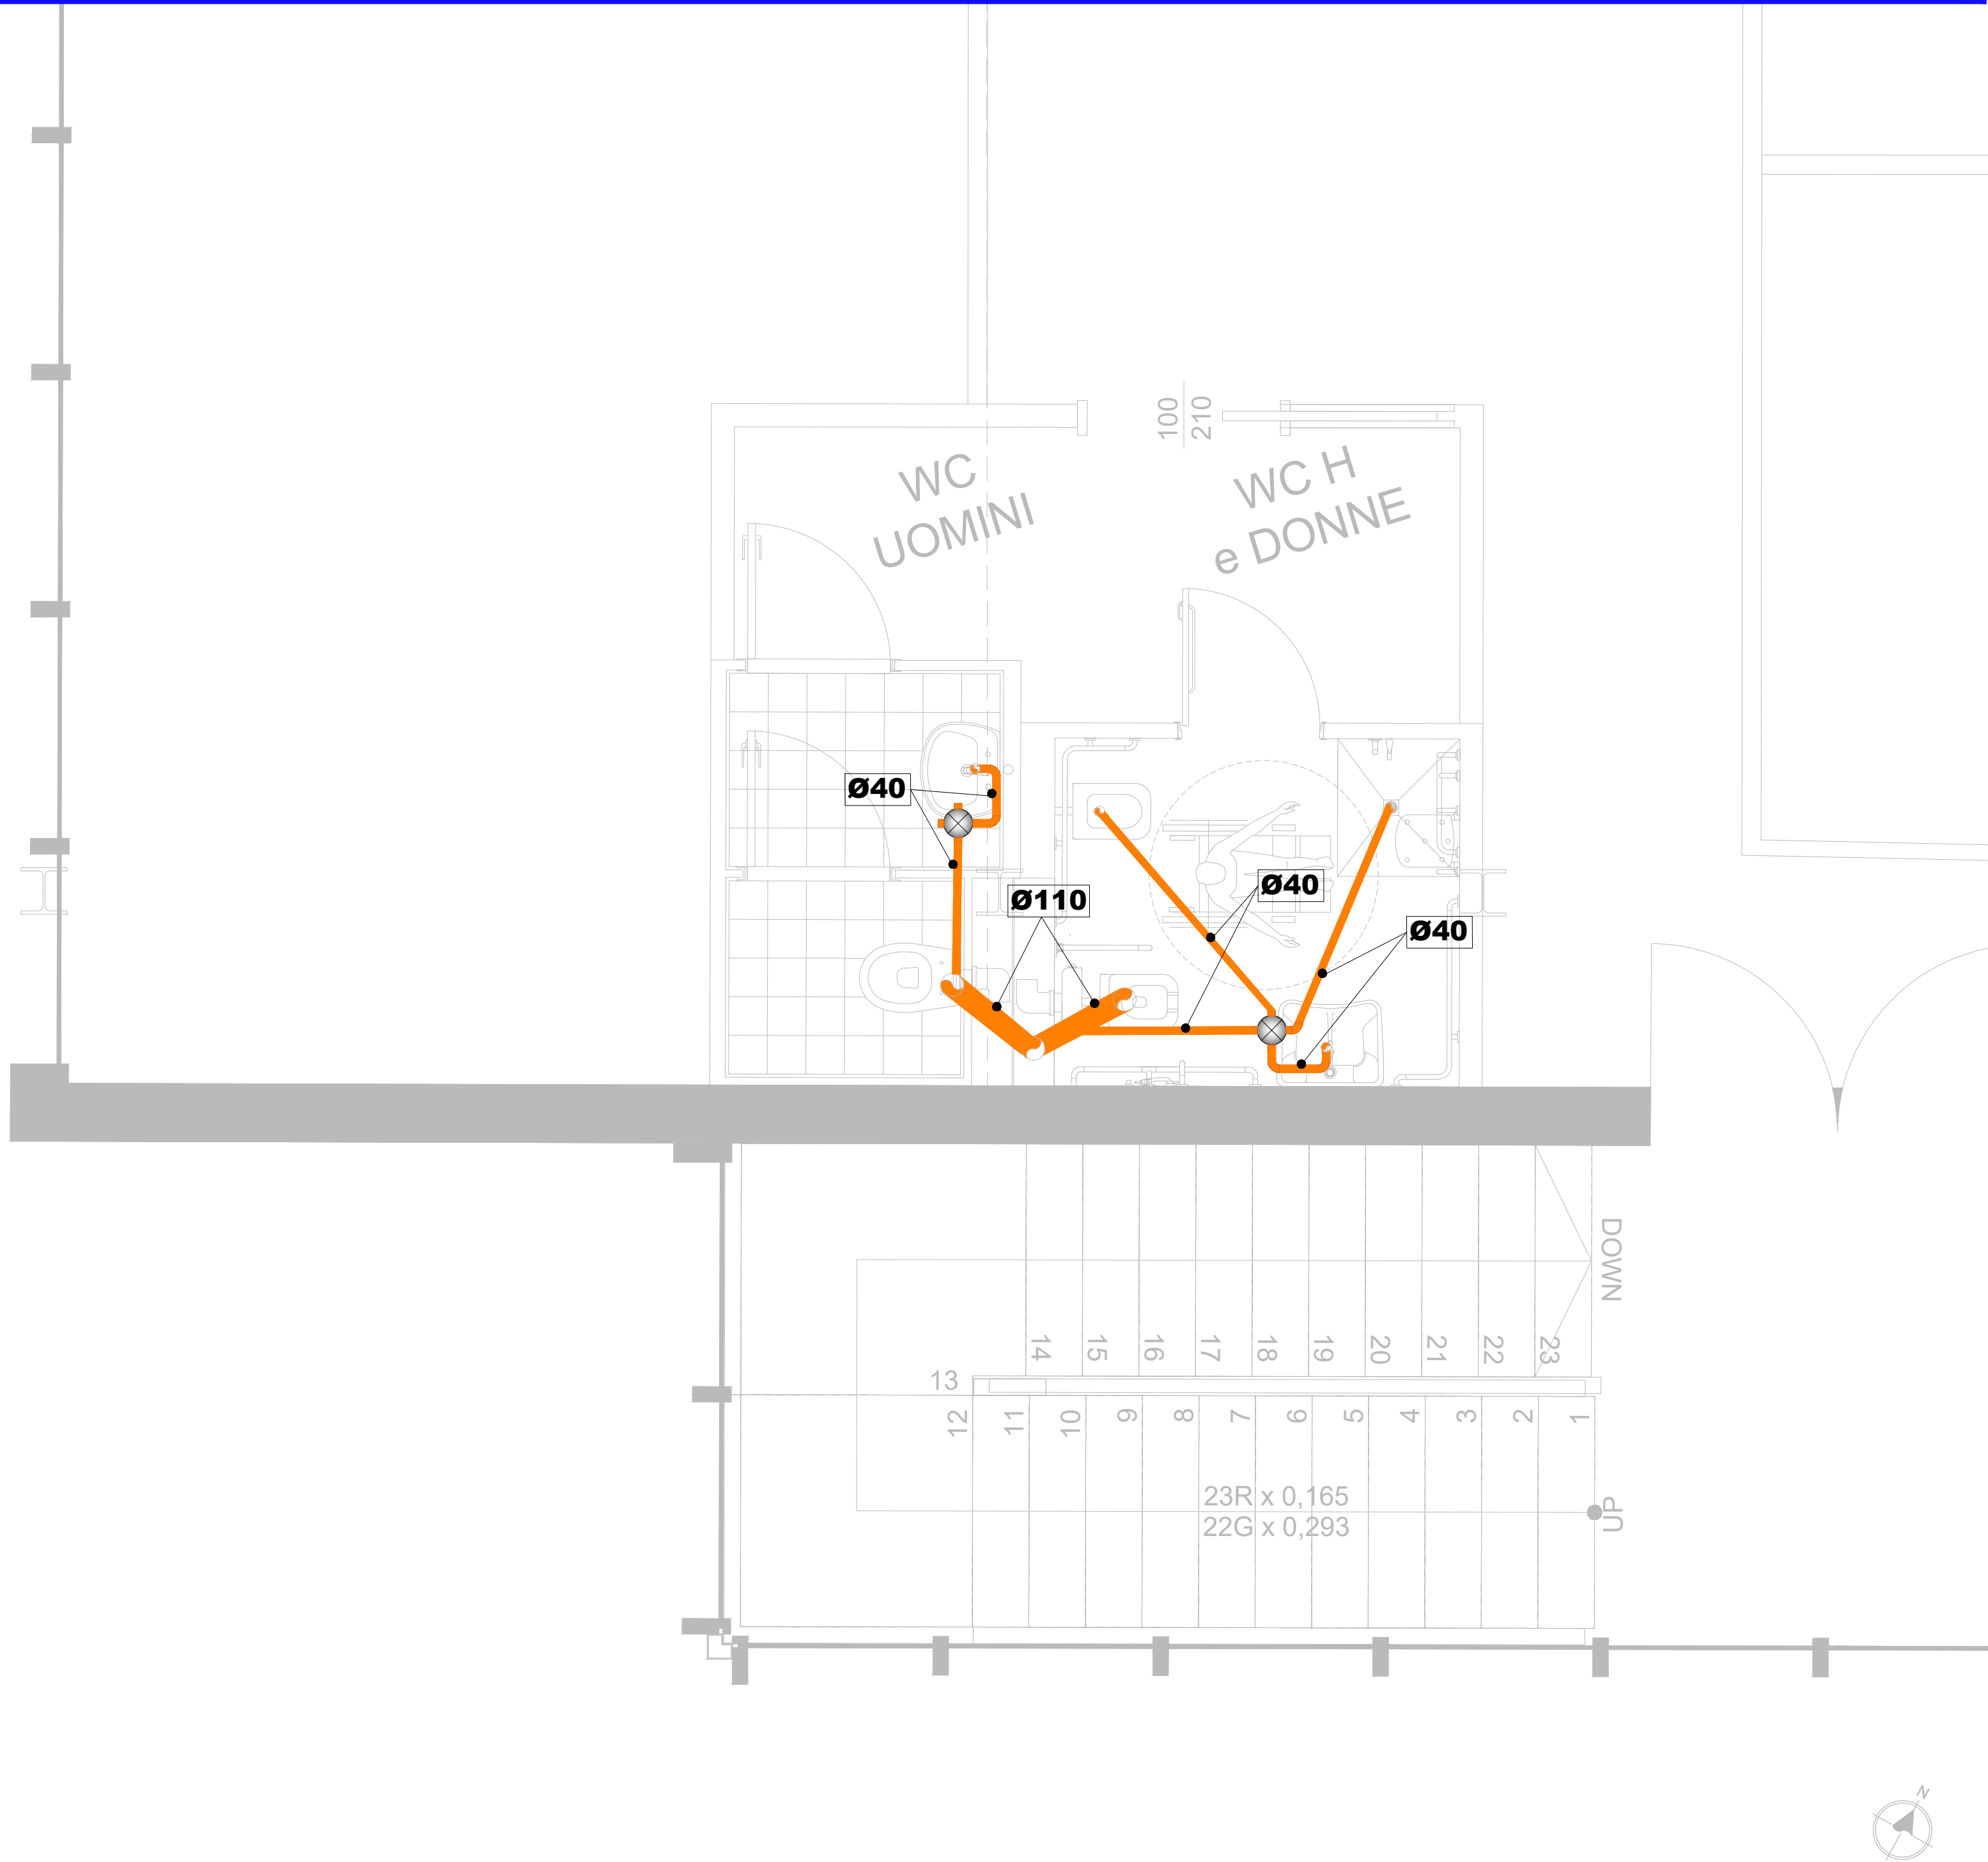

COMUNE DI MONTEROTONDO



PROVINCIA DI ROMA

CONCESSIONE DEL SERVIZIO DI GESTIONE DELLE AREE DI SOSTA A PAGAMENTO E REALIZZAZIONE DI VERDE ATTREZZATO, PIAZZA PUBBLICA E AUTORIMESSA IN PIAZZA DELLA LIBERTÀ MEDIANTE FINANZA DI PROGETTO, AI SENSI DELL'ART. 183 COMMA 15 DEL D.LGS 50/2016 E S.M.I.

CUP: I91B21001210005 - CIG: 927527463D

PROGETTO DEFINITIVO
(VARIANTE OTT. 2025)

Il Responsabile del Servizio
Arch. Andrea Cucchiaroni

IMPIANTO IDRICO SCARICO
LIVELLO EDIFICIO PIANO SECONDO P3 E PIANO TERZO P4

rev.	data	descrizione	verif.	approv.	scala
0	10.2025	prima emissione	v	v	1:25

IL SOGGETTO PROPONENTE	RTI mandataria A.J. Mobilità s.r.l. S.S. Flaminia km 131,15 06049 Spoleto (PG)	RTP mandataria C.S.I. srl Via Vincenzo Lamberti, 29 81100 Caserta (CE)
	mandante D&D Costruzioni s.r.l. Via Provinciale delle Bracce, 40 80147 Napoli (NA)	PROGETTAZIONE mandanti Silvestrini Ingegneria srl Via Guglielmo Oberdan, 71 00015 Monterotondo (RM) Arch. Carmine Tirone Ing. Vincenzo Caterino Dott. Geol. Giuseppe Falzarano

Alli. reproductions right are reserved