


COLONNA MONTANTE SCARICO

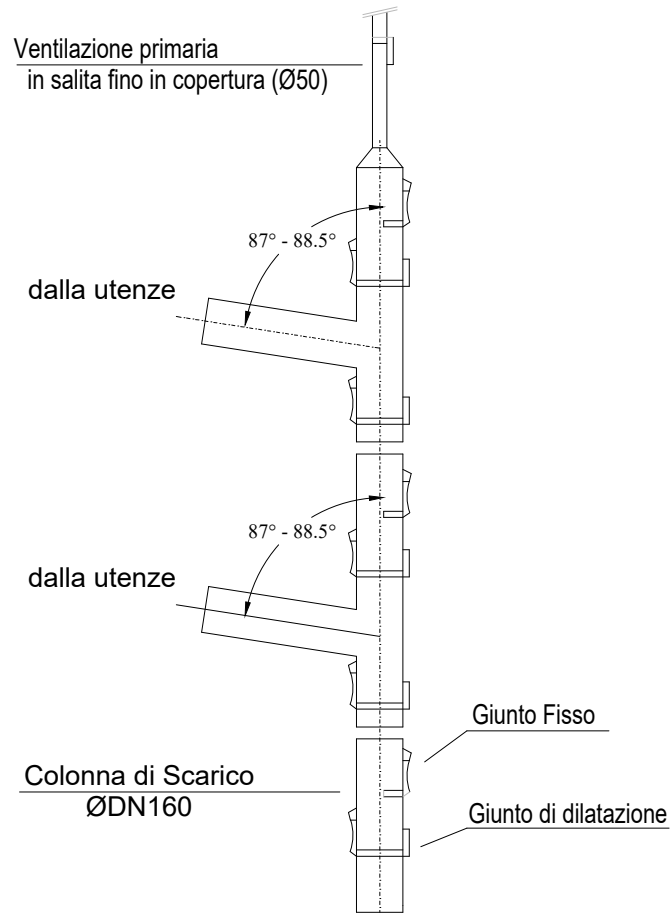

NOTE PARTICOLARI

Impianto Idrico Sanitario: Scarico

Caratteristiche Tubazione di scarico principale e secondaria: PEAD

- Dimensionamento Tubazione di scarico principale
- Tratto finale dal vaso alla colonna di scarico ØDN110
 - Dimensionamento colonna di scarico ACQUE NERE ØDN160
 - Dimensionamento colonna di scarico ACQUE GRIGIE ØDN110

- Dimensionamento Tubazione di scarico secondaria:
- Bidet ØDN40
 - Lavabo ØDN40
 - vasca / Doccia ØDN40
 - Lavatrice / lavastoviglie ØDN40


NOTE

- Prevedere Pozzetto Sifonato di Ispezione prima dell'innesto in colonna.
- Angolo di Innesto colonna compreso tra 80° e 90°.
- Per il sostegno della Colonna, ad ogni piano prevedere bracciale a punto fisso.
- La colonna di scarico proseguirà fino in copertura per la ventilazione (di tipo secondario).

IMPIANTO IDRICO SCARICO
- DISTRIBUZIONE RETI -


LEGENDA DEGLI ELEMENTI	
simbolo grafico	descrizione dell'articolo
	Tubazione in PEAD distribuzione scarico idrico per installazione in cassonetto e sottopavimento CIRCUITO SCARICO ACQUE NERE (i diametri dei vari tratti sono indicati nella tabella nella tavola)
	Tubazione in PEAD distribuzione scarico idrico per installazione in cassonetto e sottopavimento CIRCUITO SCARICO ACQUE BIANCHE (i diametri dei vari tratti sono indicati nella tabella nella tavola)
	Cassetta di ispezione a pavimento con coperchio (vedere dettaglio nella tavola)
	Verso del deflusso delle acque reflue
	Diametro dei tratti di condotta

KEYPLAN

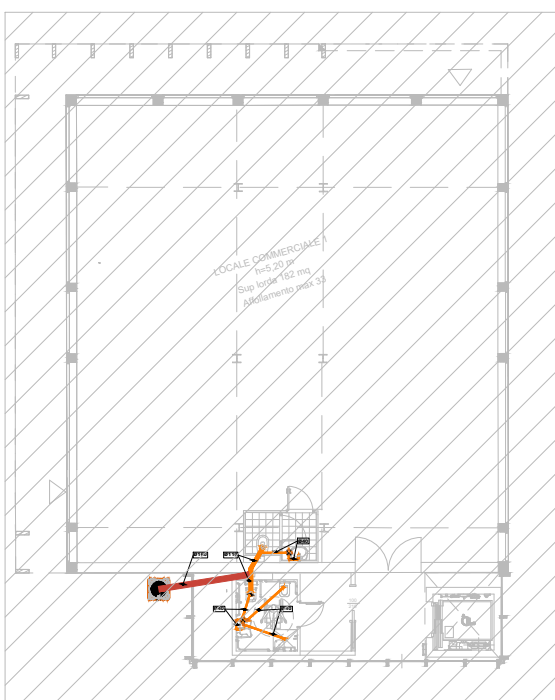

Pianta Piano COPERTURA

Scala 1:50

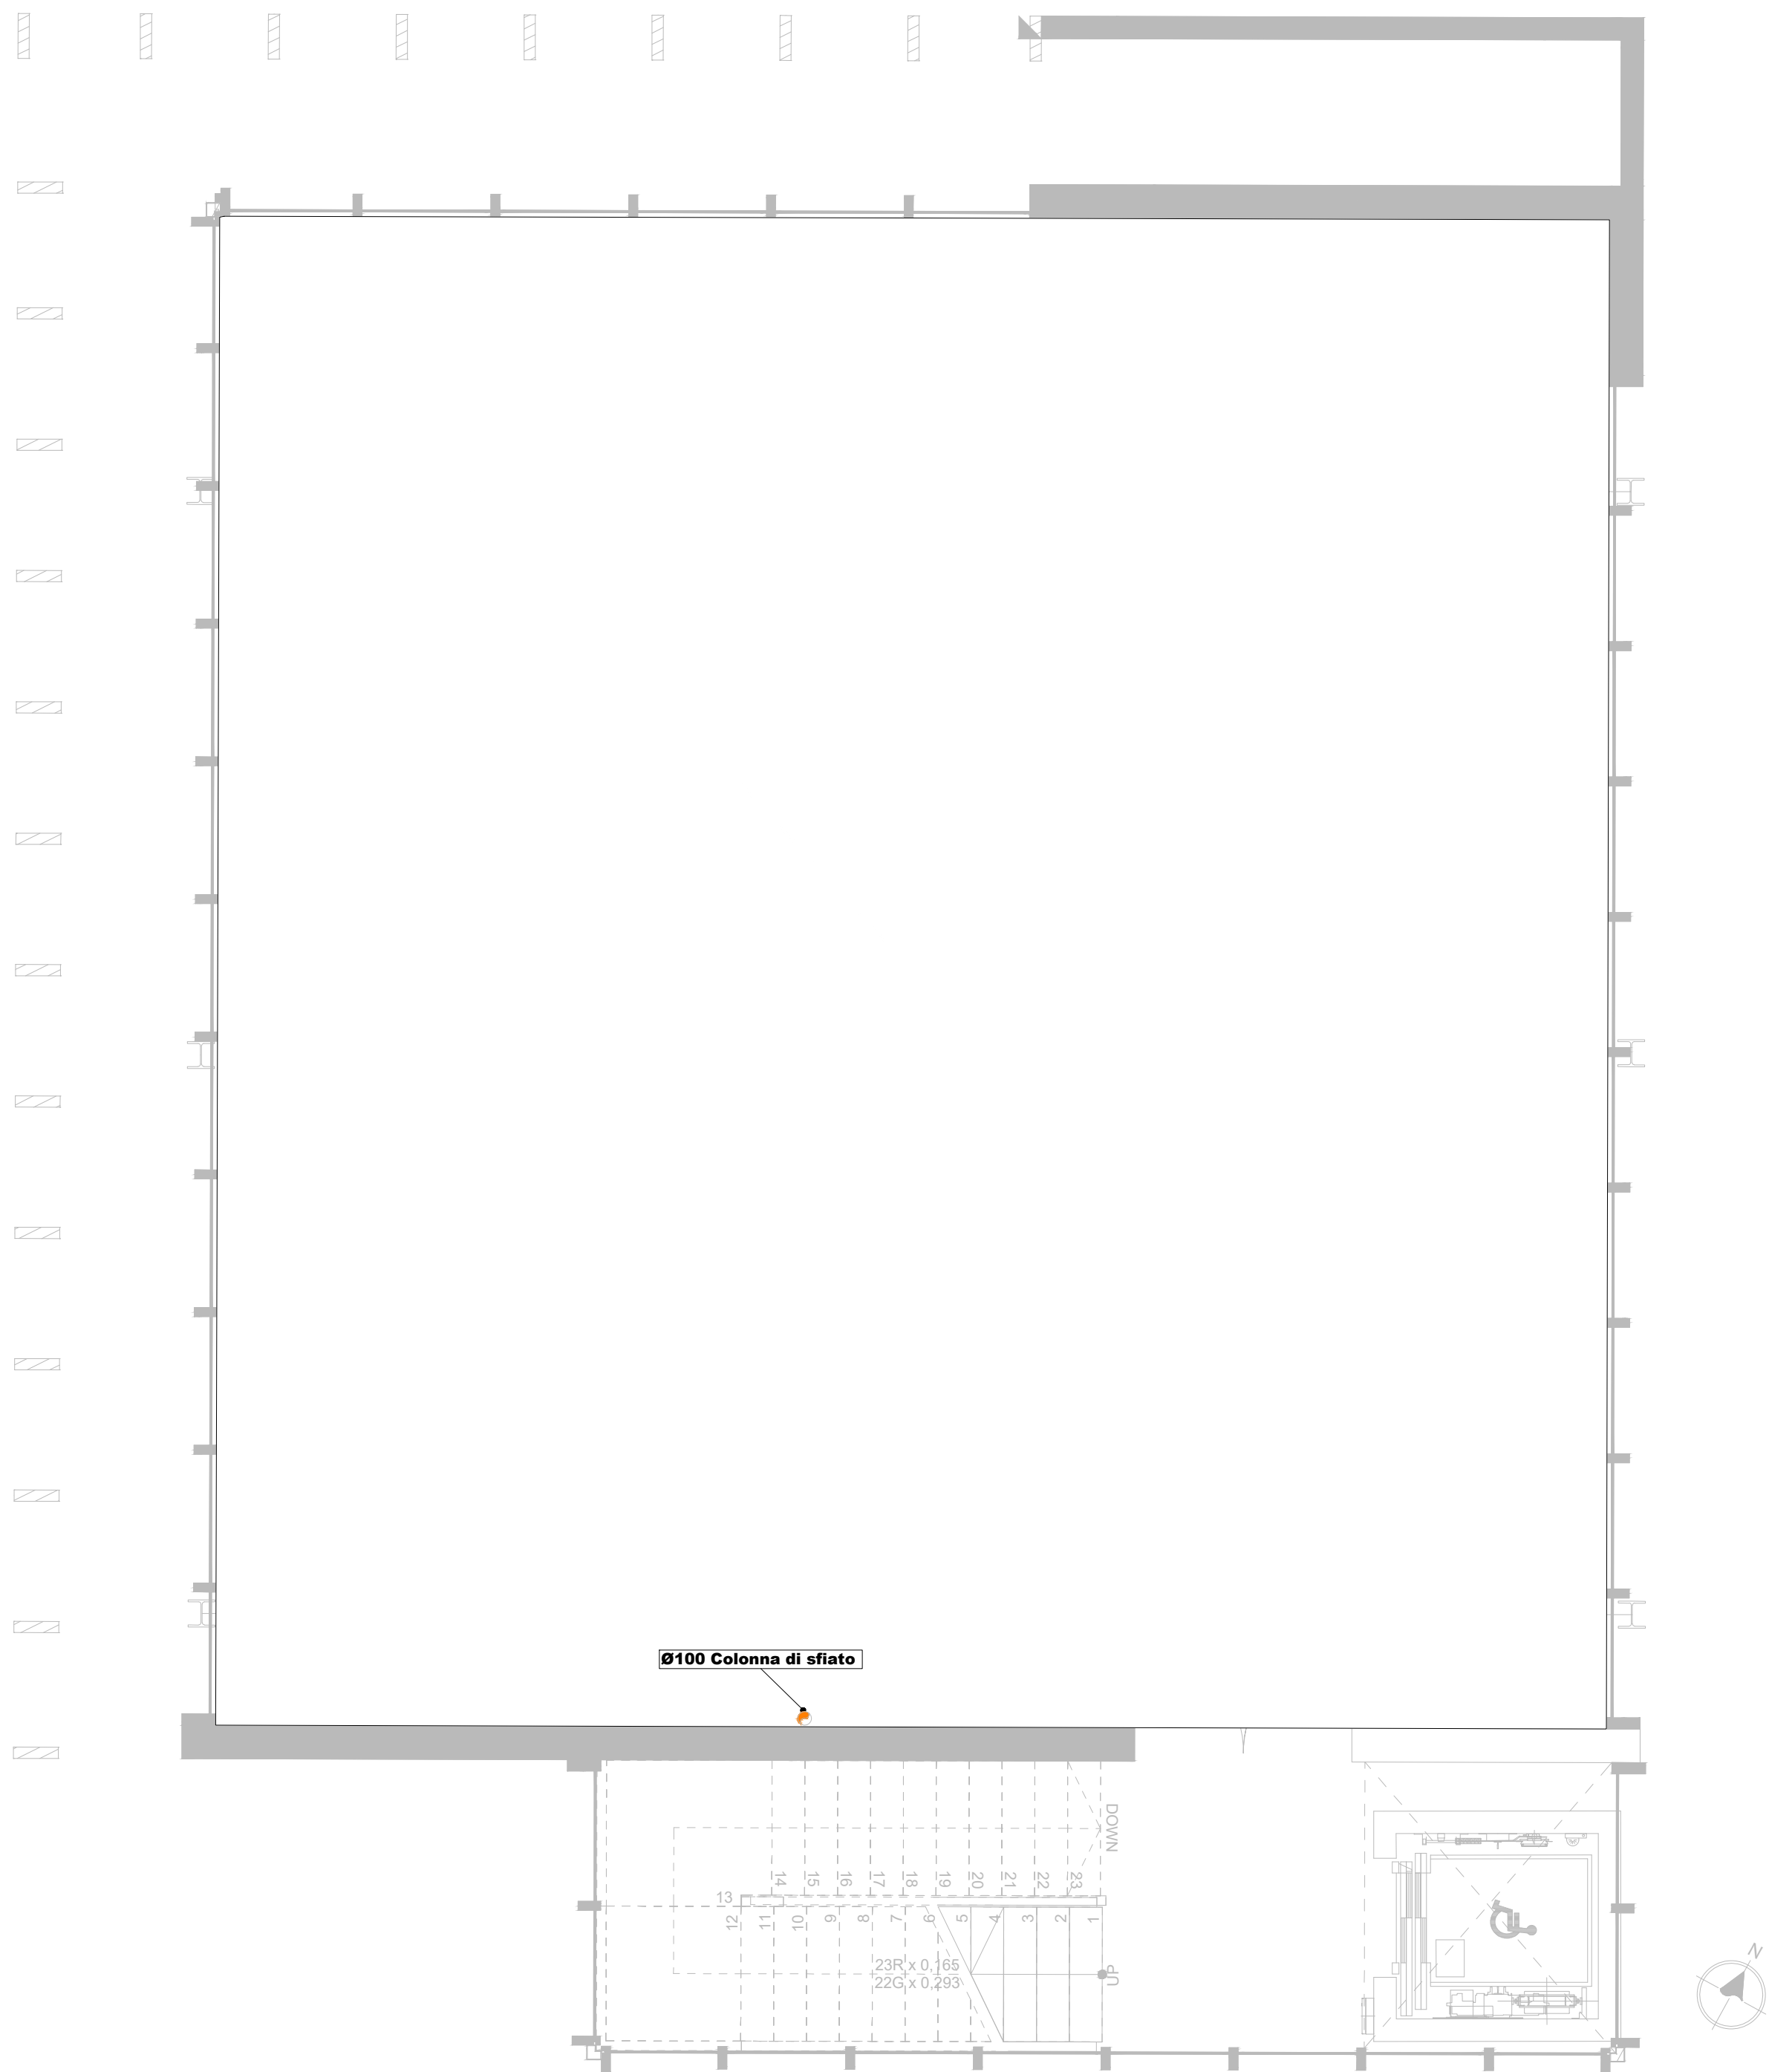

COMUNE DI MONTEROTONDO



PROVINCIA DI ROMA

CONCESSIONE DEL SERVIZIO DI GESTIONE DELLE AREE DI SOSTA A PAGAMENTO E REALIZZAZIONE DI VERDE ATTREZZATO, PIAZZA PUBBLICA E AUTORIMESSA IN PIAZZA DELLA LIBERTÀ MEDIANTE FINANZA DI PROGETTO, AI SENSI DELL'ART. 183 COMMA 15 DEL D.LGS 50/2016 E S.M.I.

CUP: I91B21001210005 - CIG: 927527463D

base		visto			
PROGETTO DEFINITIVO (VARIANTE OTT. 2025)		Il Responsabile del Servizio Arch. Andrea Cucchiaroni			
n. documento		titolo documento			
IM.020.c		IMPIANTO IDRICO SCARICO (COLONNA DI SFIATO) LIVELLO EDIFICIO PIANO COPERTURA			
rev.	data	descrizione	verif.	approv.	scala
0	10/2025	prima emissione	v	v	1:50
					formato
IL SOGGETTO PROPONENTE	RTI mandataria		RTP mandataria		
					
	A.J. Mobilità s.r.l.		C.S.I. srl		
	S.S. Flaminia km 131,15 (06049 Spoleto) (PG)		Via Vincenzo Lamberti, 29 81100 Caserta (CE)		
mandante	mandanti		mandanti		
					
	D&D Costruzioni s.r.l.		Silvestrini Ingegneria srl		
	Via Provinciale delle Breccie, 40 80147 Napoli (NA)		Via Guglielmo Oberdan, 71 00015 Monterotondo (RM)		
		Arch. Carmine Tirone			
		Ing. Vincenzo Caterino			
		Dott. Geol. Giuseppe Falzarano			
All reproductions right are reserved					