


PARTICOLARE COLLETTORE

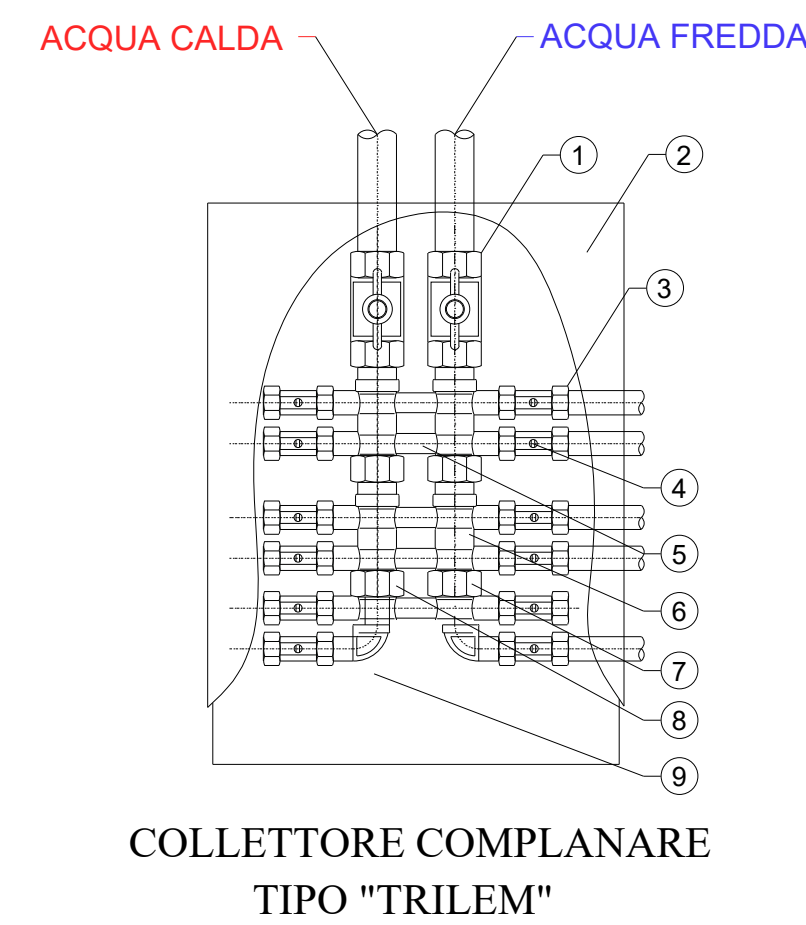

COLLETTORE COMPLANARE TIPO "TRILEM"	
1	VALVOLA A SFERA PER COLLETTORI 3/4"
2	CASSETTA 25x35
3	RACCORDO
4	VALVOLA PER CIRCUITI A SFERA
5	MODULO 3/4"
6	MODULO 3/4"
7	TAPPO DI TESTA 3/4"
8	TAPPO FORATO 3/4"x1/2"
9	RACCORDO CURVO 1/2"


DETTAGLI RETE IDRICA CARICO

DETTAGLIO RETE INTERNA IDRICO-SANITARIA

Impianto Idrico Sanitario: CARICO


- Caratteristiche Tubazione di Distribuzione Principale e Secondaria:
 - Preisolato a rotolo sottopavimento
- Dimensionamento Tubazione di Distribuzione Principale
 - Distribuzione principale (coll. di zona - coll. complanare): AF ØDN28 - AC ØDN28
- Dimensionamento Tubazione di Distribuzione Secondaria:
 - Vaso: AF ØDN14
 - Bidet: AF ØDN14 - ACS ØDN14
 - Lavabo: AF ØDN14 - ACS ØDN14
 - Vasca / Doccia: AF ØDN14 - ACS ØDN14
 - Lavatrice / lavastoviglie: AF ØDN14
- L'acqua calda sanitaria sarà prodotta in maniera istantanea all'interno del Collettore Satellite (mediante scambiatore a piastre alimentato al primario dalla rete acqua calda centralizzata)
- Prevedere valvole di intercettazione per il tratto di distribuzione principale

PARTICOLARE INSTALLAZIONE CIRCUITO CARICO

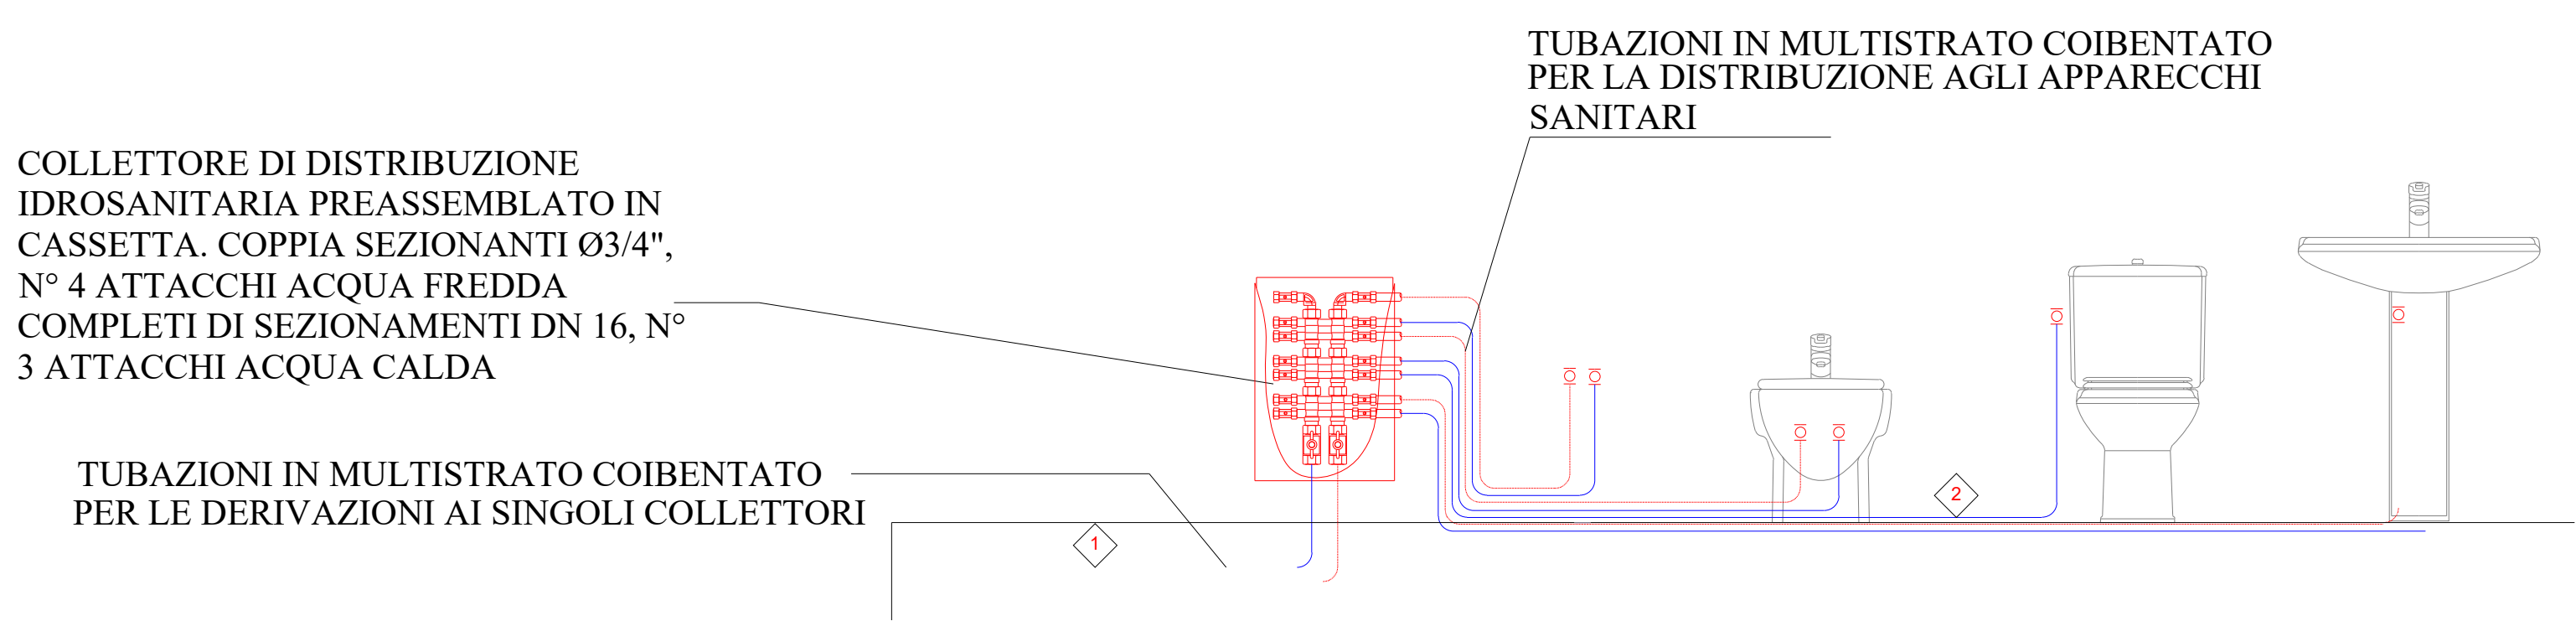


IMPIANTO IDRICO CARICO - DISTRIBUZIONE RETI -	
LEGENDA DEGLI ELEMENTI	
simbolo grafico	descrizione dell'articolo
	Tubazione in MULTISTRATO per distribuzione carico idrico per installazione in cassetta e sottopavimento CIRCUITO CARICO ACQUA FREDDA (i diametri dei vari tratti sono indicati nella tabella nella tavola)
	Tubazione in MULTISTRATO per distribuzione carico idrico per installazione in cassetta e sottopavimento CIRCUITO CARICO ACQUA CALDA (i diametri dei vari tratti sono indicati nella tabella nella tavola)
	Collettore complanare per MONTANTE CARICO ACQUA CALDE E FREDDA

KEYPLAN

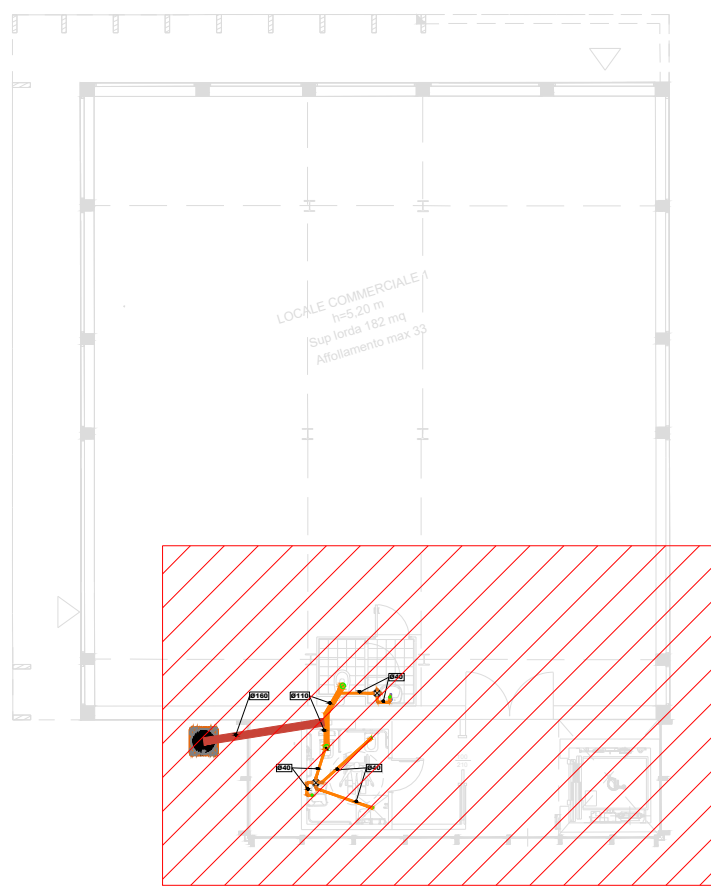


Pianta Piano TERZO

Scala 1:25

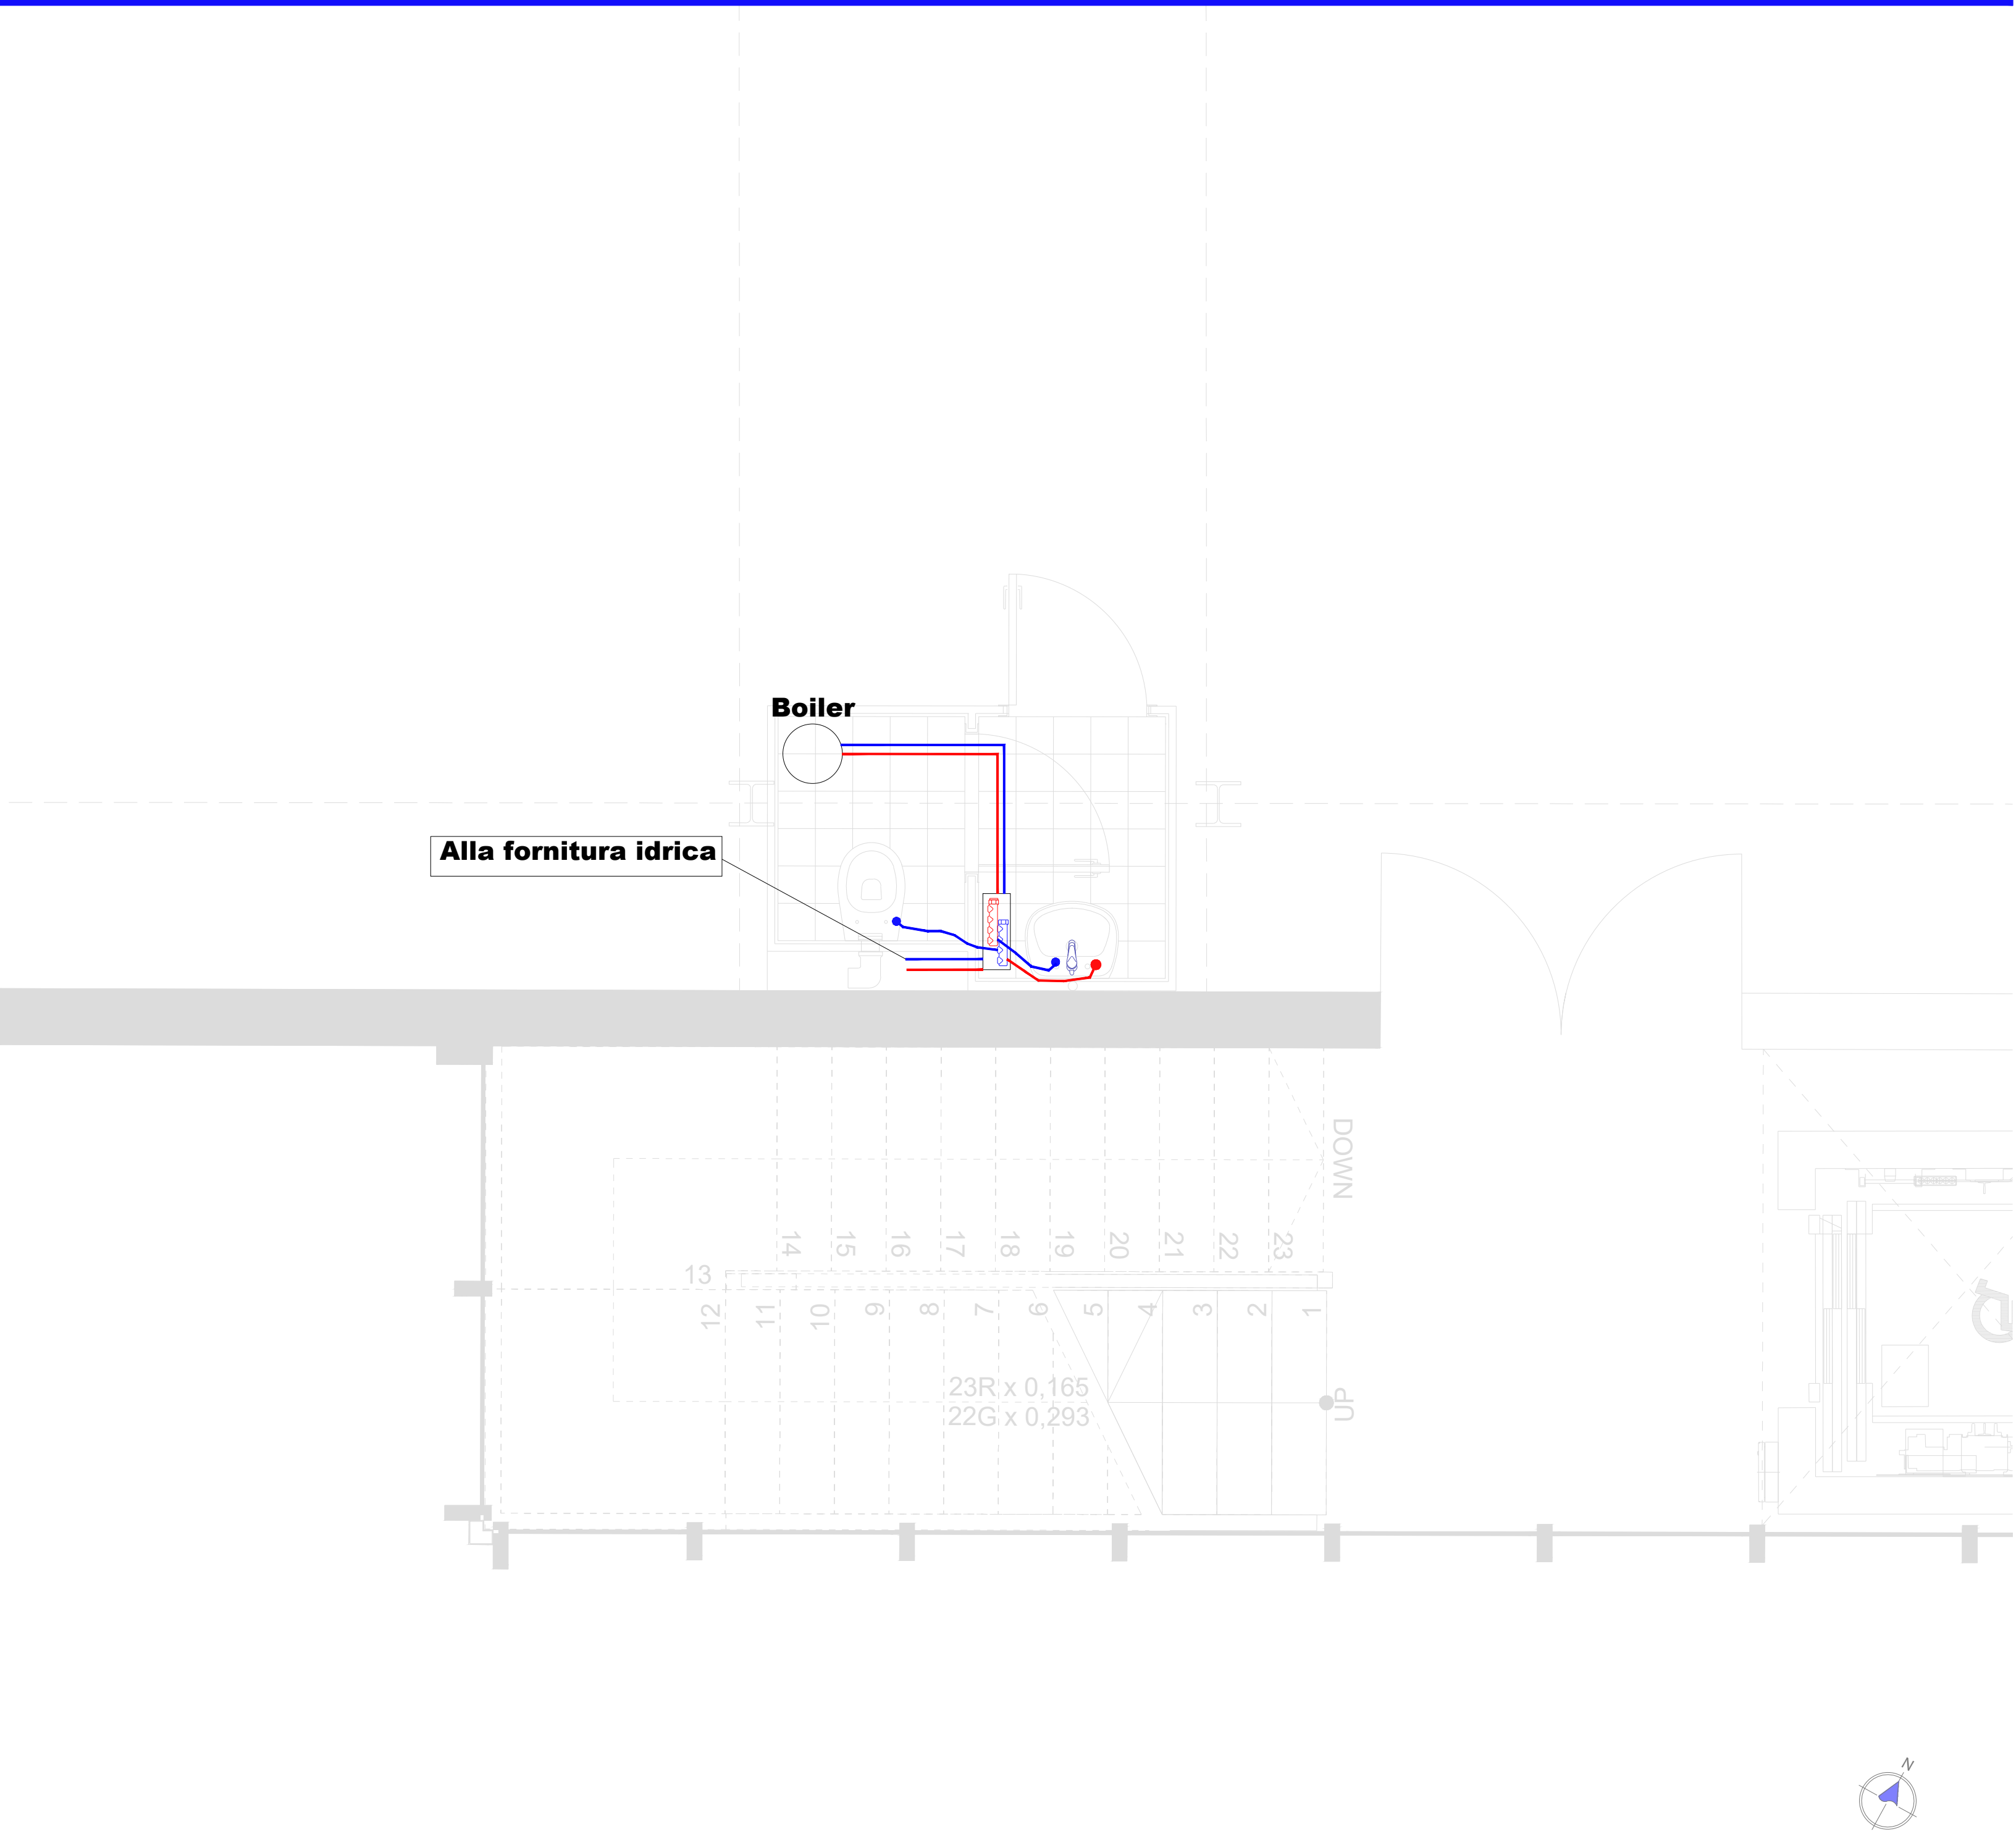

Pianta Piano QUARTO

Scala 1:25

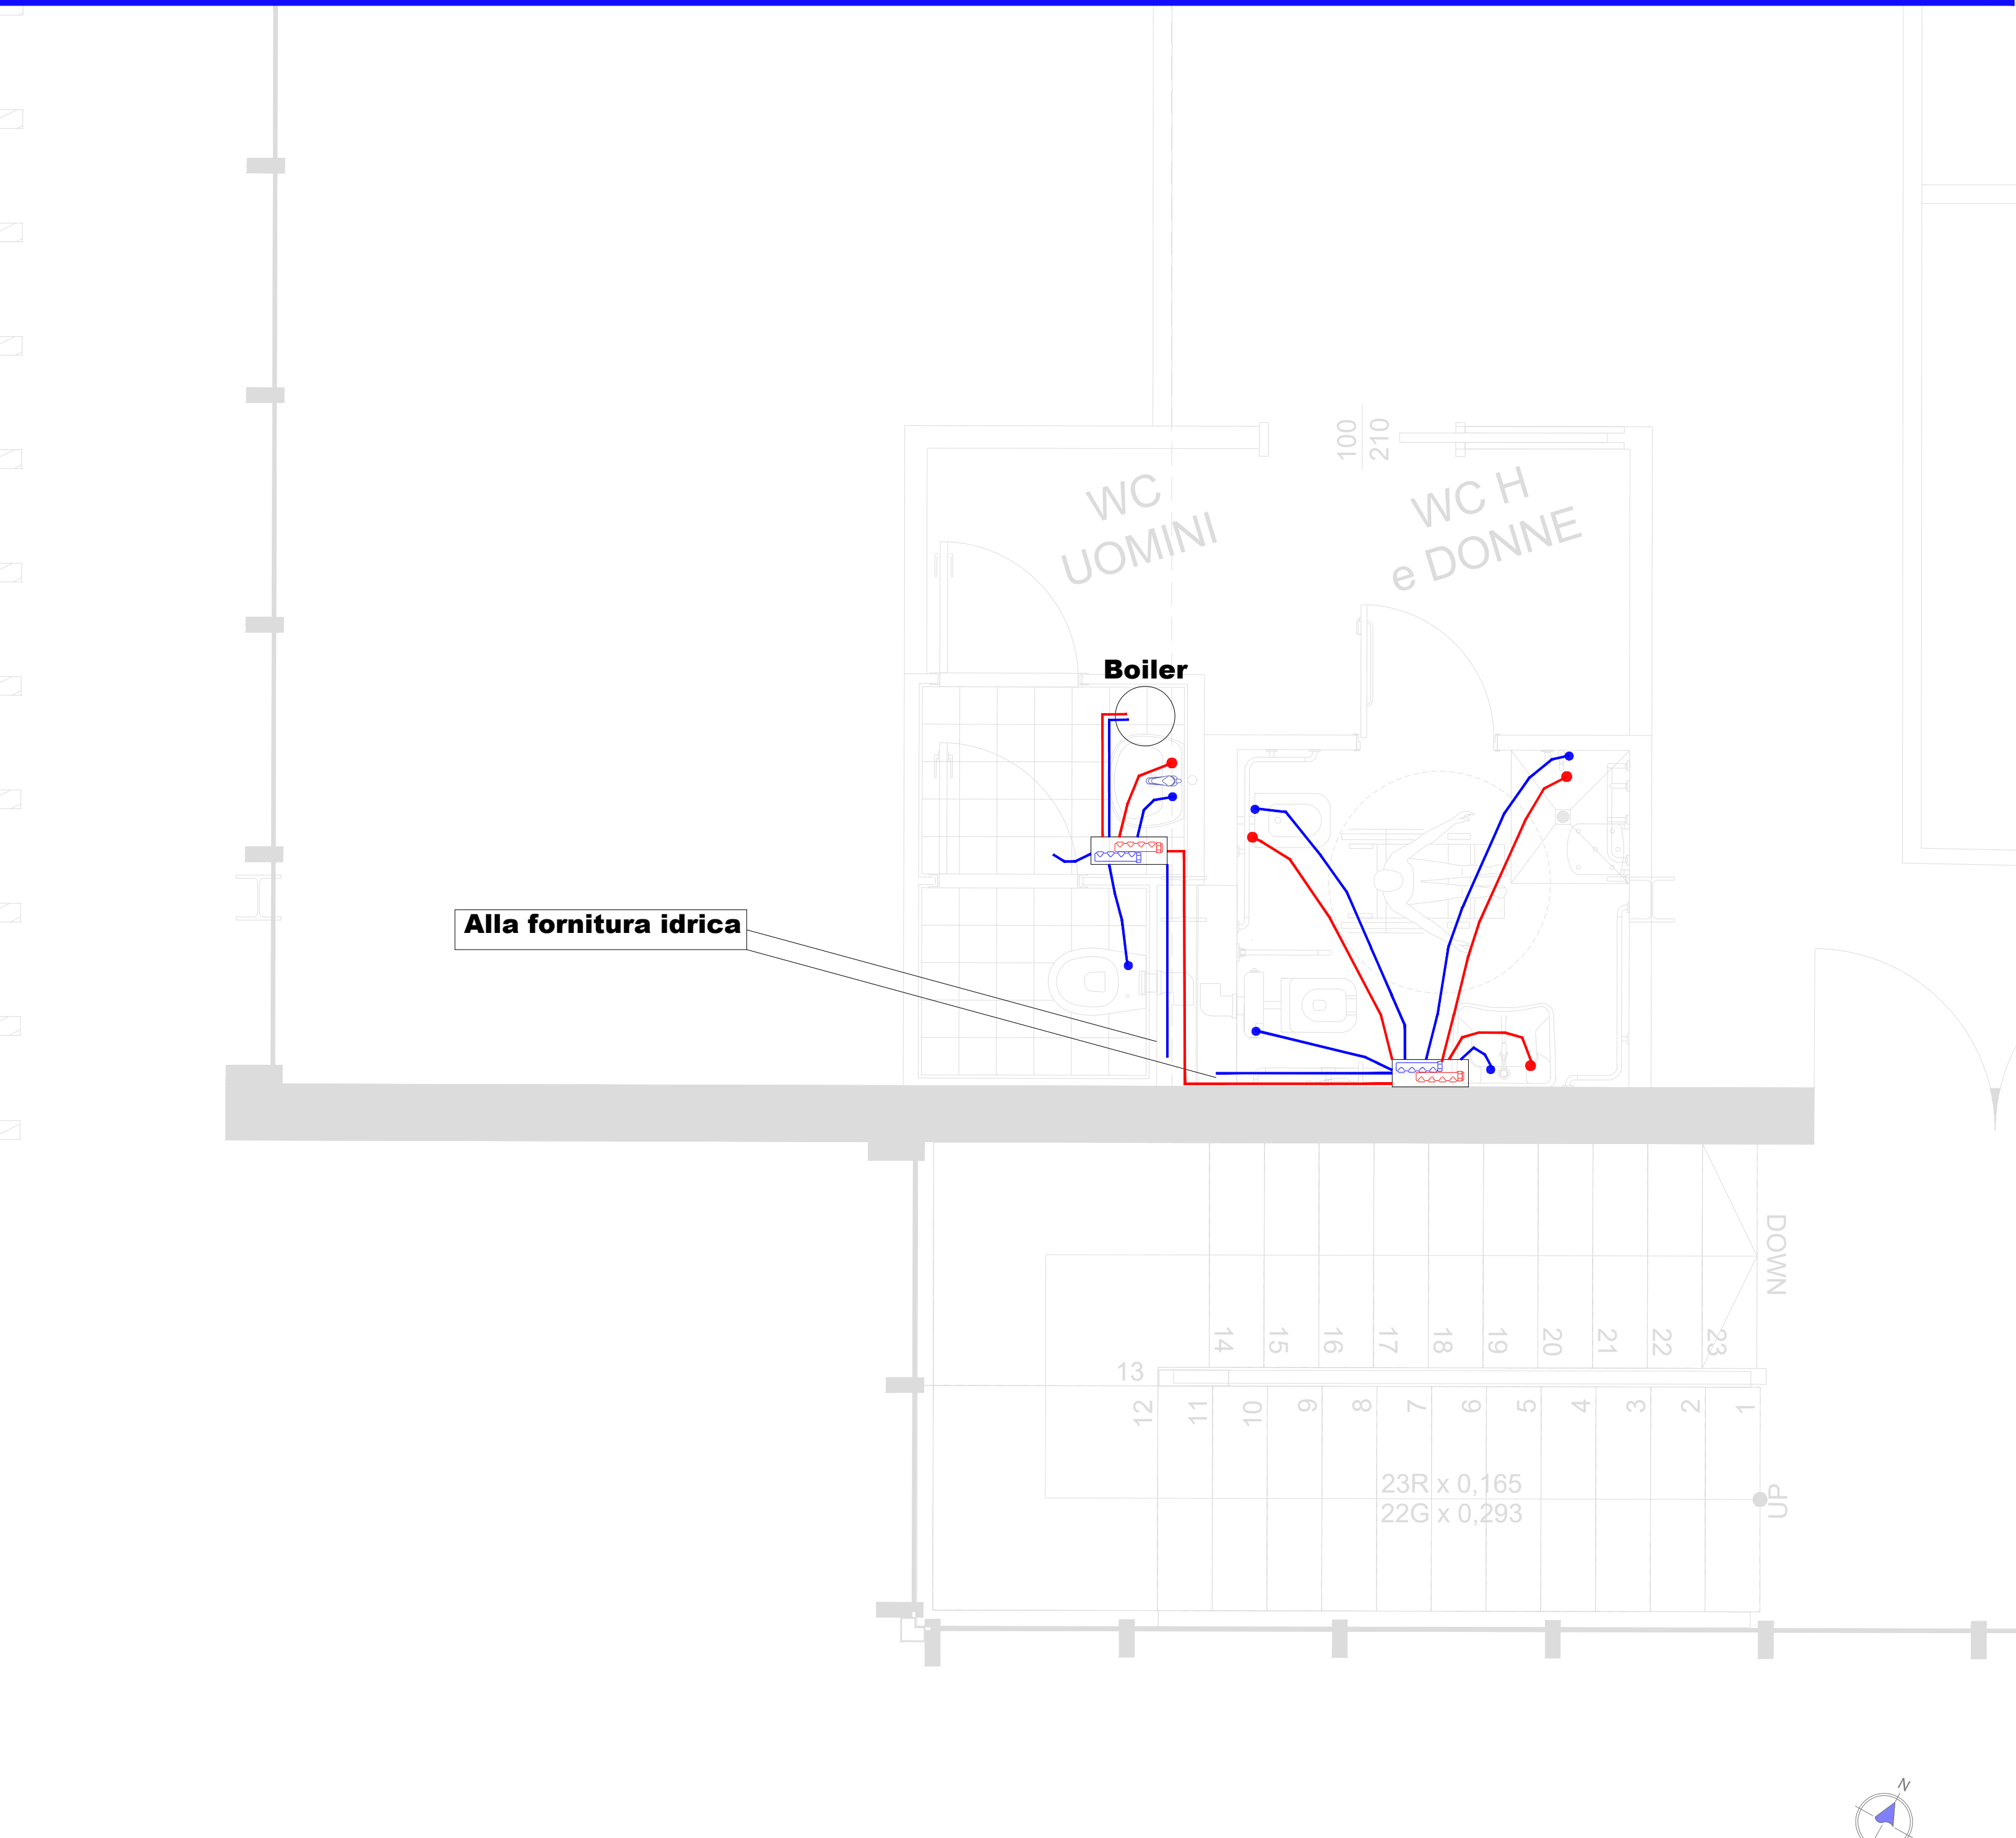

COMUNE DI MONTEROTONDO

PROVINCIA DI ROMA

CONCESSIONE DEL SERVIZIO DI GESTIONE DELLE AREE DI SOSTA A PAGAMENTO E REALIZZAZIONE DI VERDE ATTREZZATO, PIAZZA PUBBLICA E AUTORIZZAZIONE IN PIAZZA DELLA LIBERTÀ MEDIANTE FINANZA DI PROGETTO, AI SENSI DELL'ART. 183 COMMA 15 DEL D.LGS 50/2016 E S.M.I.

CUP: I91B21001210005 - CIG: 927527463D

Isse	PROGETTO DEFINITIVO (VARIANTE OTT. 2025)	Redatto da	Il Responsabile del Servizio Arch. Andrea Cucchiaroni								
n. documento	IM.030.b	Redatto da	IMPIANTO IDRICO CARICO LIVELLO EDIFICIO PIANO SECONDO P3 E PIANO TERZO P4								
rev.	0	data	10.2025	descrizione	prima emissione	verif.	v	approv.	v	scala	1:25
										formato	

IL SOGGETTO PROPONENTE

RTI mandataria

A.J. Mobilità s.r.l.

S.S. Flaminia km 131,15
06049 Spoleto (PG)

mandante

D&D Costruzioni s.r.l.

Via Provinciale delle Brece, 40
80147 Napoli (NA)

PROGETTAZIONE

RTP mandataria

C.S.I. srl

Via Vincenzo Lamberti, 29
81100 Caserta (CE)

mandanti

Silvestrini Ingegneria srl

Via Guglielmo Oberdan, 71
00015 Monterotondo (RM)

Arch. Carmine Tirone

Ing. Vincenzo Caterino

Dott. Geol. Giuseppe Falzarano

Alli reproductions right are reserved