




PARTICOLARE UNITA' ESTERNE

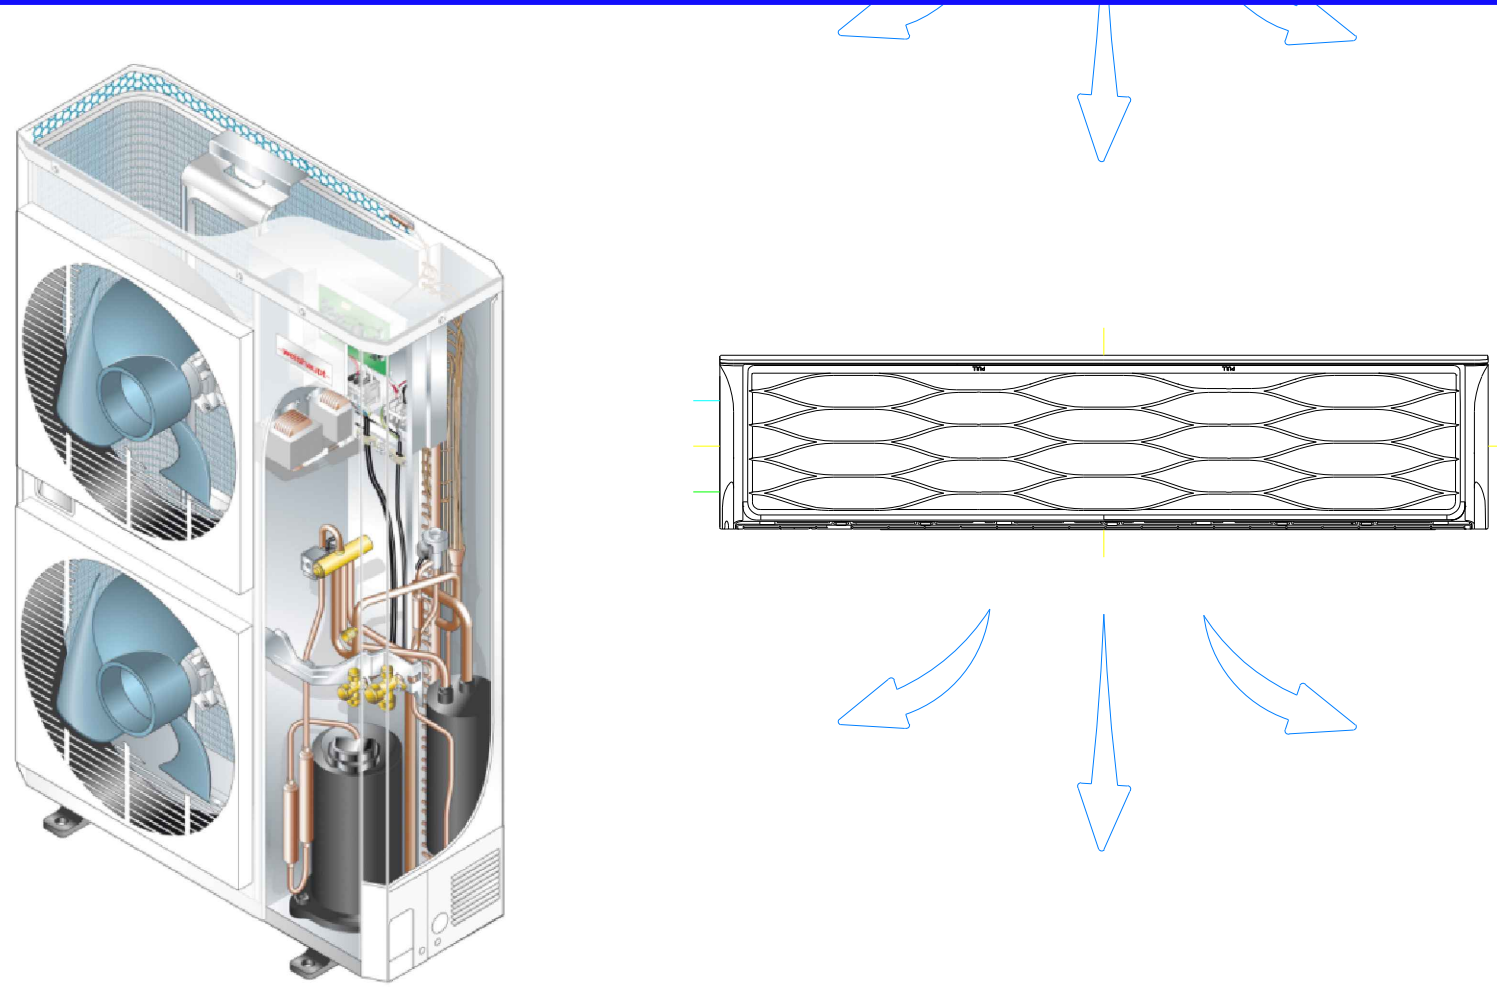

PARTICOLARI UNITA' INTERNE

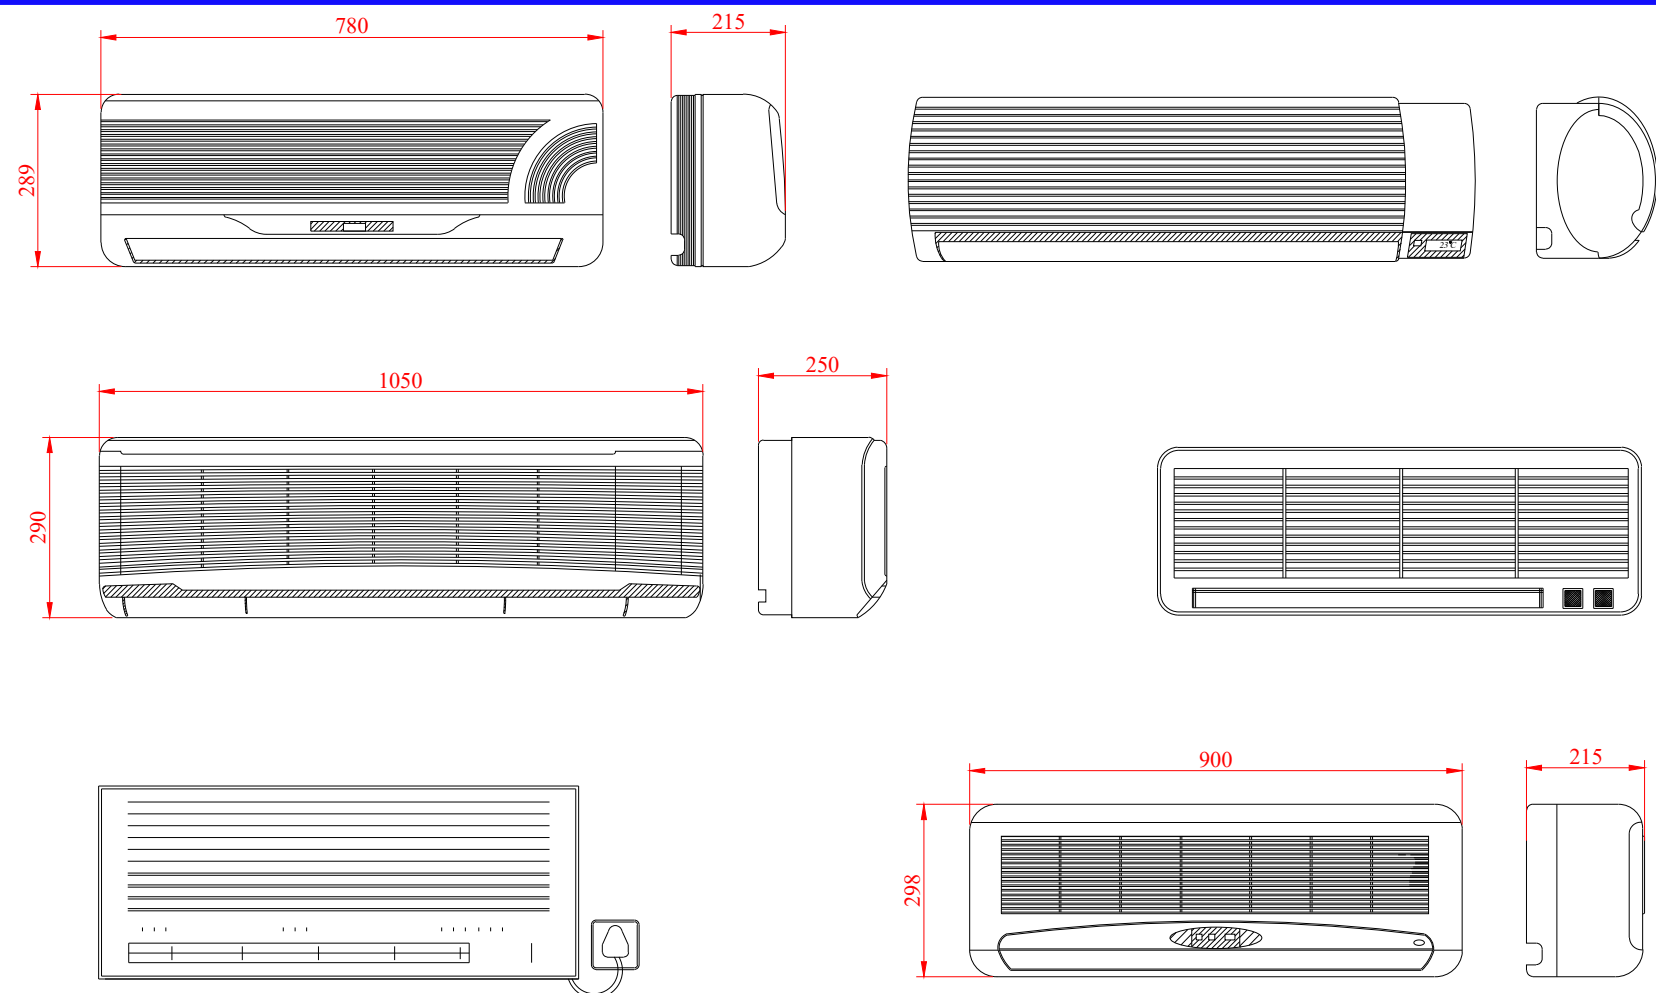

FANCOIL A CASSETTA

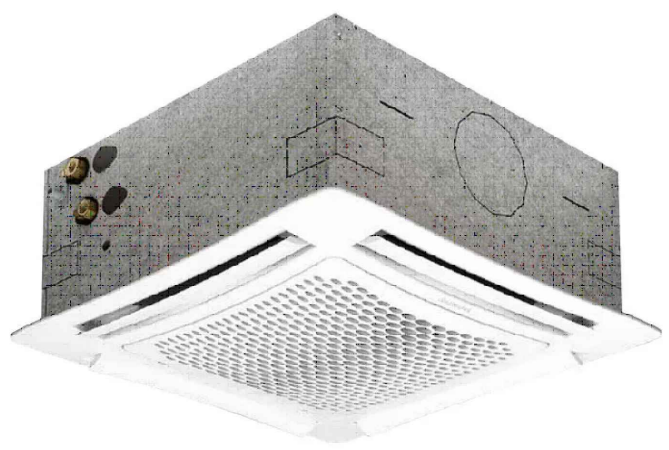

Fan Coil a cassetta 4 vie per riscaldamento/raffrescamento e rinnovo aria primaria.  
Caratteristiche:  
Potenza Termica:1,47 kW  
Potenza frigorifera:1,46 kW  
Potenza elettrica assorbita:13 W


LEGENDA

- Tubazione ritorno split
- Tubazione mandata Split
- Ventilconvettore a cassetta 18000Btu
- Monosplit unità interna 7000 Btu
- Monosplit unità interna 9000 Btu
- Unità esterna Multisplit 18000 Btu
- Unità esterna Multisplit 12000 Btu
- Unità esterna Multisplit 24000 Btu
- Unità esterna Multisplit 32000 Btu

KEYPLAN



Pianta Piano PRIMO

Scala 1:50

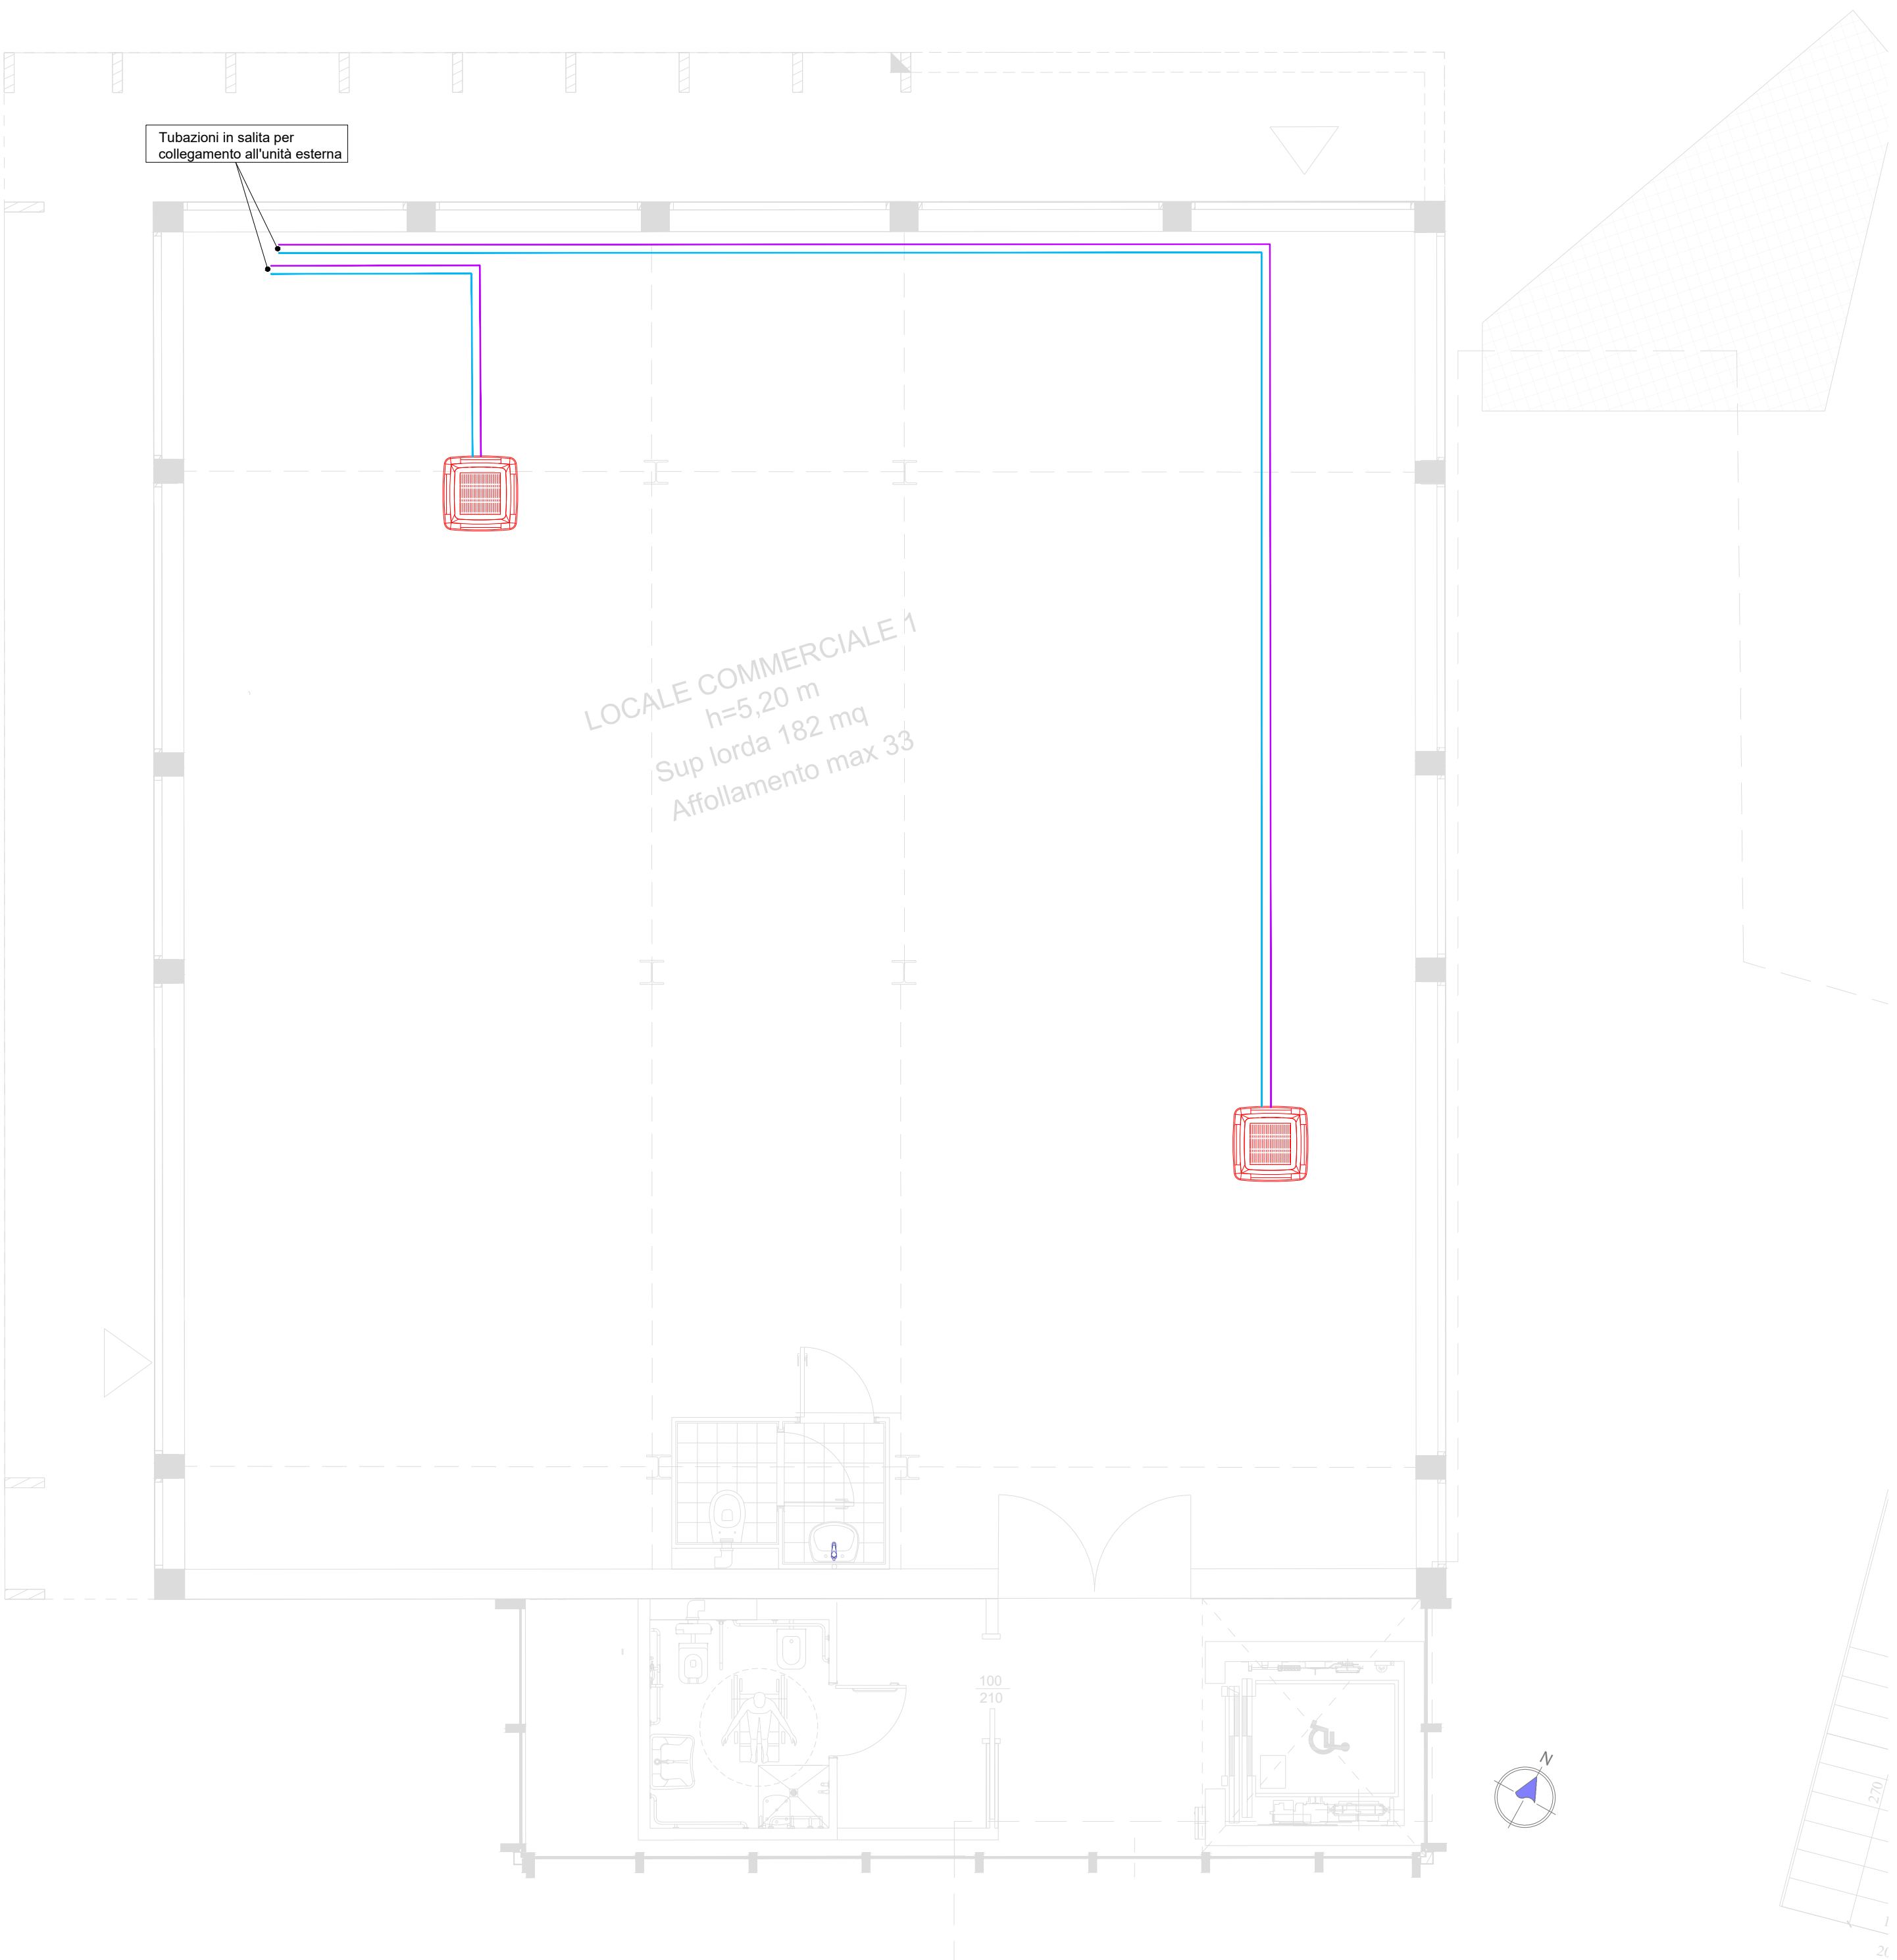

Pianta Piano SECONDO

Scala 1:50

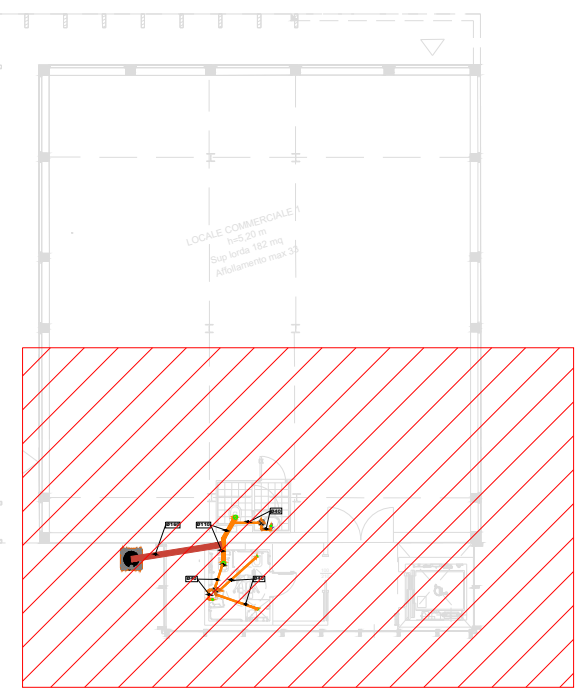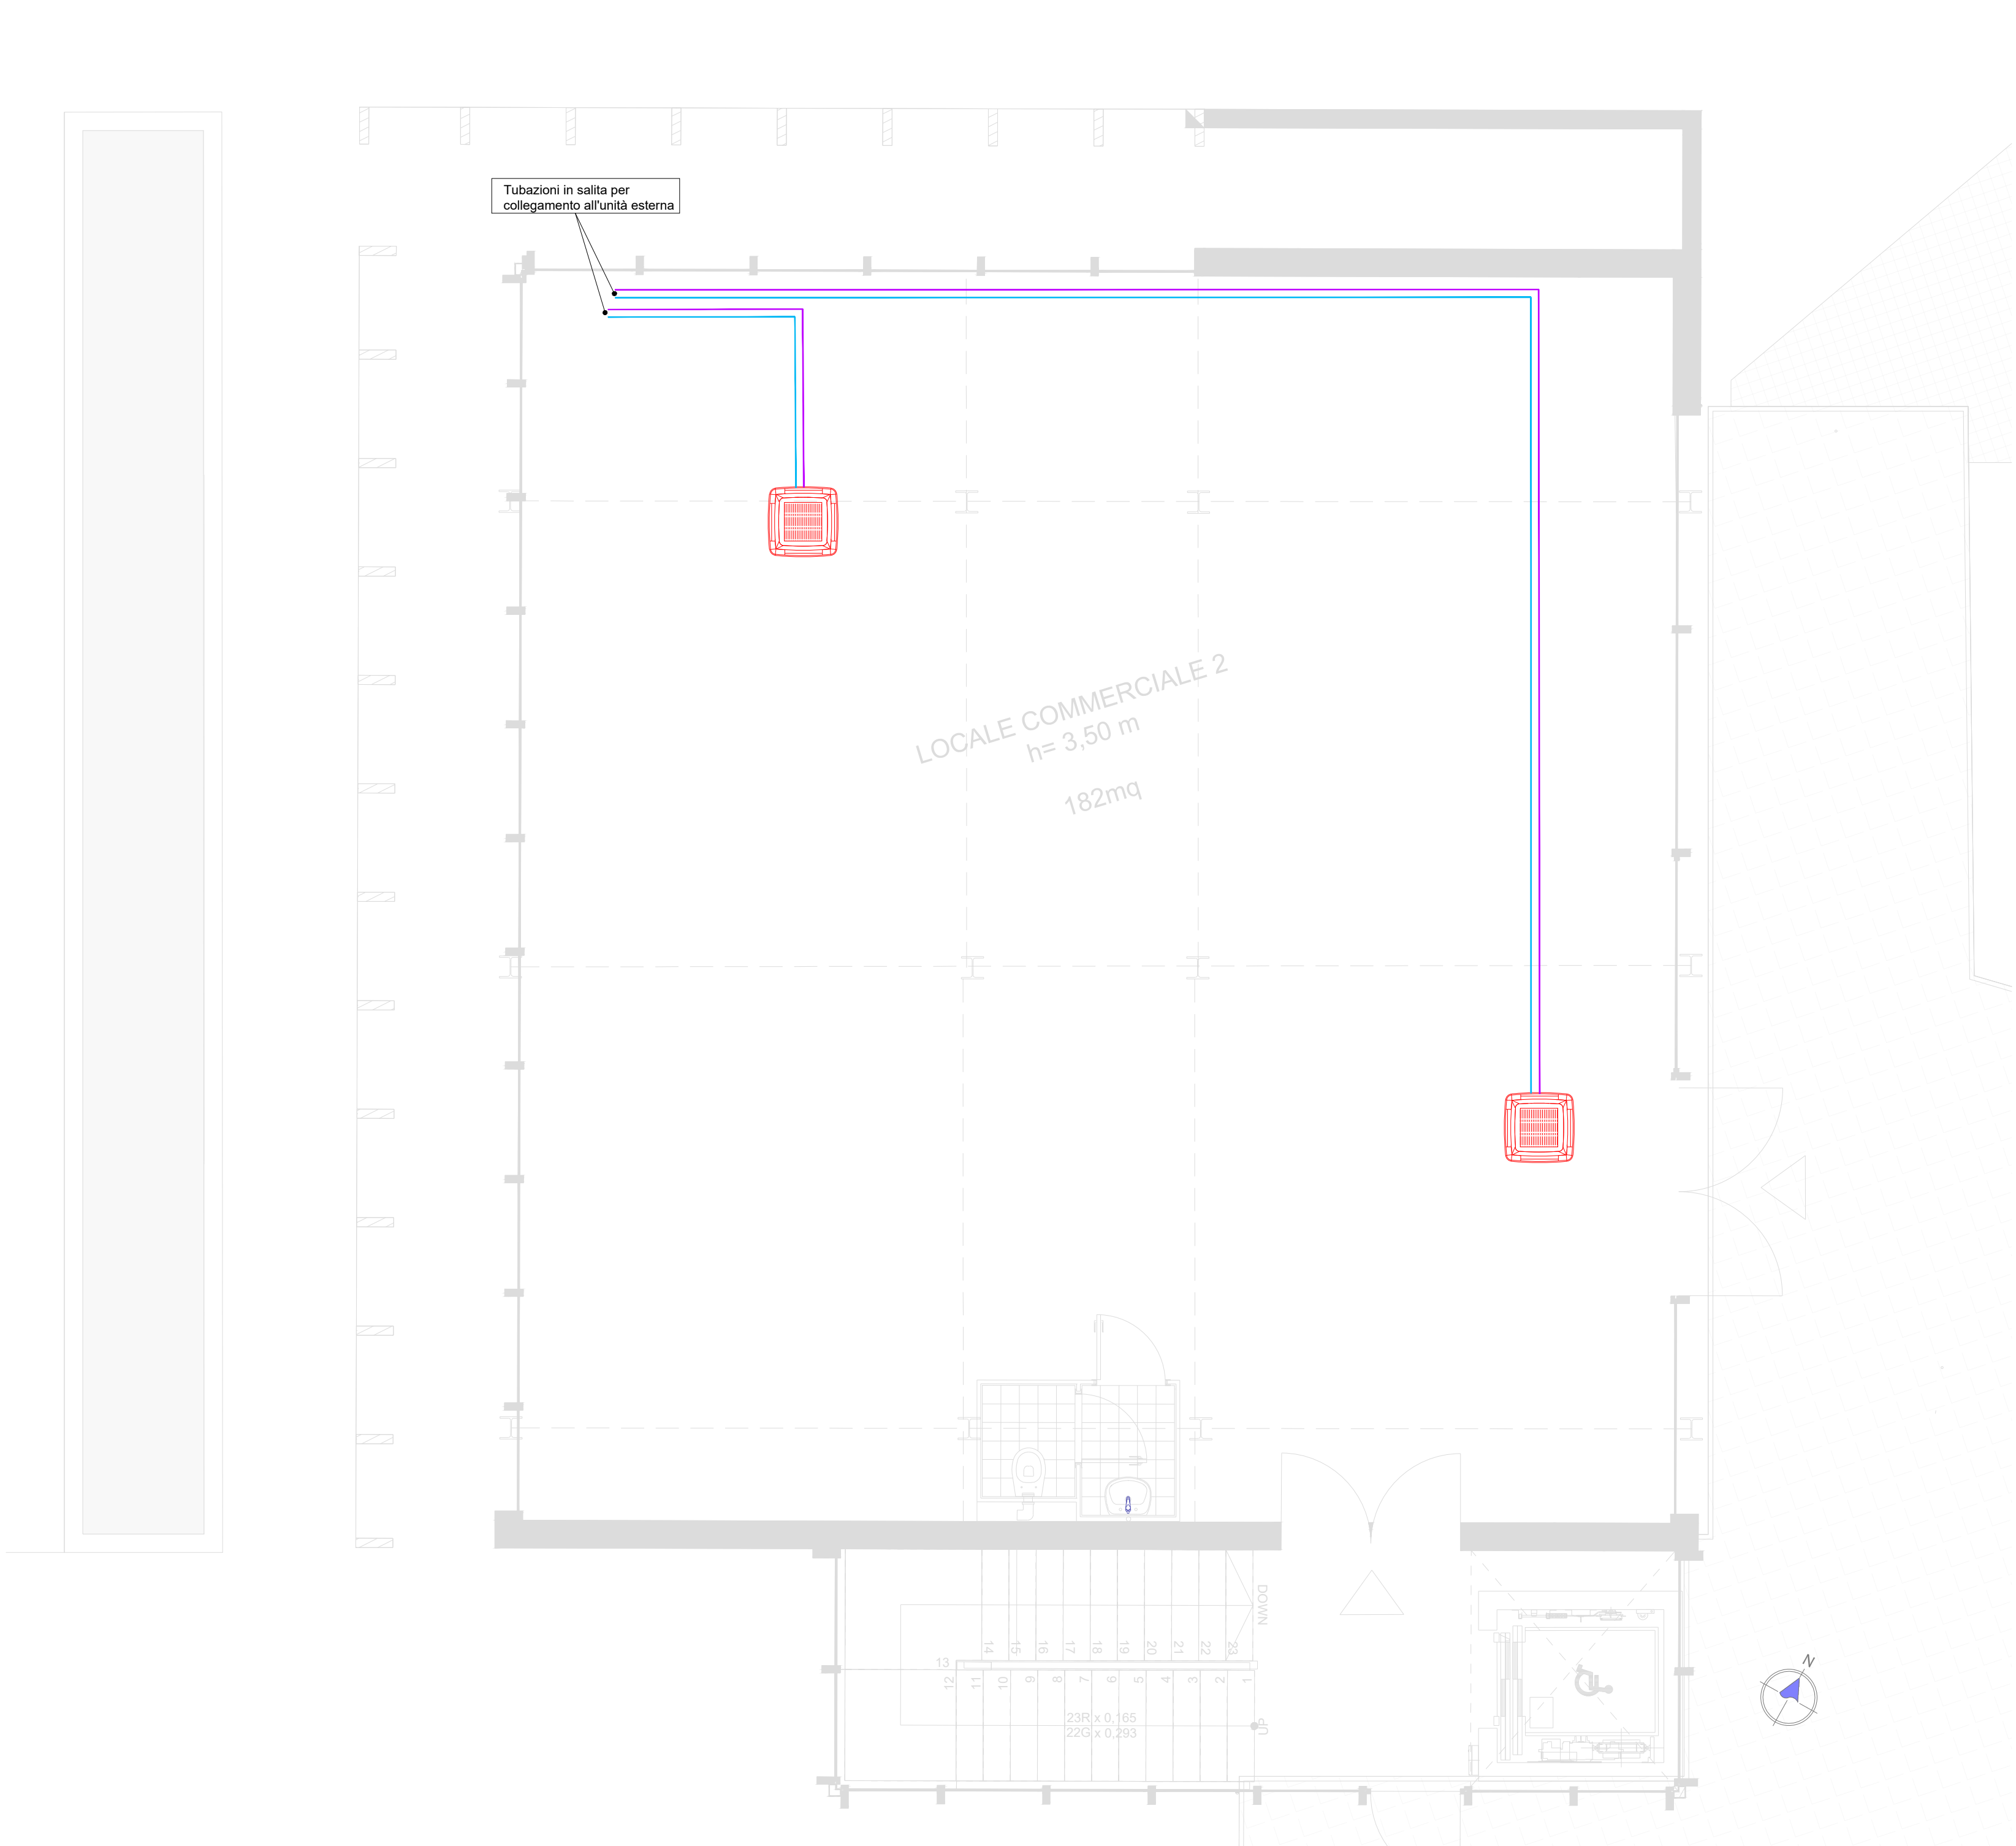

|                                                                                                                                                                                                                                                                                                                                                                                                      |                                                                                                                                                                                                                                                                                           |
|------------------------------------------------------------------------------------------------------------------------------------------------------------------------------------------------------------------------------------------------------------------------------------------------------------------------------------------------------------------------------------------------------|-------------------------------------------------------------------------------------------------------------------------------------------------------------------------------------------------------------------------------------------------------------------------------------------|
| <b>COMUNE DI MONTEROTONDO</b><br><br><b>PROVINCIA DI ROMA</b>                                                                                                                                                                                                                                                    |                                                                                                                                                                                                                                                                                           |
| CONCESSIONE DEL SERVIZIO DI GESTIONE DELLE AREE DI SOSTA A PAGAMENTO E REALIZZAZIONE DI VERDE ATTREZZATO, PIAZZA PUBBLICA E AUTORIMESSA IN PIAZZA DELLA LIBERTÀ MEDIANTE FINANZA DI PROGETTO, AI SENSI DELL'ART. 183 COMMA 15 DEL D.LGS 50/2016 E S.M.I.<br><br>CUP: I91B21001210005 - CIG: 927527463D                                                                                               |                                                                                                                                                                                                                                                                                           |
| Isse<br><b>PROGETTO DEFINITIVO</b><br>(VARIANTE OTT. 2025)                                                                                                                                                                                                                                                                                                                                           | visto<br>Il Responsabile del Servizio<br>Arch. Andrea Cucchiaroni                                                                                                                                                                                                                         |
| n. documento<br><b>IM.040.a</b>                                                                                                                                                                                                                                                                                                                                                                      |                                                                                                                                                                                                                                                                                           |
| titolo documento<br><b>IMPIANTO CLIMATIZZAZIONE<br/>LIVELLO EDIFICIO PIANO TERRA P1 E PIANO PRIMO P2</b>                                                                                                                                                                                                                                                                                             |                                                                                                                                                                                                                                                                                           |
| rev.<br>0                                                                                                                                                                                                                                                                                                                                                                                            | data<br>10.2025                                                                                                                                                                                                                                                                           |
| descrizione<br>prima emissione                                                                                                                                                                                                                                                                                                                                                                       | verif.<br>v                                                                                                                                                                                                                                                                               |
| approv.<br>v                                                                                                                                                                                                                                                                                                                                                                                         | scale<br>1:50                                                                                                                                                                                                                                                                             |
| formato                                                                                                                                                                                                                                                                                                                                                                                              |                                                                                                                                                                                                                                                                                           |
| IL SOGGETTO PROPONENTE<br>RTI<br>mandataria<br><br>A.J. Mobilità s.r.l.<br>S.S. Flaminia km 131,15<br>06049 Spoleto (PG)<br>mandante<br><br>D&D Costruzioni s.r.l.<br>Via Provinciale delle Brece, 40<br>80147 Napoli (NA) | PROGETTAZIONE<br>RTP<br>mandataria<br>C.S.I. srl<br>Via Vincenzo Lamberti, 29<br>81100 Caserta (CE)<br>mandanti<br>Silvestrini Ingegneria srl<br>Via Guglielmo Oberdan, 71<br>00015 Monterotondo (RM)<br>Arch. Carmine Tirone<br>Ing. Vincenzo Caterino<br>Dott. Geol. Giuseppe Falzarano |
| All reproductions right are reserved                                                                                                                                                                                                                                                                                                                                                                 |                                                                                                                                                                                                                                                                                           |