




PARTICOLARE UNITA' ESTERNE

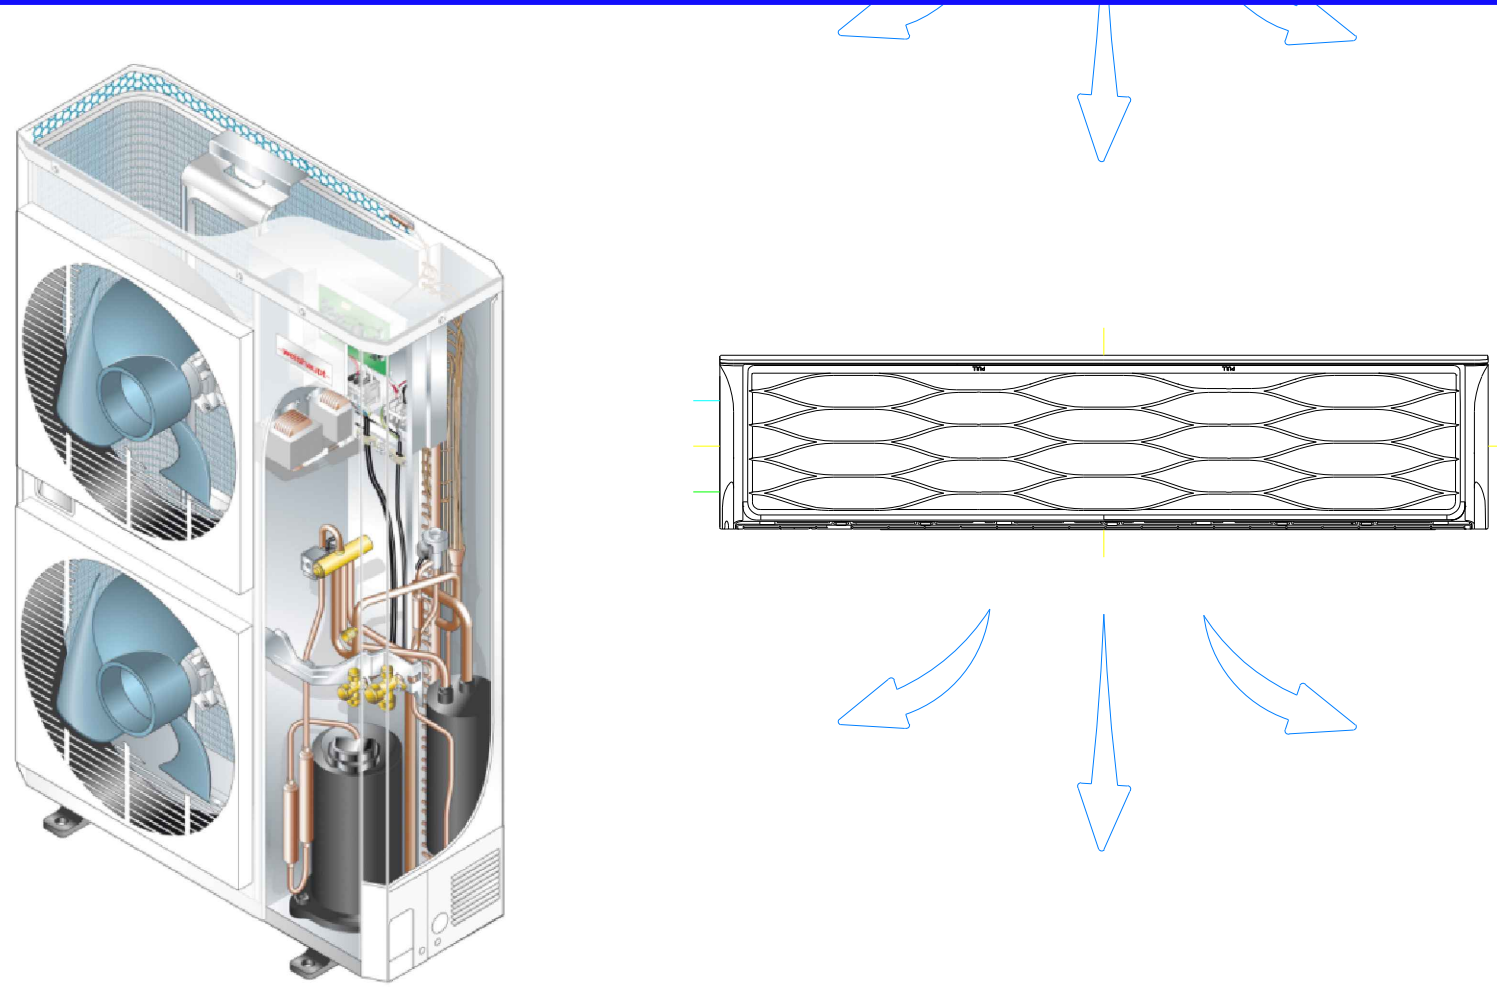

PARTICOLARI UNITA' INTERNE

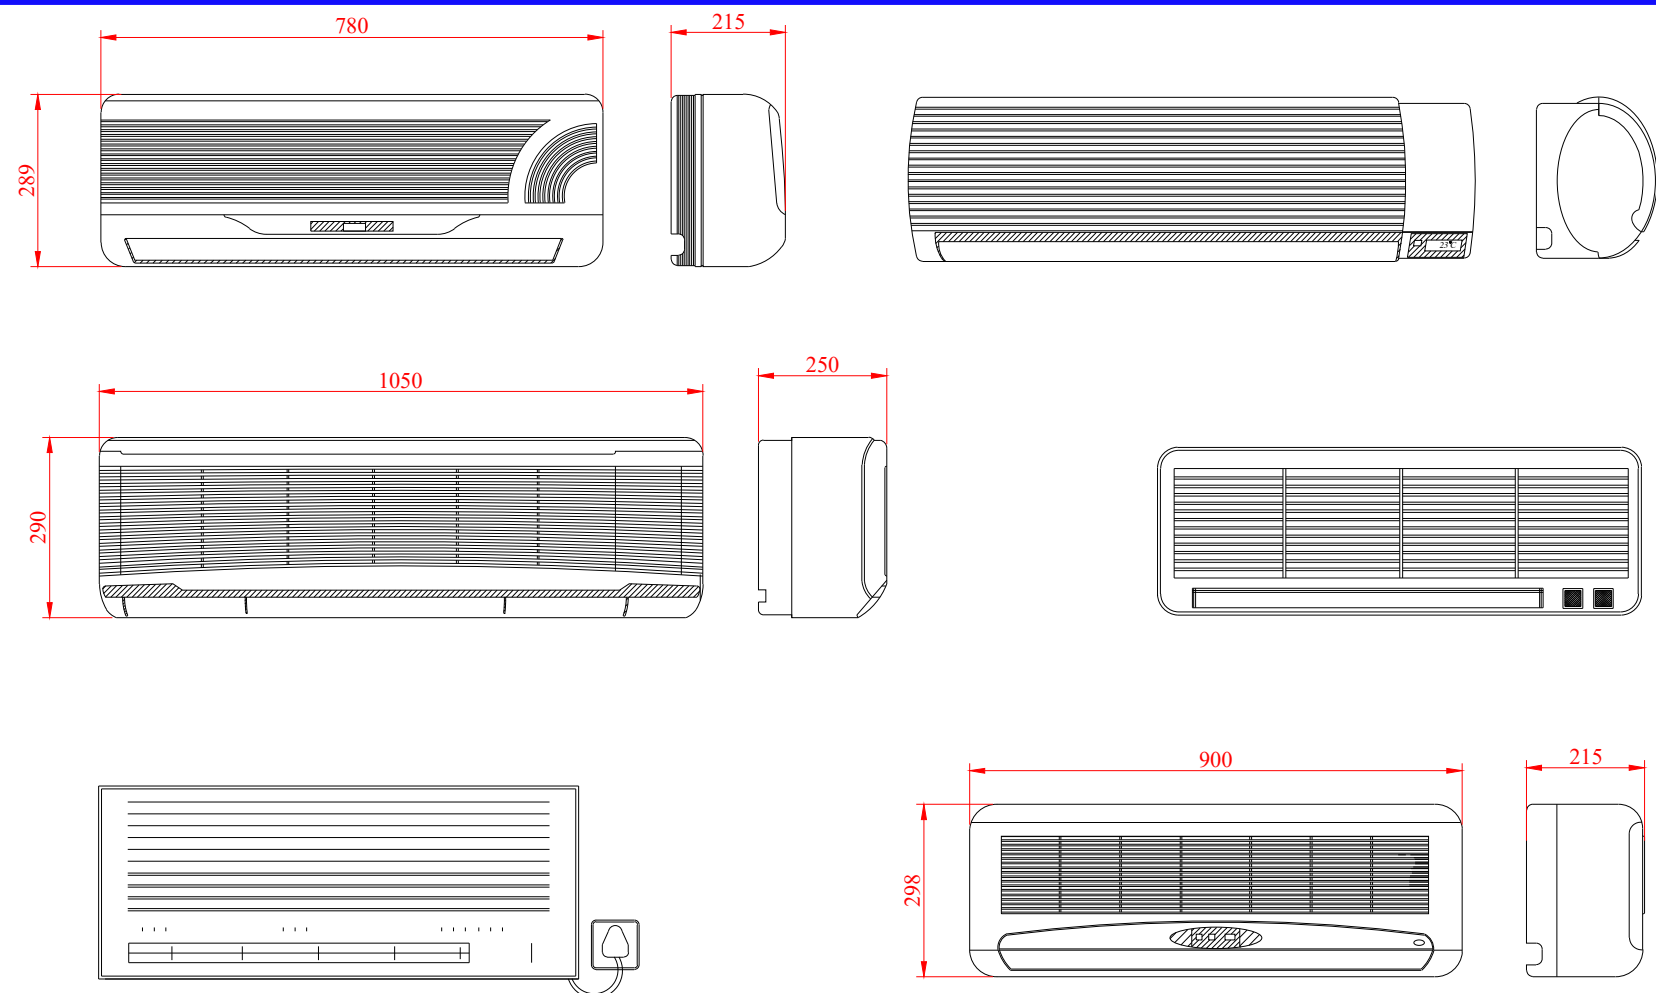

FANCOIL A CASSETTA

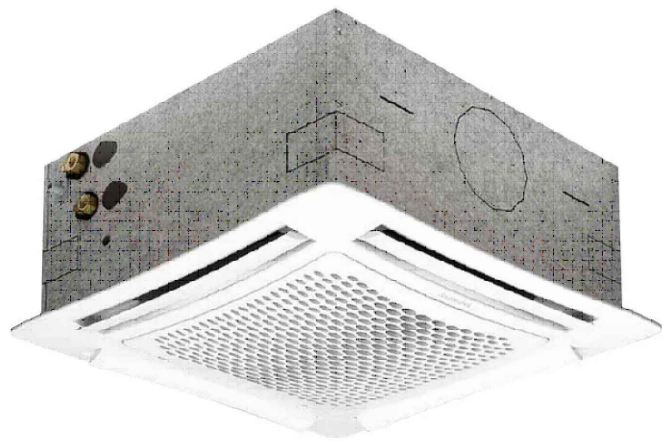

Fan Coil a cassetta 4 vie per riscaldamento/raffrescamento e rinnovo aria primaria.
Caratteristiche:
Potenza Termica:1,47 kW
Potenza frigorifera:1,46 kW
Potenza elettrica assorbita:13 W


LEGENDA

- Tubazione ritorno split
- Tubazione mandata Split
- Ventilconvettore a cassetta 18000Btu
- Monosplit unità interna 7000 Btu
- Monosplit unità interna 9000 Btu
- Unità esterna Multisplit 18000 Btu
- Unità esterna Multisplit 12000 Btu
- Unità esterna Multisplit 24000 Btu
- Unità esterna Multisplit 32000 Btu

KEYPLAN



Pianta Piano TERZO

Scala 1:50

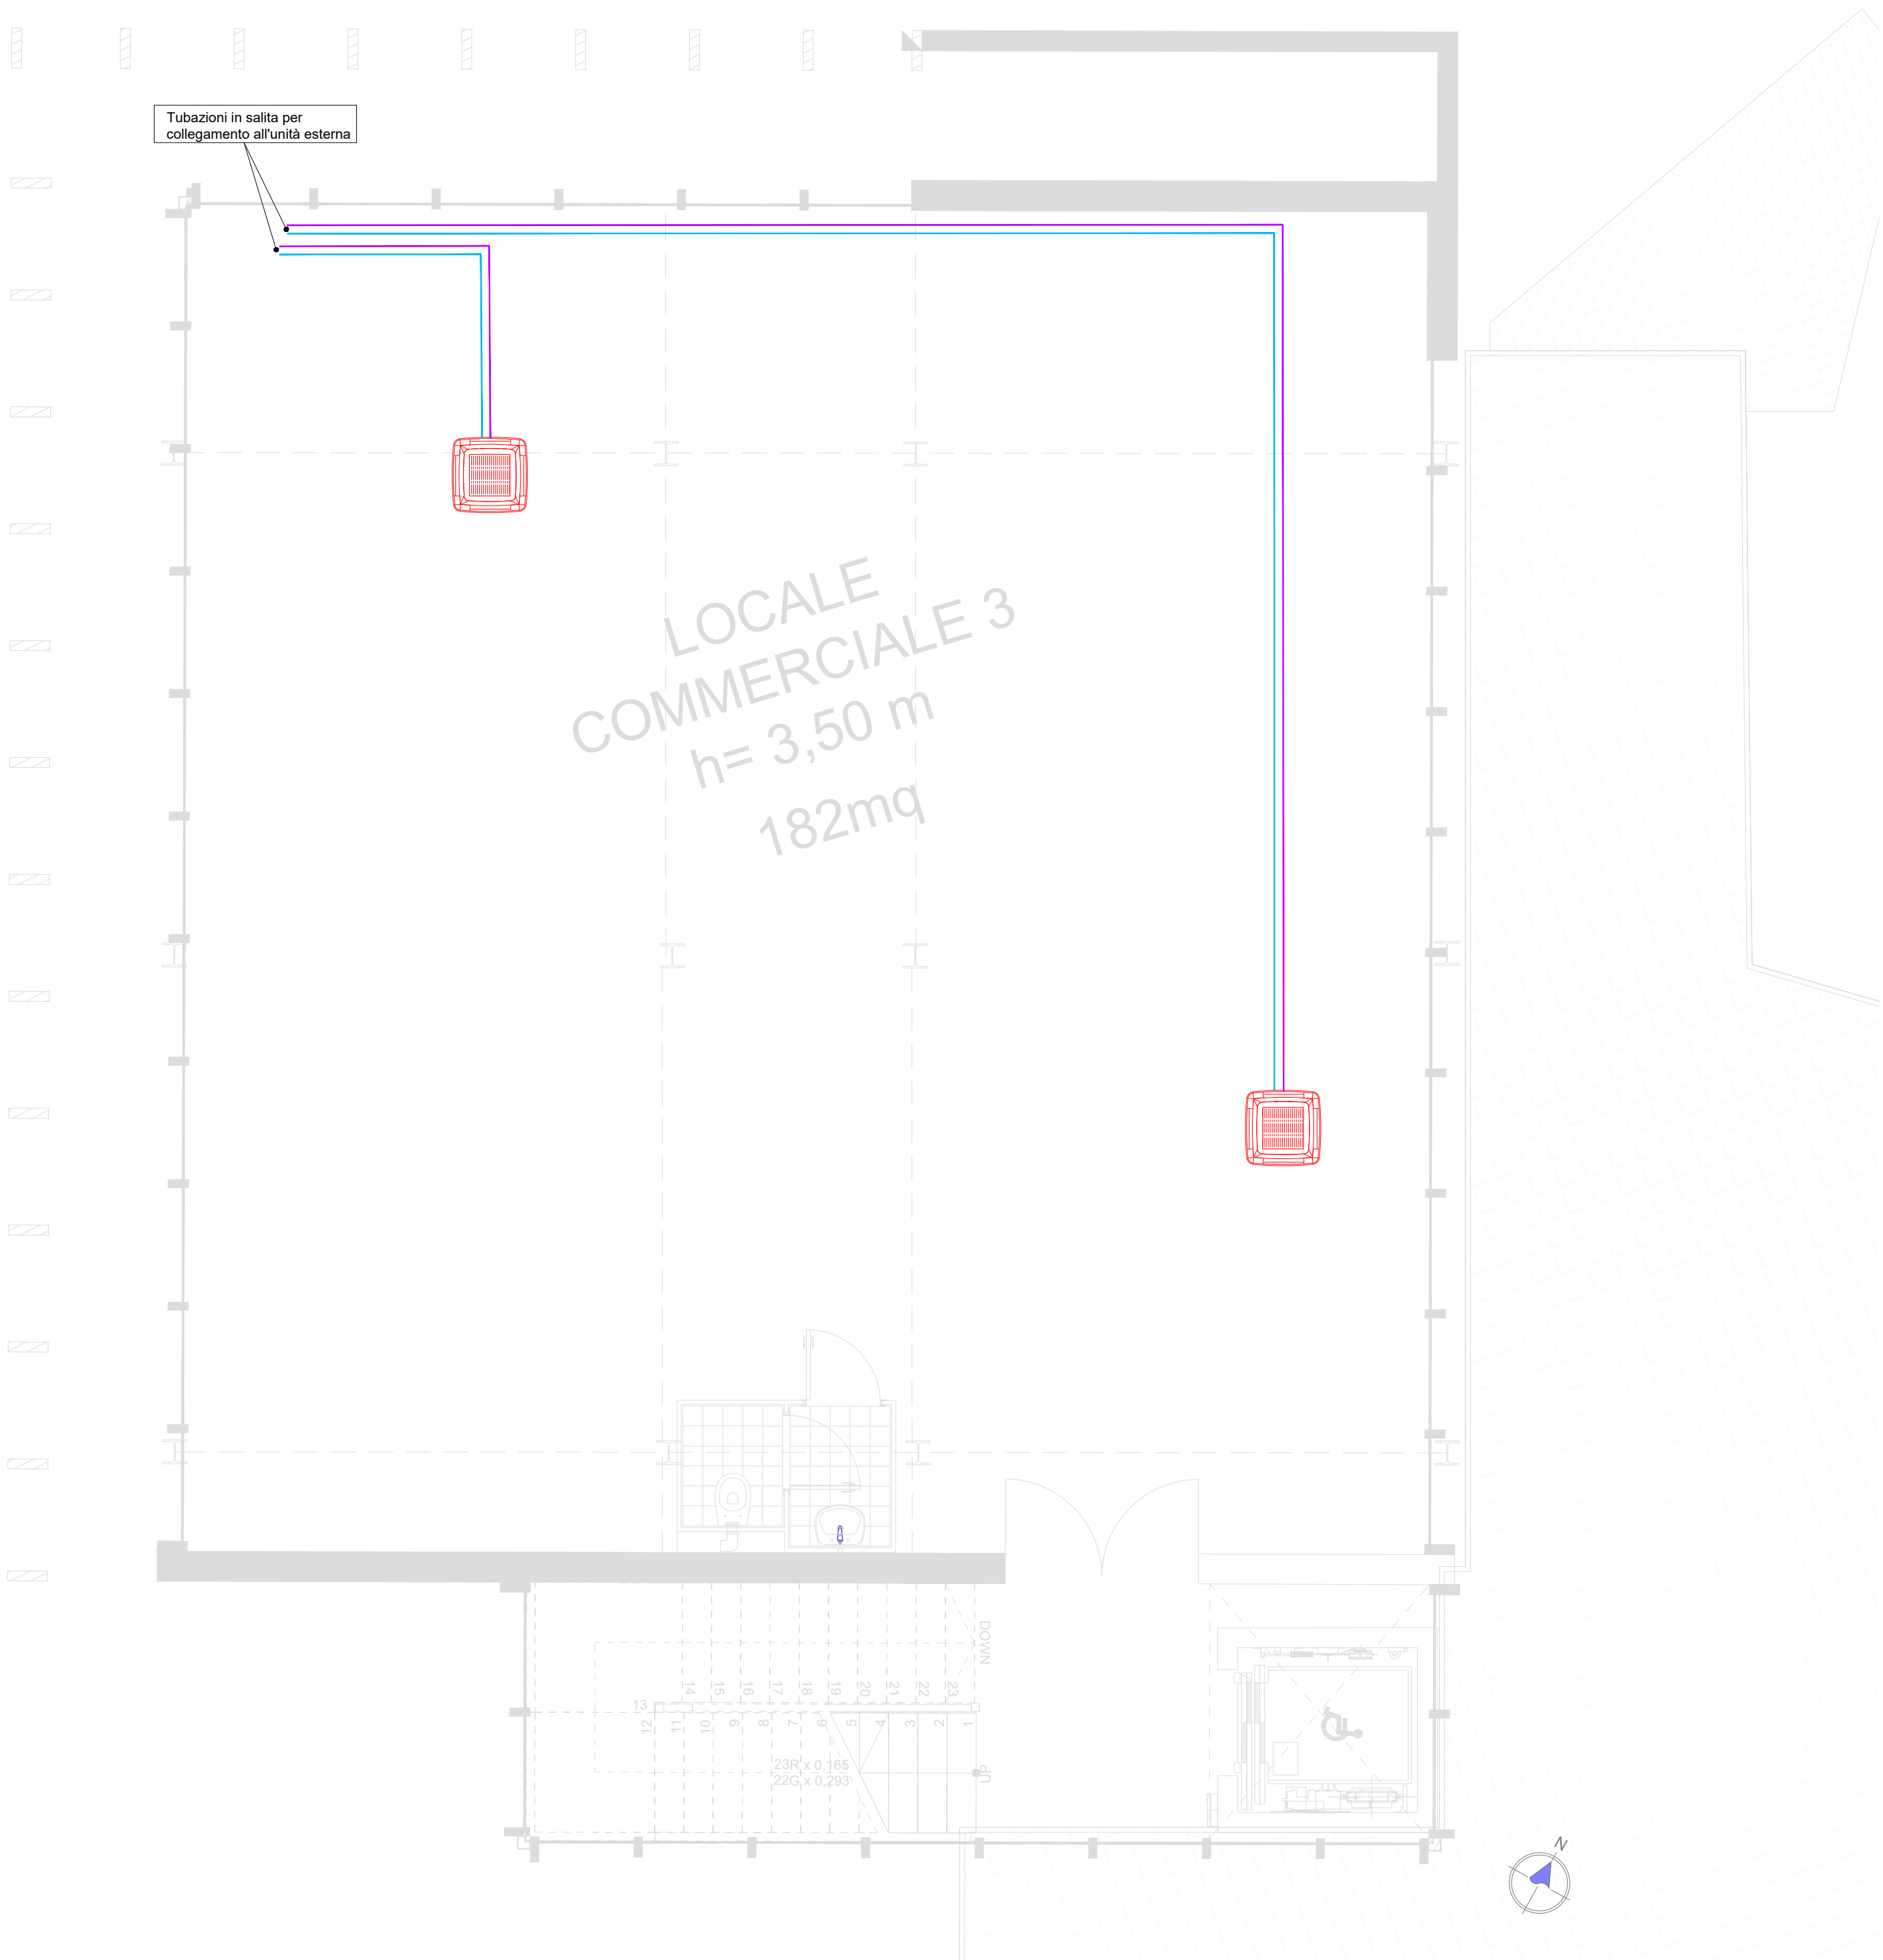

Pianta Piano QUARTO

Scala 1:50

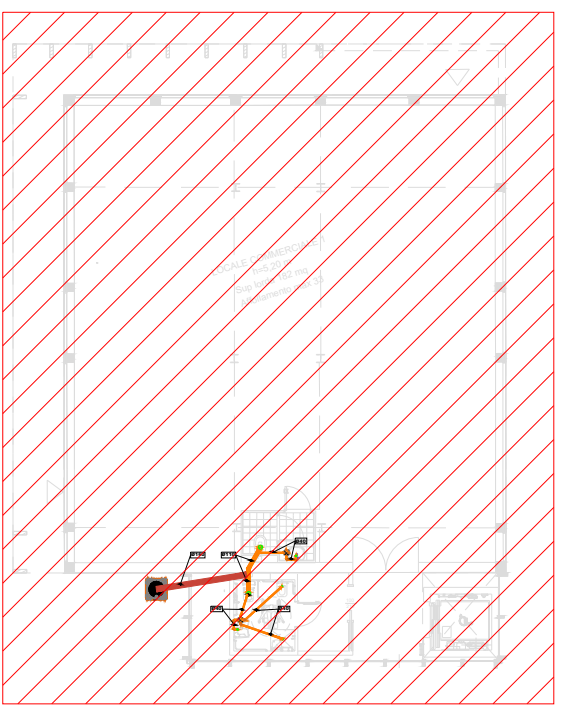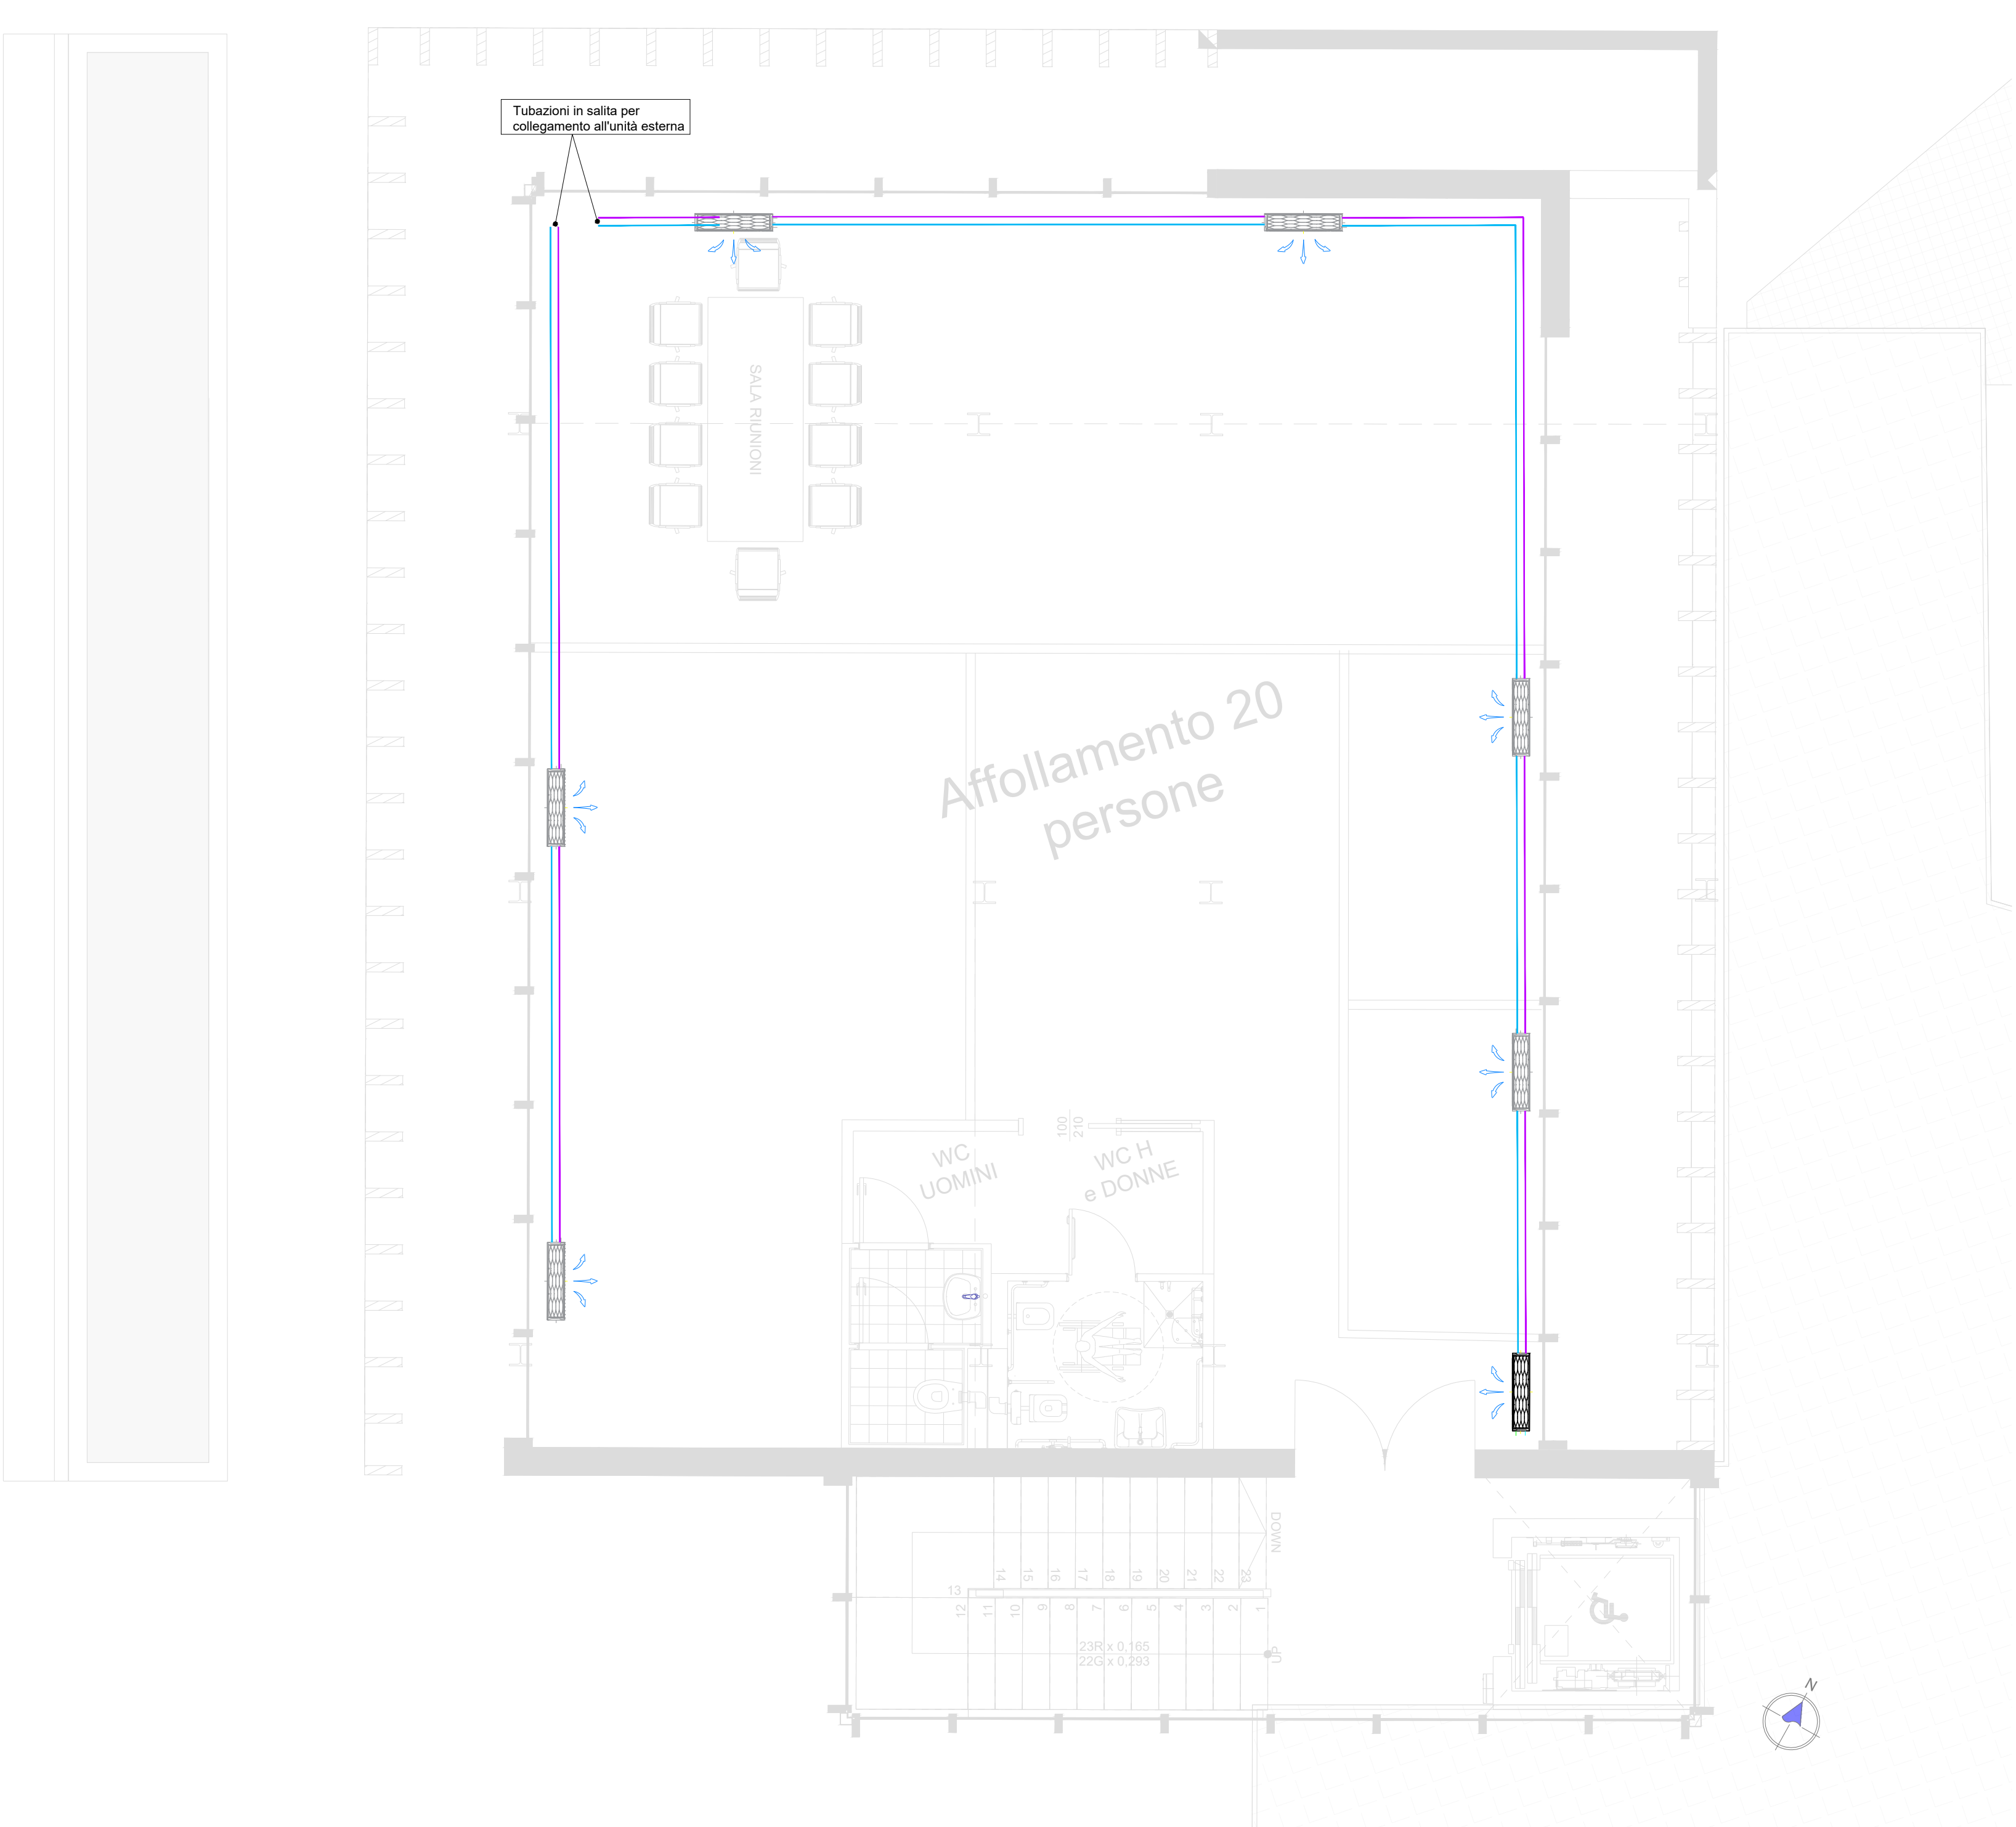

COMUNE DI MONTEROTONDO PROVINCIA DI ROMA			
CONCESSIONE DEL SERVIZIO DI GESTIONE DELLE AREE DI SOSTA A PAGAMENTO E REALIZZAZIONE DI VERDE ATTREZZATO, PIAZZA PUBBLICA E AUTORIMESSA IN PIAZZA DELLA LIBERTÀ MEDIANTE FINANZA DI PROGETTO, AI SENSI DELL'ART. 183 COMMA 15 DEL D.LGS 50/2016 E S.M.I. CUP: I91B21001210005 - CIG: 927527463D			
Isse PROGETTO DEFINITIVO (VARIANTE OTT. 2025)		visto Il Responsabile del Servizio Arch. Andrea Cucchiaroni	
n. documento IM.040.b			
titolo documento IMPIANTO CLIMATIZZAZIONE LIVELLO EDIFICIO PIANO SECONDO P3 E PIANO TERZO P4			
rev.	data	descrizione	verif. approv. scala
0	10.2025	prima emissione	v v 1:50
			formato
RTI mandataria A.J. Mobilità s.r.l. S.S. Flaminia km 131,15 06049 Spoleto (PG)		RTP mandataria C.S.I. srl Via Vincenzo Lamberti, 29 81100 Caserta (CE) mandatari Silvestrini Ingegneria srl Via Guglielmo Oberdan, 71 00015 Monterotondo (RM) Arch. Carmine Tirone Ing. Vincenzo Caterino Dott. Geol. Giuseppe Falzarano	
mandante D&D Costruzioni s.r.l. Via Provinciale delle Breccie, 40 80147 Napoli (NA)		PROGETTAZIONE 	
All reproductions right are reserved			