



PARTICOLARE UNITA' ESTERNE

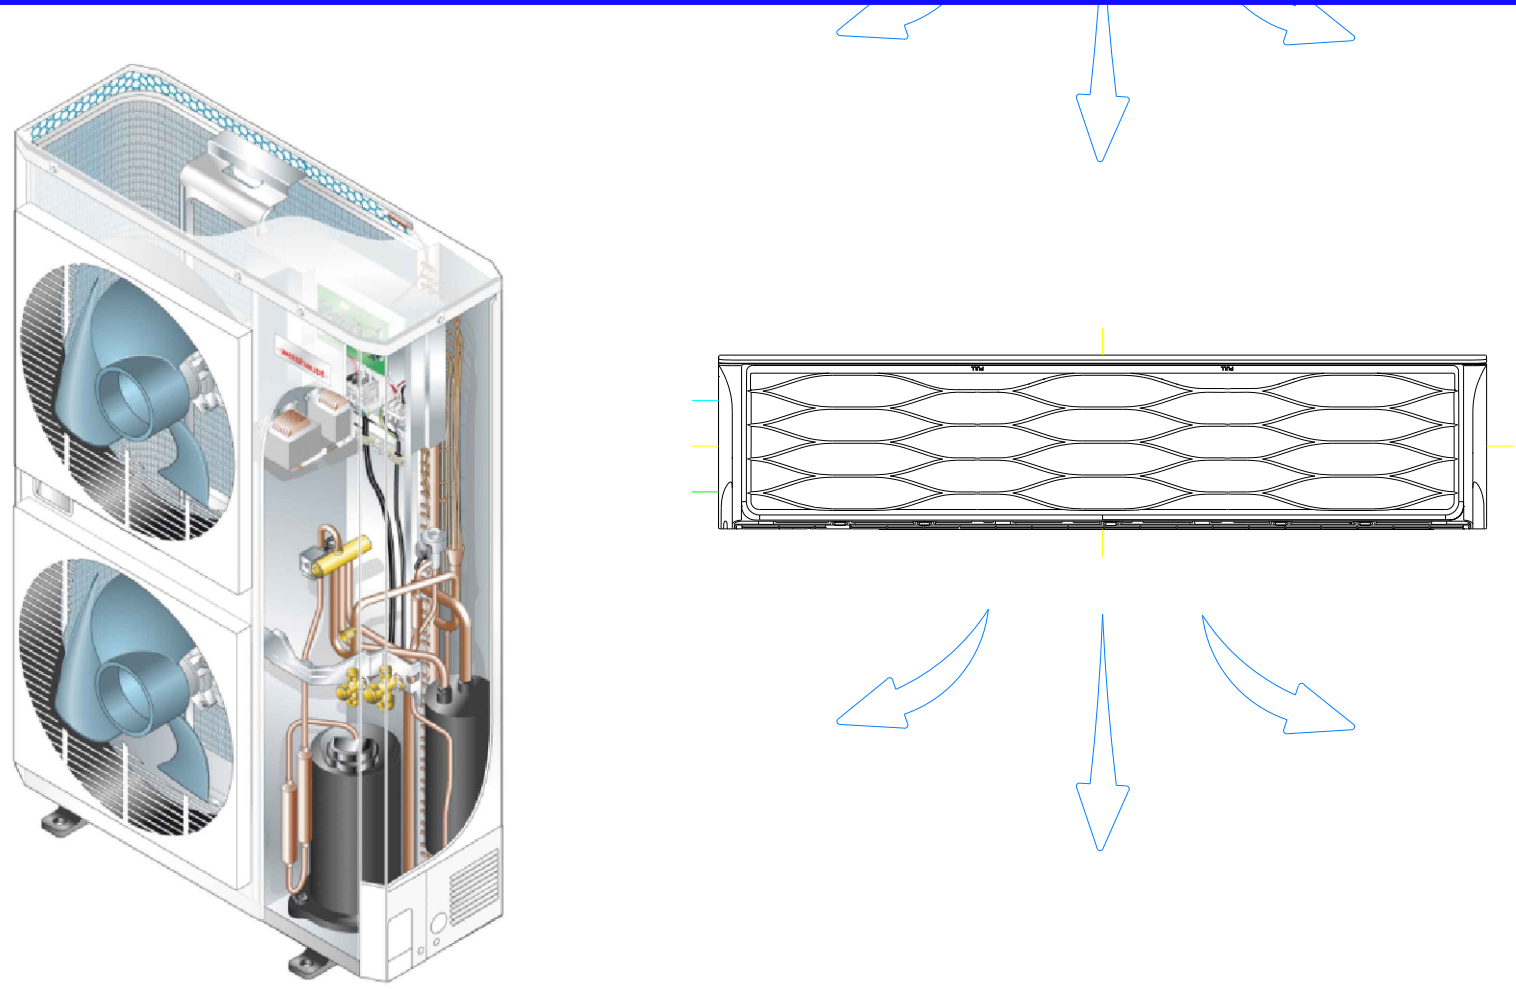

PARTICOLARI UNITA' INTERNE

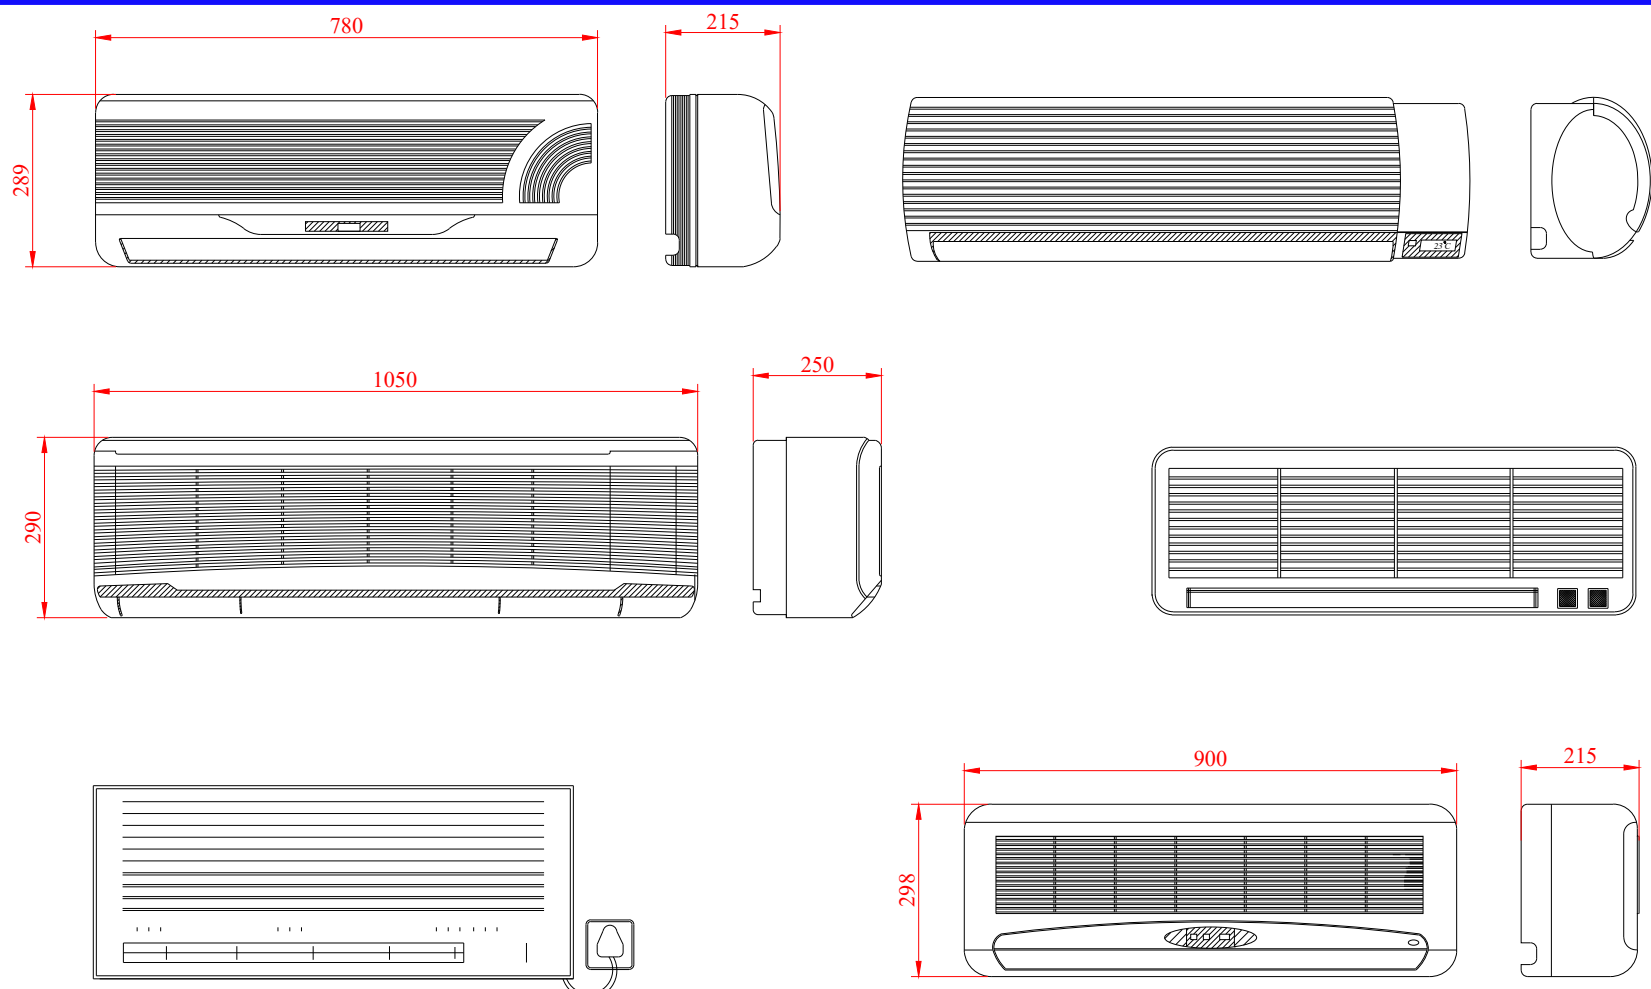



LEGENDA

- Tubazione ritorno split
- Tubazione mandata Split
- Ventilconvettore a cassetta 18000Btu
- Monosplit unità interna 7000 Btu
- Monosplit unità interna 9000 Btu
- Unità esterna Multisplit 18000 Btu
- Unità esterna Multisplit 12000 Btu
- Unità esterna Multisplit 24000 Btu
- Unità esterna Multisplit 32000 Btu

KEYPLAN

Pianta Piano COPERTURA

Scala 1:50

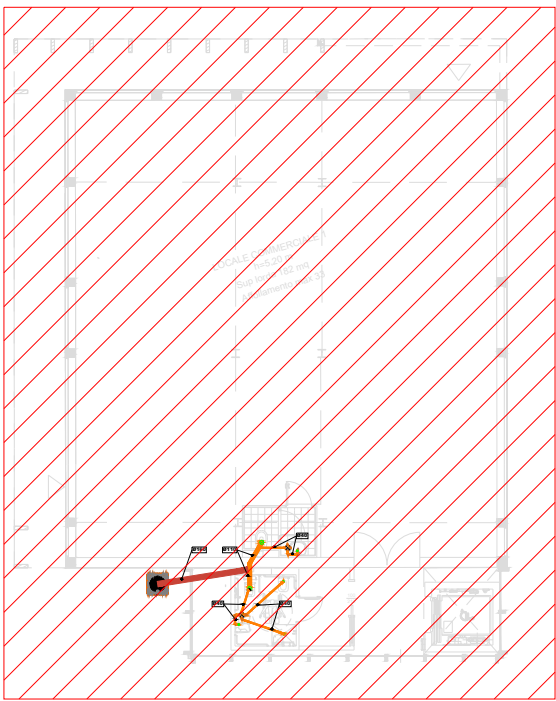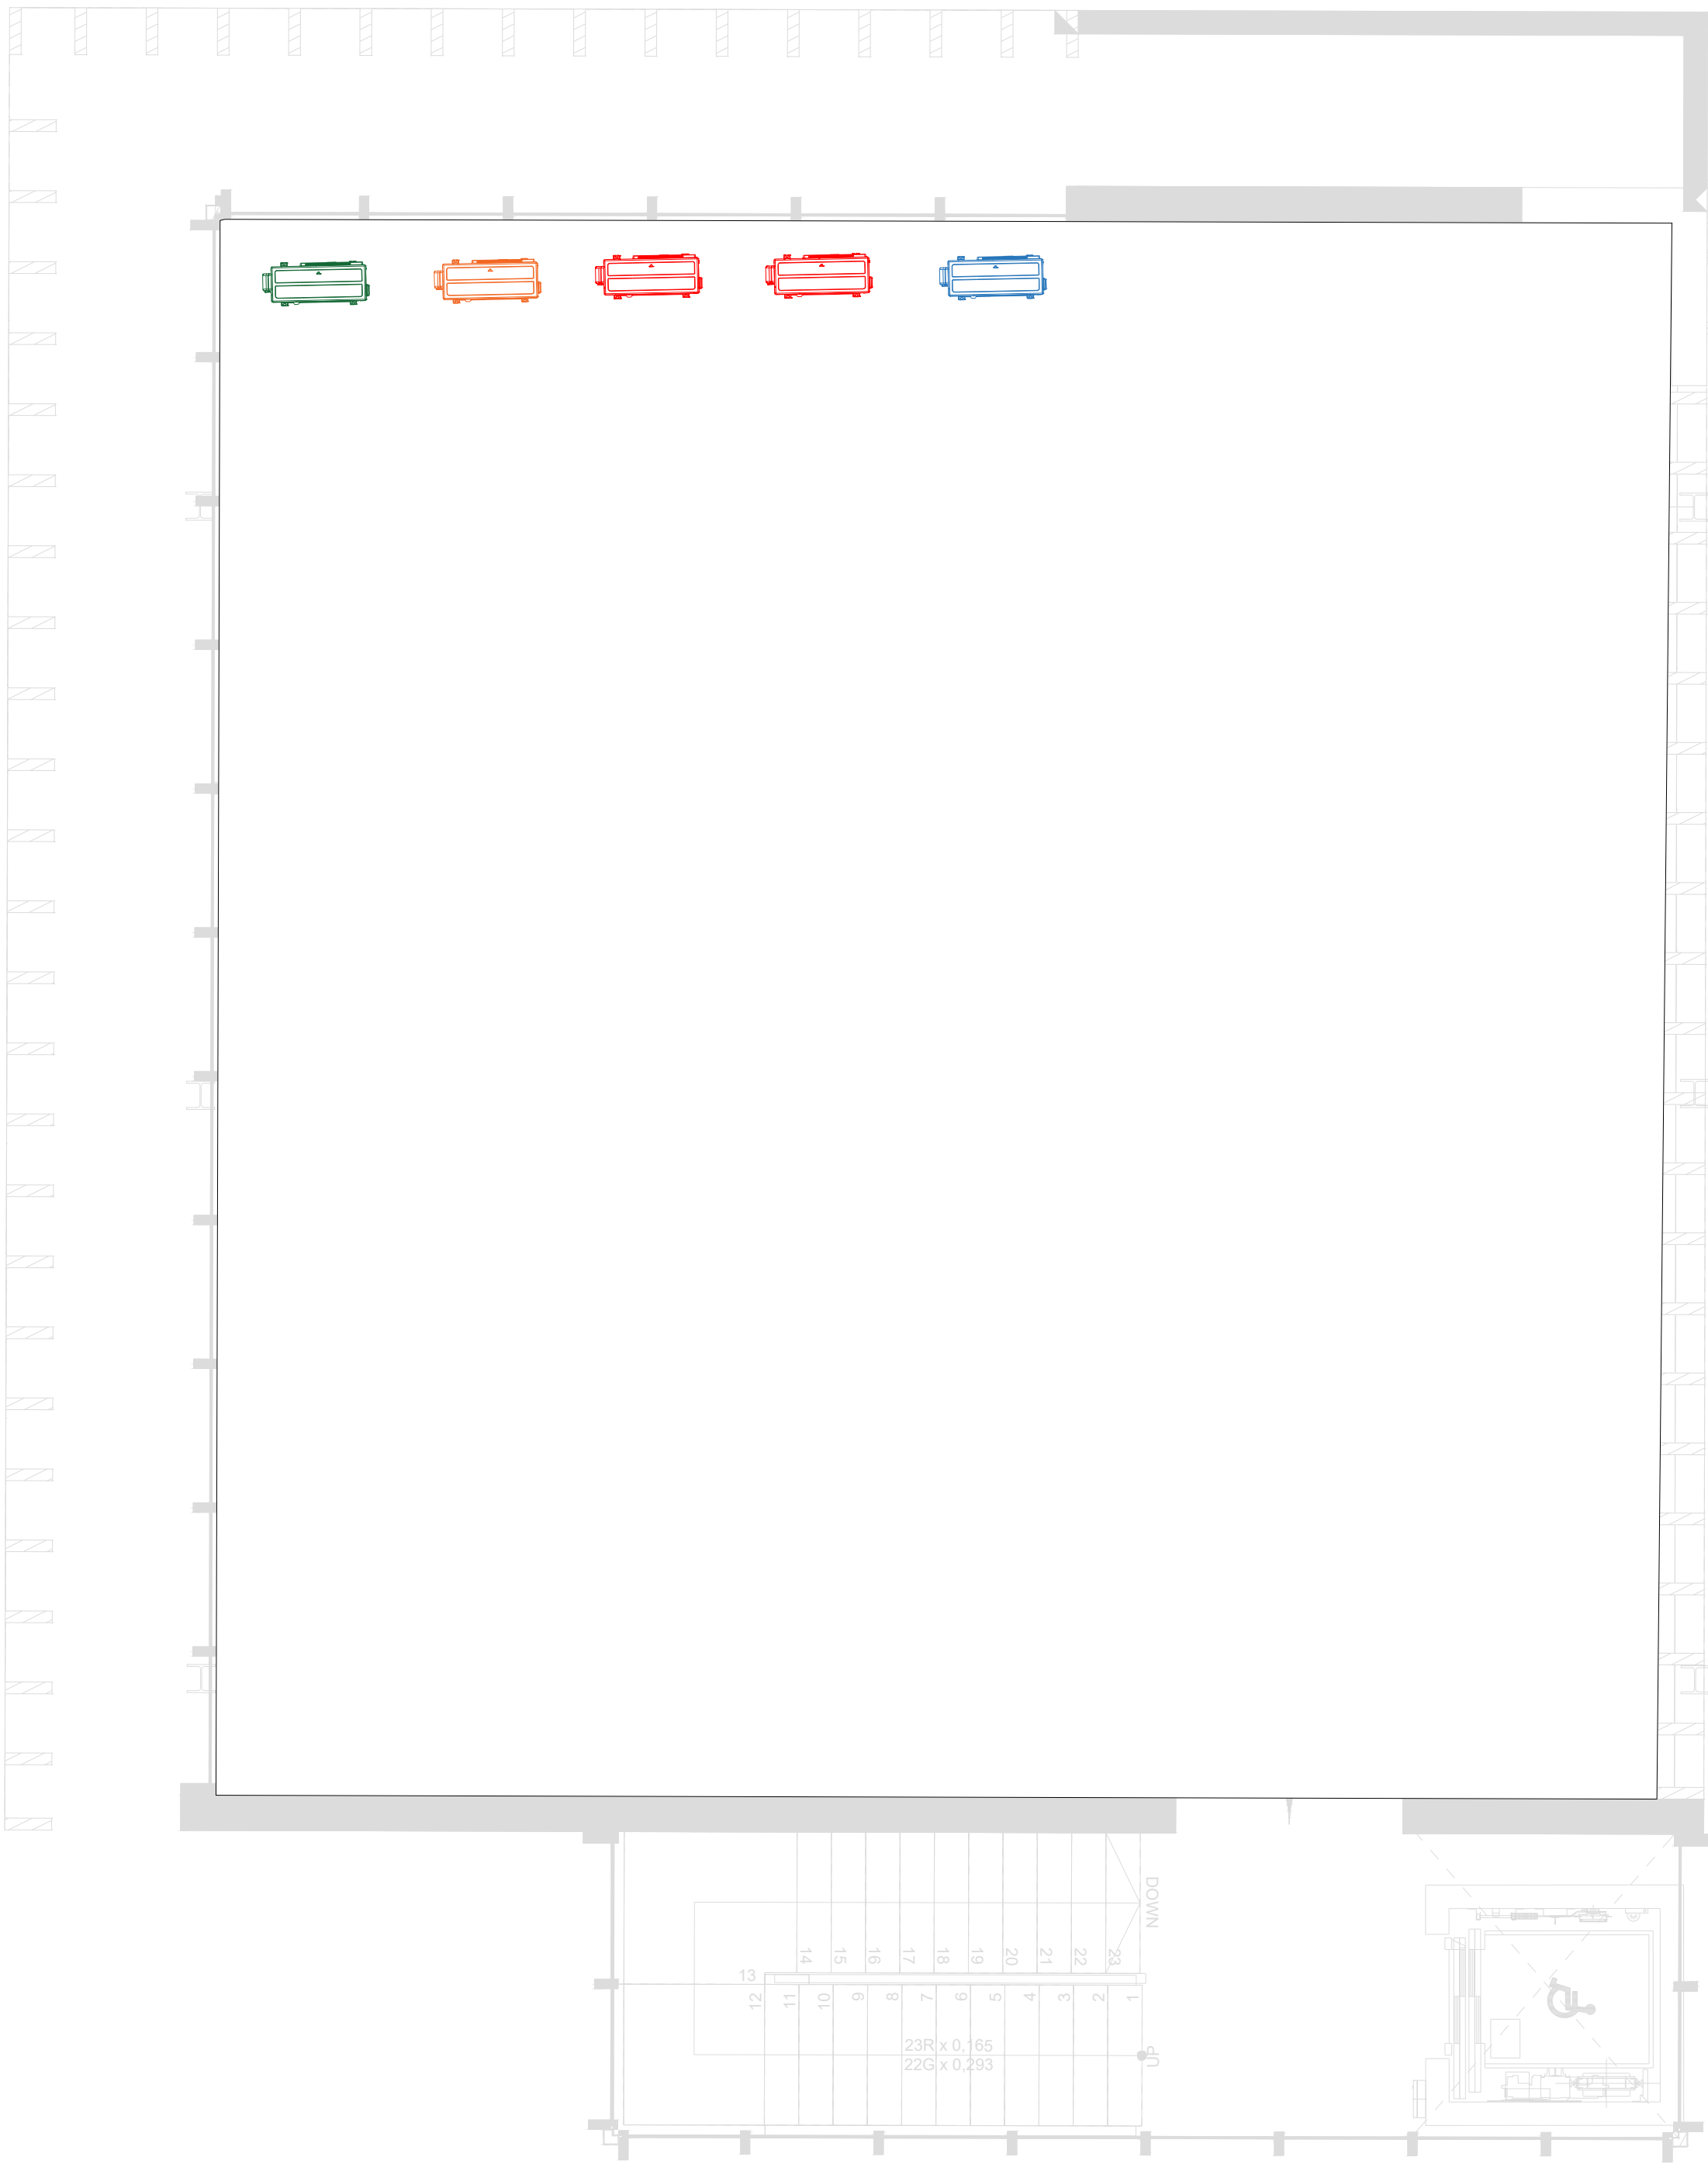

COMUNE DI MONTEROTONDO



PROVINCIA DI ROMA

CONCESSIONE DEL SERVIZIO DI GESTIONE DELLE AREE DI SOSTA A PAGAMENTO E REALIZZAZIONE DI VERDE ATTREZZATO, PIAZZA PUBBLICA E AUTORIMESSA IN PIAZZA DELLA LIBERTÀ MEDIANTE FINANZA DI PROGETTO, AI SENSI DELL'ART. 183 COMMA 15 DEL D.LGS 50/2016 E S.M.I.

CUP: I91B21001210005 - CIG: 927527463D

fase		PROGETTO DEFINITIVO (VARIANTE OTT. 2025)		visto Il Responsabile del Servizio Arch. Andrea Cucchiaroni	
n. documento		IM.040.c			
titolo documento		IMPIANTO CLIMATIZZAZIONE LIVELLO EDIFICIO PIANO COPERTURA			
rev.	data	descrizione	verif.	approv.	scala
0	10.2025	prima emissione	v	v	1:50
					formato
RTI mandataria		RTP mandataria			
IL SOGGETTO PROPONENTE		PROGETTAZIONE			
mandante		mandanti			
A.J. Mobilità s.r.l. S.S. Flaminia km 131,15 06049 Spoleto (PG)		C.S.I. srl Via Vincenzo Lamberti, 29 81100 Caserta (CE)			
D&D Costruzioni s.r.l. Via Provinciale delle Brezze, 40 80147 Napoli (NA)		Silvestrini Ingegneria srl Via Guglielmo Oberdan, 71 00015 Monterotondo (RM)			
		Arch. Carmine Tirone			
		Ing. Vincenzo Caterino			
		Dott. Geol. Giuseppe Falzarano			